



PŮDORYS

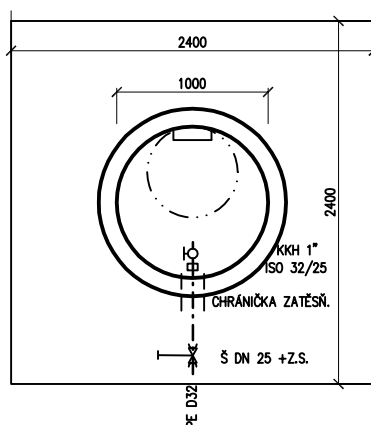

ŘEZ

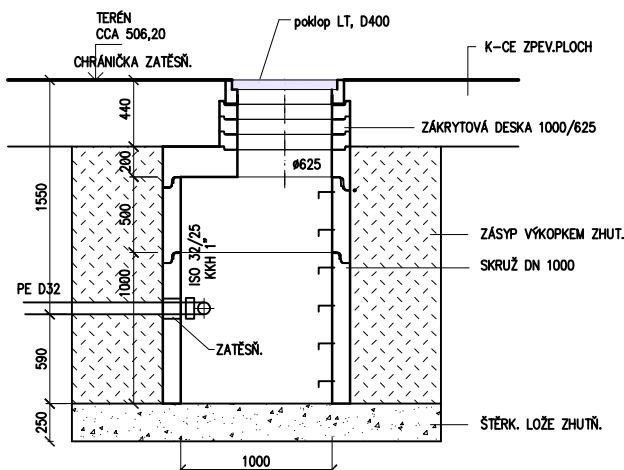

Zodpovědný projektant : ING. JAROSLAV KOVÁŘ		<div><div><div>ing. JAROSLAV KOVÁŘ</div><div>IČO 461 83 191 projektová činnost</div><div>Lipová 781, 675 31 Jemnice tel. 384 421 077, 721871958 mail: 3j.projekt@seznam.cz</div></div><div></div></div>	
Investor : MĚSTO DAČICE KRAJÍŘOVA 27, 380 01, DAČICE			
Akce : VÝSTAVBA HASIČSKÉ ZBROJNICE PRO SDH DAČICE NA POZEMKU 2431/8 V KÚ. DAČICE Objekt : IO 02 VENKOVNÍ VODOVOD Obsah : VODOVOD - ARMATURNÍ ŠACHTA AŠ	Místo : DAČICE	Stupeň PD : DPS	
	Kraj : JIHOČESKÝ		
	Stav. úřad : DAČICE	Číslo výk.: D.2.2.8	
	Počet A4 : 2		
	Měřítko : 1:50		