


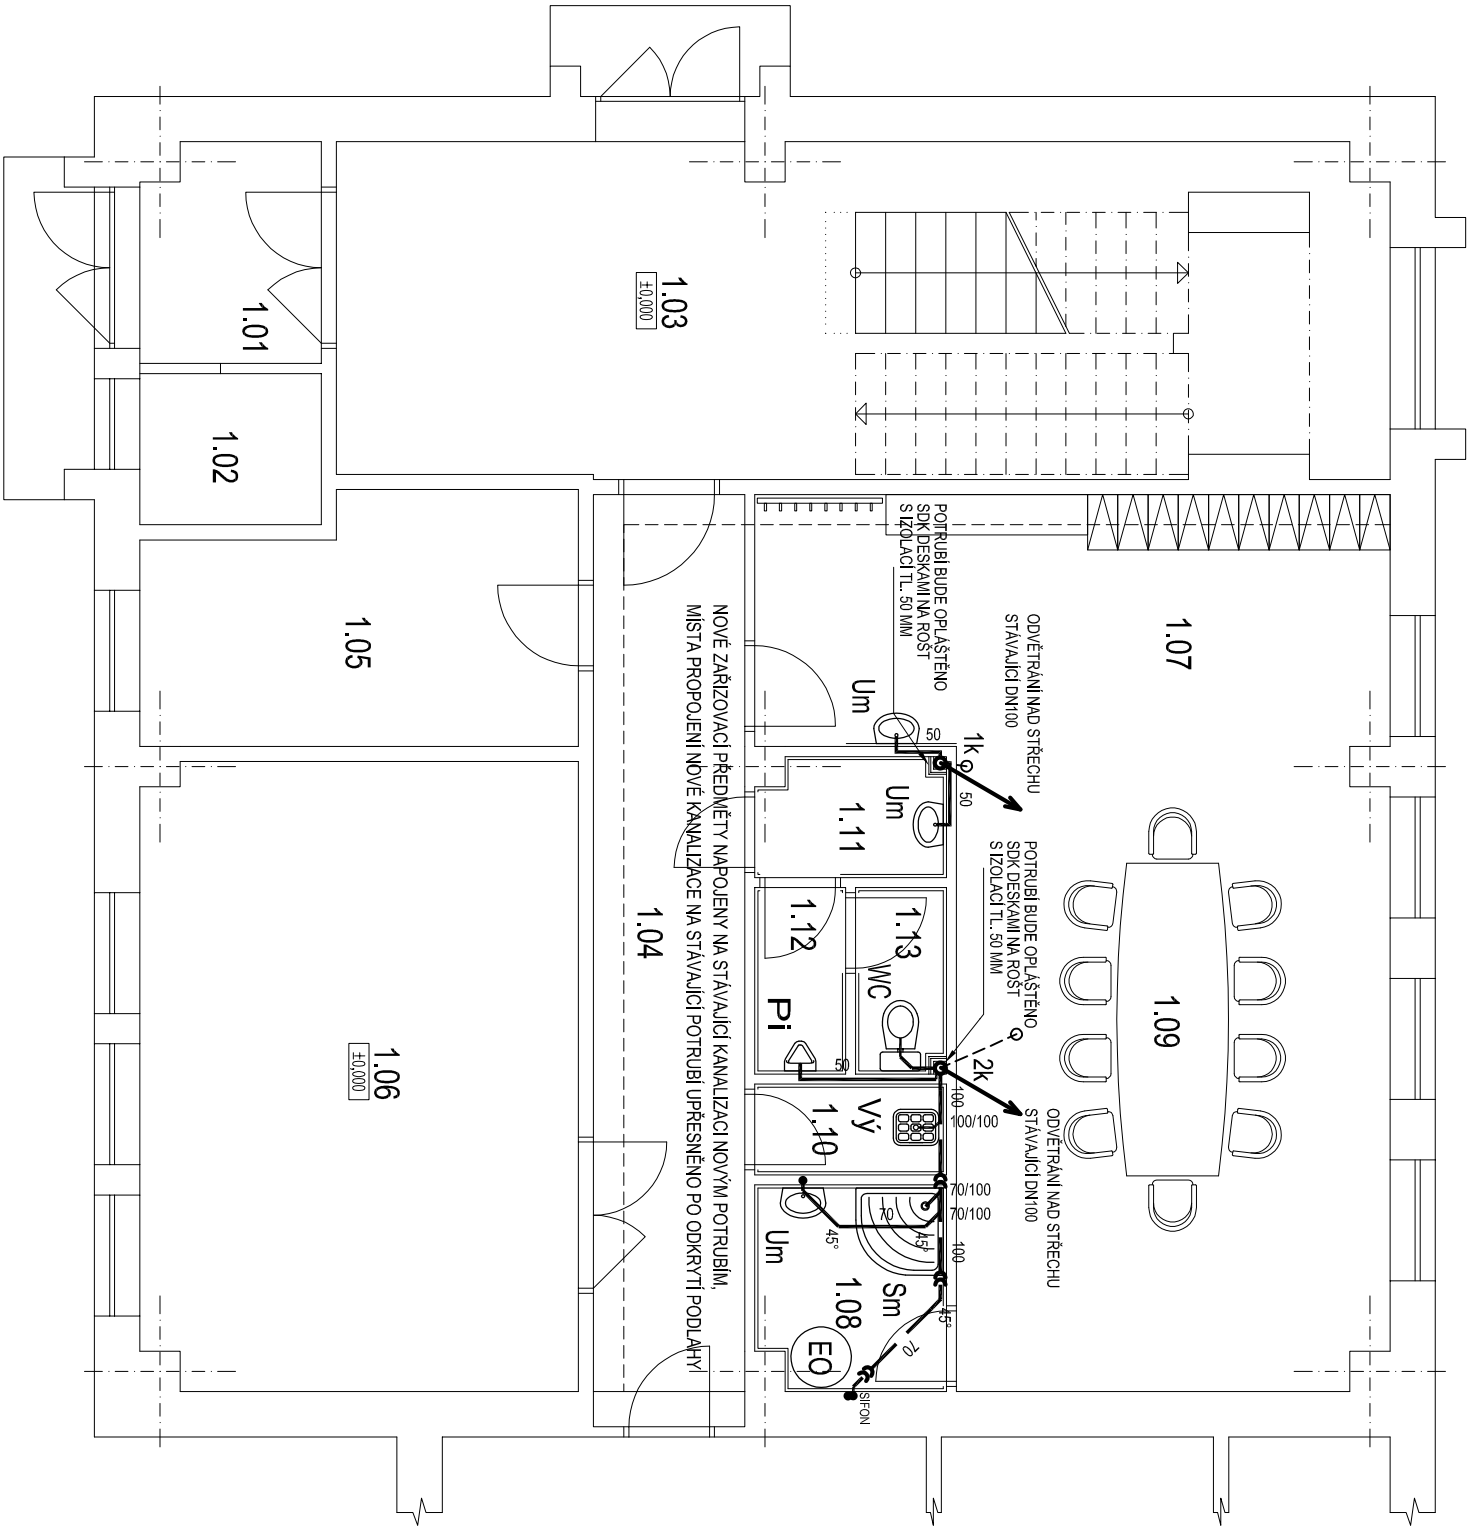

LEGENDA ZAŘÍZOVACÍCH PŘEDMĚTŮ

WC

KLOZET ZÁVĚSNÝ - (KOMPLET)
VČETNĚ ZÁVĚSNÉHO SYSTÉMU
NÁDRŽKY, SPLACH. OVL., SEDÁTKA,
PŘIPOJNÝCH A KOTVÍCÍCH PRVKŮ
(INTEGR. ROHOVÝ VENTIL)

Um

UMYVADLO - KOMPLET
VČETNĚ PŘIPOJNÝCH A KOTVÍCÍCH PRVKŮ
VČET. SIFONU
(+ 2 x ROH. VENTIL, BATERIE PÁKOVÁ, STOJ.)

Sm

SPRCH. VANÍČKA - KOMPLET
VČETNĚ PŘIPOJNÝCH A KOTVÍCÍCH PRVKŮ, SIFONU
VČETNĚ ZASTĚNÝ S POSUVN. DVERMI
(+ BATERIE SPRCH. NÁSTĚN. PÁKOVÁ, VČETNĚ
PŘIVOD. HADICE, SPRCH. RŮŽICE A DRŽÁKU RŮŽICE)

Pi

PŘIPOJENÍ PISOARU, AUTOMATICKÉ SPLACHOVÁNÍ
+ SIFON

 
Vý

VÝLEVKÁ (KOMPLET) VČETNĚ NÁDRŽKY
(+ 1 x ROH. VENTIL, BATERIE NÁSTĚN. PÁKOVÁ)

EO

EL. ZÁSOBNIKOVÝ OHŘÍVAČ 200 litrů, POJIŠTNÝ VENTIL NA SV

LEGENDA POTRUBÍ:



Vyraboval : JIŘÍ ČERNÝ		Zodpovědný projektant : JIŘÍ ČERNÝ	
Investor : MĚSTO DAČICE		Jiří Černý IČO 168 12 964 projektová činnost Dlouhá 428IV, 380 01 Dačice tel. 731 556 608 T Z B	
Akce : Stavební úpravy administrativní budovy objektu čp.21		Datum : 01/2015	
na par.č.2113/10, 2113/11 a 2113/12 k.ú. Dačice		Účel : DSP	
Část : 1.4.2 VNITŘNÍ VODOVOD A KANALIZACE		Zak. č.: 59014	
Obsah : KAN - PŮDORYS 1.NP		Počet A4 : 2	
		Měřítko : 1:75	
		02	