


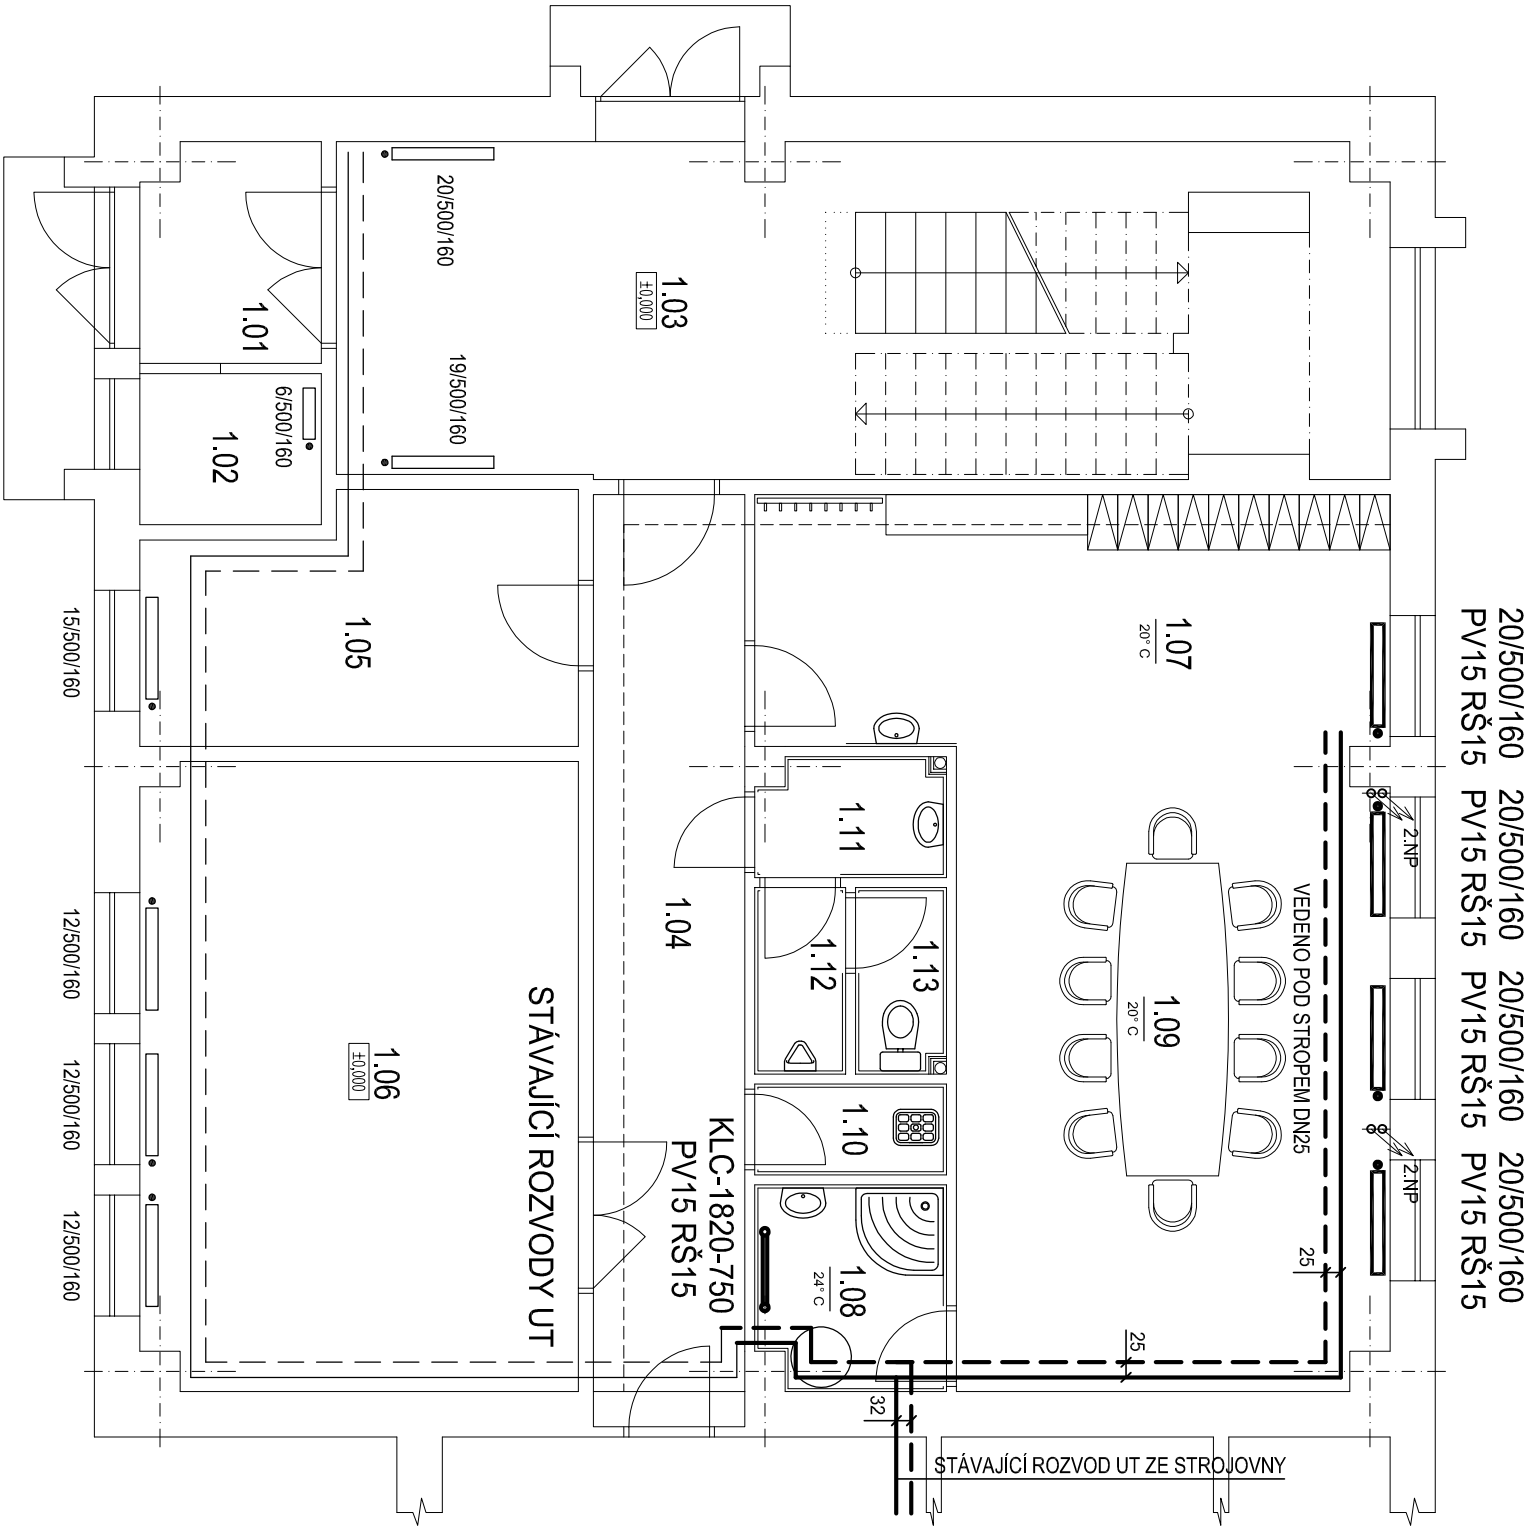

LEGENDA:

- OTOPNÁ TĚLESA LITINOVÁ - 500/160
- KLC-KORALUX - TRUBKOVÉ TĚLESO OTPNĚ jako např. KORALUX, výrobce KORADO ČESKÁ TŘEBOV

POZNÁMKA

PROSTUPY POTRUBÍ PROCHÁZEJÍCÍ POŽÁRNĚ DĚLÍCÍMI K-CENÍ OPATŘITÍ PROTIPOŽ. PÁSKOU NEBO TMELEM DLE POŽADAVKŮ POŽÁR. SPECIALISTY A VÝROBCŮ TĚCHTO ZAŘÍZENÍ

TRASV VYTÁPĚNÍ POTRUBÍ PŘI REALIZACI KOORDINOVAT S OSTATNÍMI PROFESEMI

Vyraboval :		Zodpovědný projektant :	
JIŘÍ ČERNÝ 		JIŘÍ ČERNÝ 	
Investor : MĚSTO DAČICE KRAJÍŘOVA čp.27/1, 380 13 DAČICE			
Akce : Stavební úpravy administrativní budovy objektu čp.21 na par.č.2113/10, 2113/11 a 2113/12 k.ú. Dačice		Datum : 01/2015	
Část : 1.4.1 VYTÁPĚNÍ a VZDUCHOTECHNIKA		Účel : DSP	
Obsah : VYTÁPĚNÍ - PŮDORYS 1.NP		Zak. č.: 59014	
		Číslo výkr.	
		01	
		Měřítko : 1:75	