


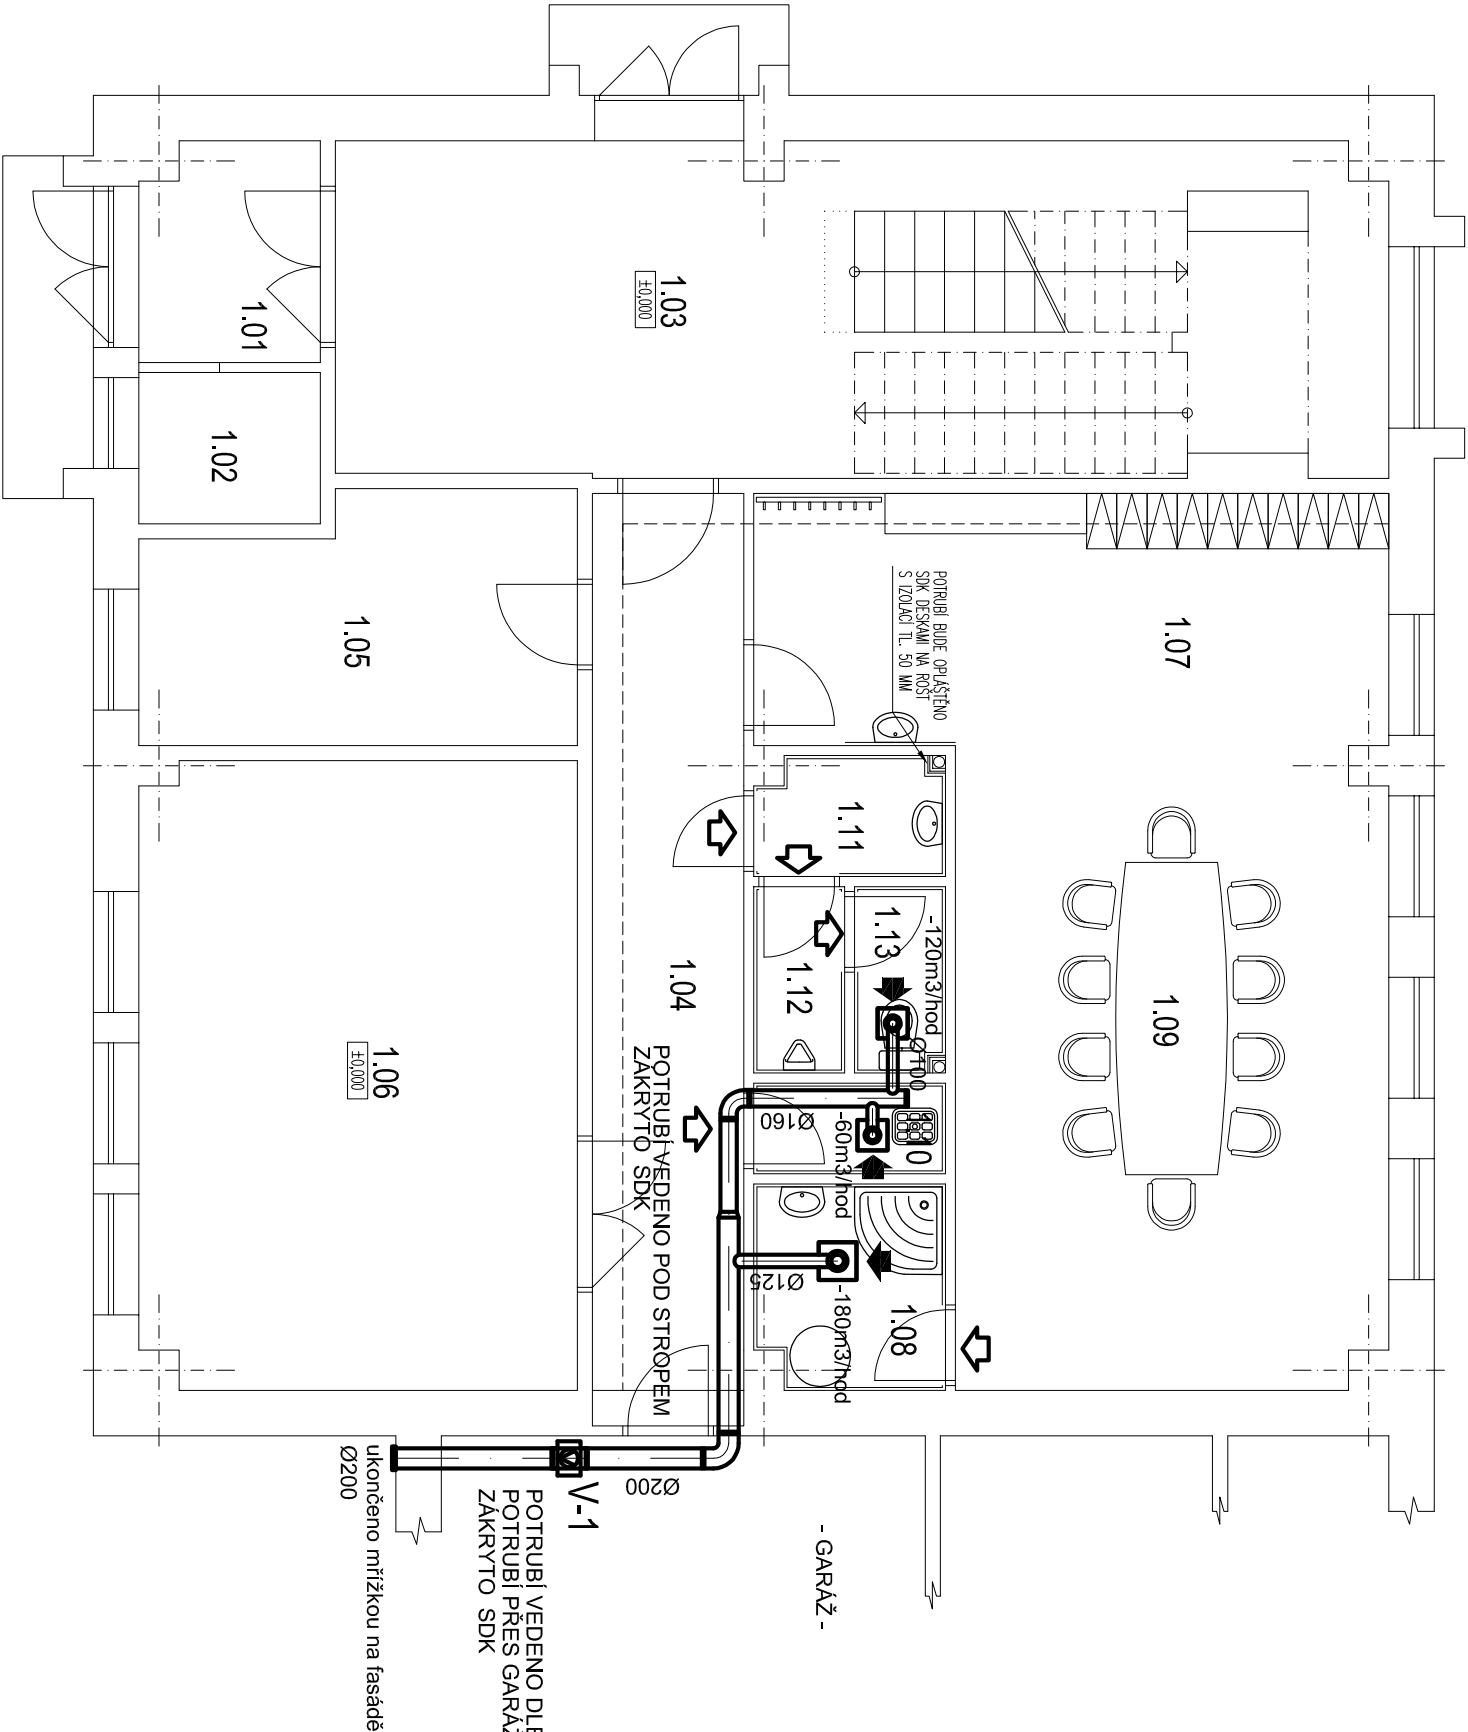

Legenda zařízení

Pozice	Název	Počet
V-1	VENTILÁTOR RADIÁLNÍ RK200 L, výtlak Ø200, otáčky 2550 ot/min, vzduch.výkon max.790m³/hod, výkon 180W/230V, akust.tlak 55.0db(A), hmotnost 4.0kg, vybavený regulací REB-1,zpětnou klapkou ve výtlaku a nastavitelným doběhem 2 až 20min, napojen na el. spínač (ochrana před úrazem el.proudem dle ČSN 332000-4-41)	1 ks

Vyraboval :		Zodpovědný projektant :	
JIRÍ ČERNÝ 		JIRÍ ČERNÝ 	
Investor : MĚSTO DAČICE KRAJÍŘOVA čp.27/1, 380 13 DAČICE			
Akce : Stavební úpravy administrativní budovy objektu čp.21 na par.č.2113/10, 2113/11 a 2113/12 k.ú. Dačice			
Část : 1.4.1 VYTÁPĚNÍ a VZDUCHOTECHNIKA		Datum : 01/2015	
Obsah : VĚTRÁNÍ - PŮDORYS 1.NP		Zak. č. : 59014	Účel : DSP
		Počet A4 : 2	Číslo výkr. 02
		Měřítko : 1:75	