
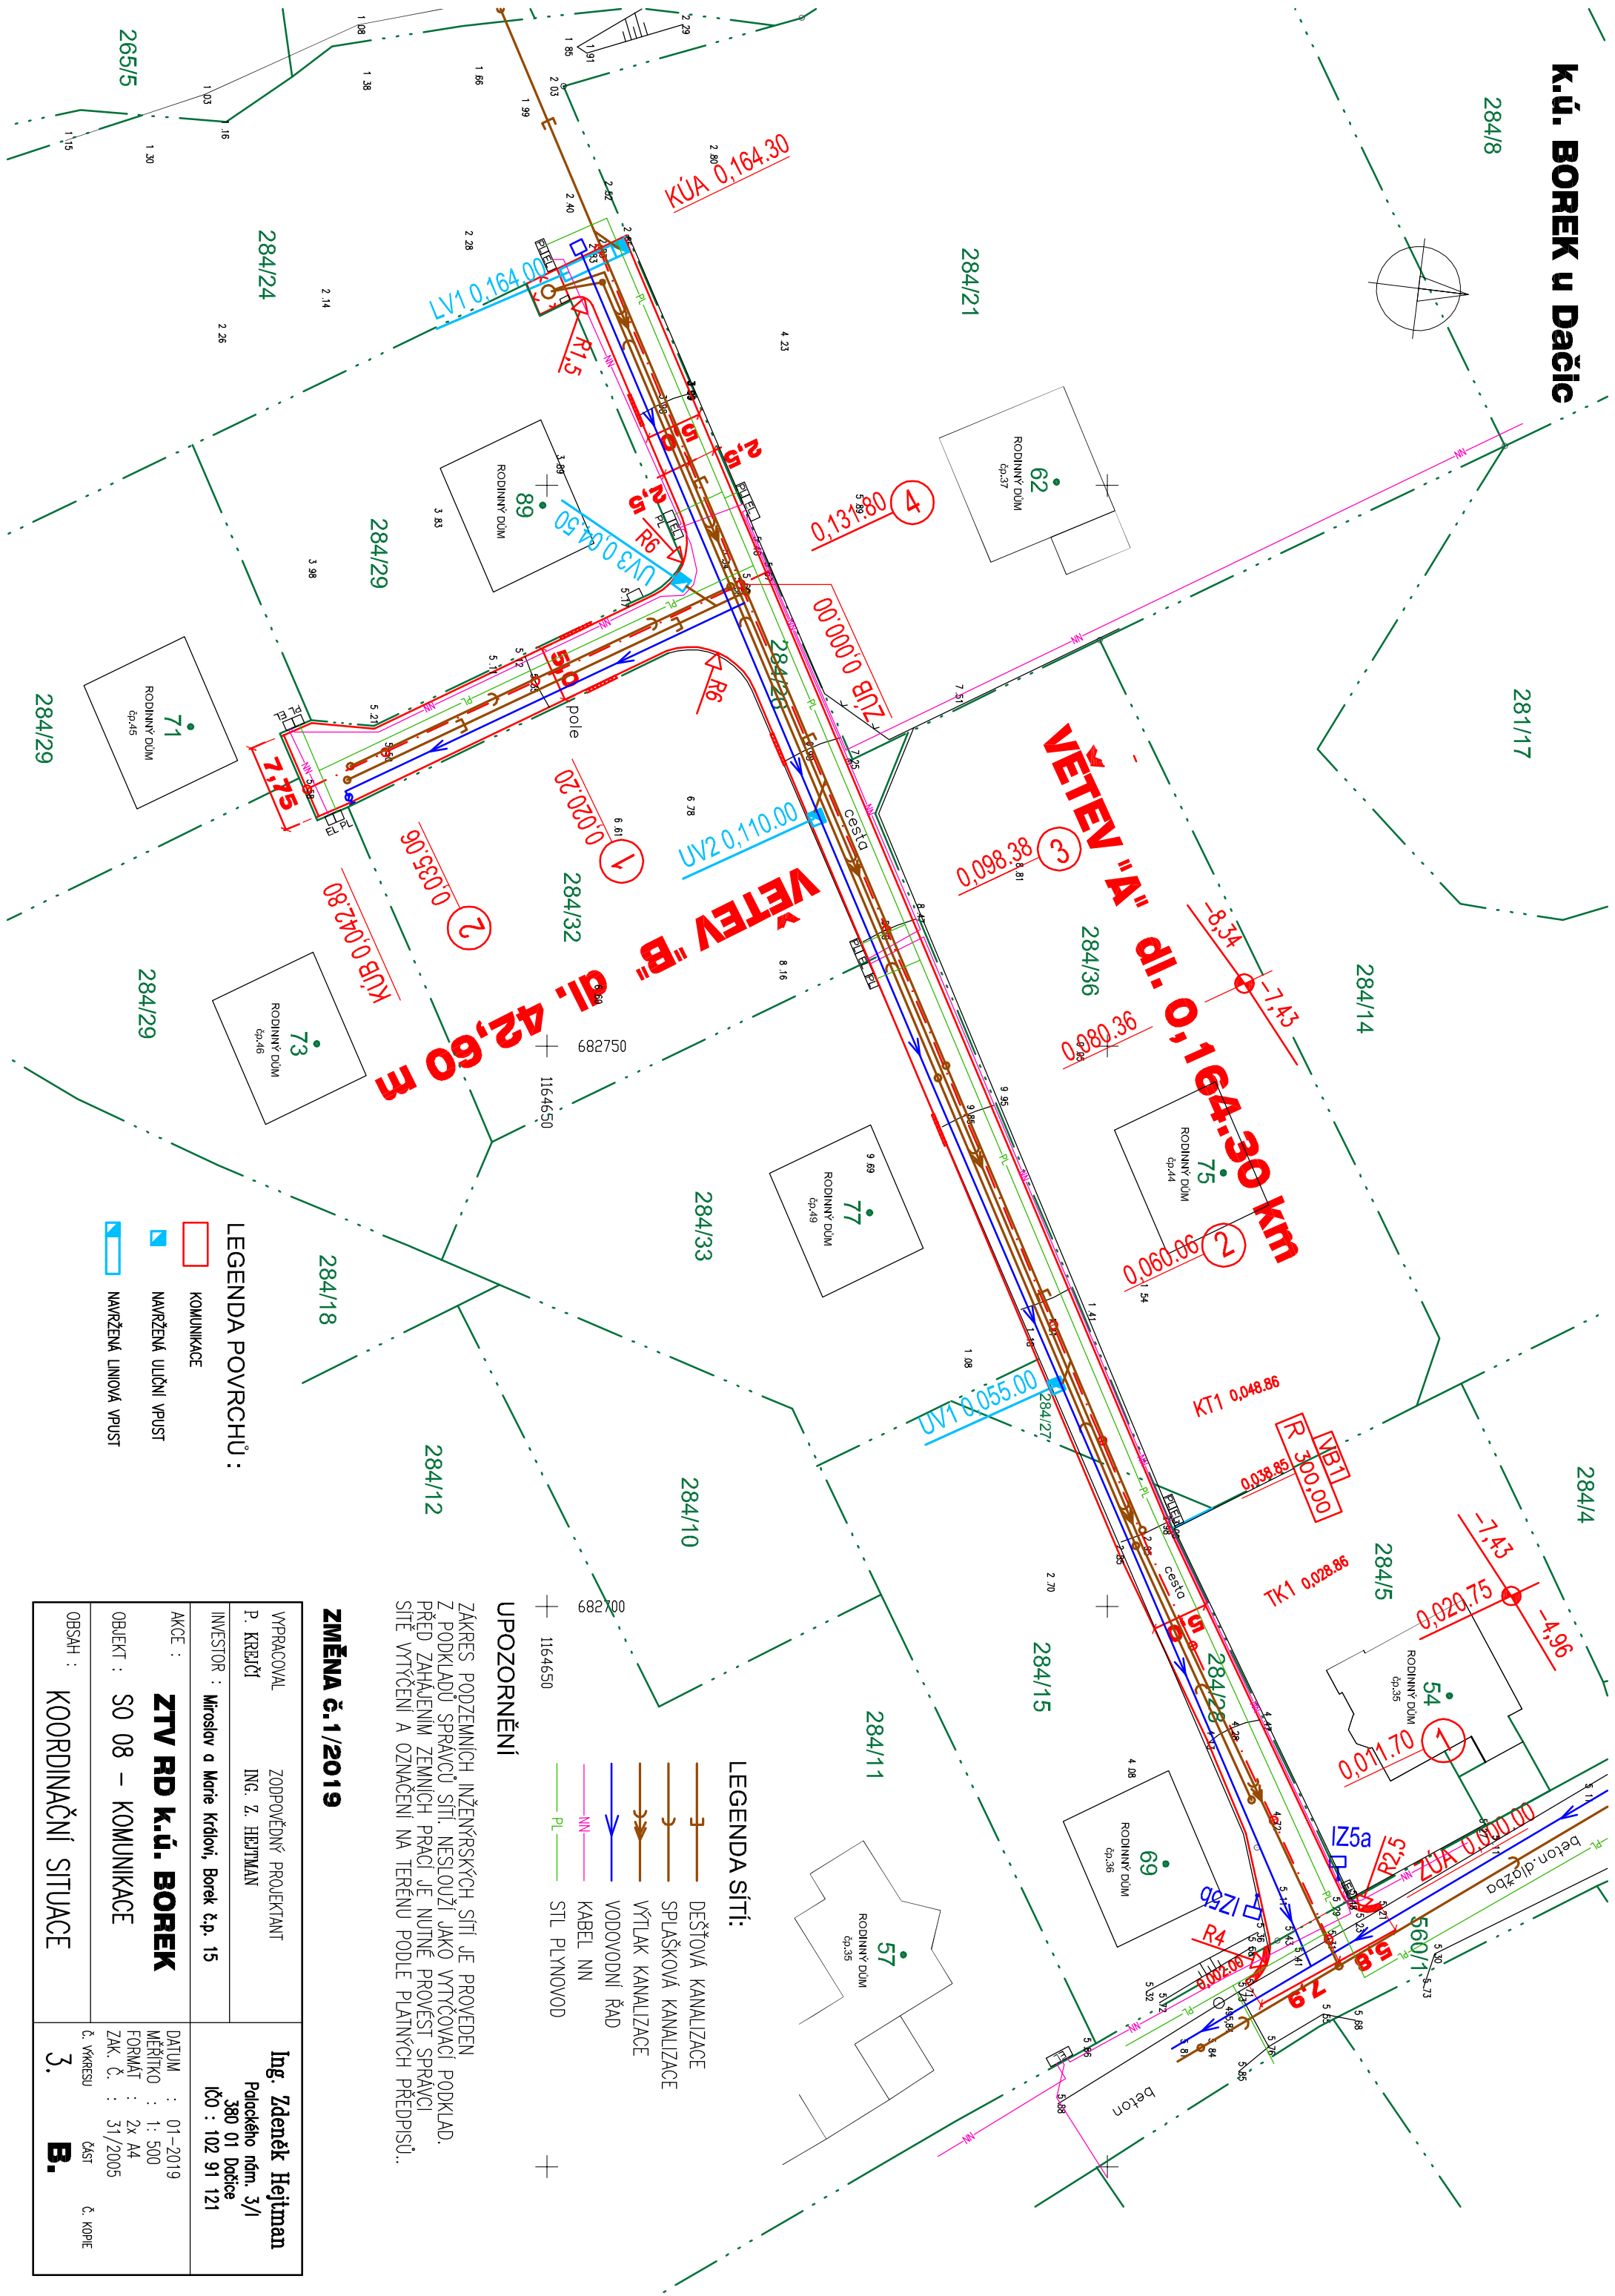


K.Ú. BOREK u Dačic

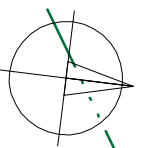

VĚTEV "A" dl. 0,164,30 km

VĚTEV "B" dl. 42,60 m

- LEGENDA POVRCHŮ:**
- KOMUNIKACE
 - NAVRŽENÁ ULIČNÍ VPUSŤ
 - NAVRŽENÁ LINIOVÁ VPUSŤ

- LEGENDA SÍTÍ:**
- DEŠŤOVÁ KANALIZACE
 - SPLAŠKOVÁ KANALIZACE
 - VÝTLAK KANALIZACE
 - VODOVODNÍ ŘAD
 - KABEL NIN
 - STL PLYNOVOD

UPOZORNĚNÍ

ZÁKRES PODZEMNÍCH INŽENÝRSKÝCH SÍTÍ JE PROVEDEN Z PODKLADŮ SPRÁVCŮ SÍTÍ, NESLŮŽÍ JAKO VYTYČOVACÍ PODKLAD. PŘED ZAHÁJENÍM ZEMNÍCH PRÁČÍ JE NUTNÉ PROVEŠT SPRÁVCI SÍŤ VYTYČENÍ A OZNAČENÍ NA TERÉNU PODLE PLATNÝCH PŘEDPISŮ..

ZMĚNA č.1/2019

VYPRACOVAL	ZODPOVĚDNÝ PROJEKTANT	Ing. Zdeněk Hejman
P. KREJČÍ	ING. Z. HEJTMAN	Palackého nám. 3/1 380 01 Dačice IČO : 102 91 121
INVESTOR :	Miroslav a Marie Královí, Borek č.p. 15	
AKCE :	ZTV RD k.ú. BOREK	DATUM : 01-2019
OBJEKT :	SO 08 – KOMUNIKACE	MĚŘÍTKO : 1: 500
OBSAH :	KOORDINAČNÍ SITUACE	FORMAT : 2x A4
		ZAK. Č. : 31/2005
		Č. VKRESU : ČÁST
		3. B.
		Č. KOPIE