


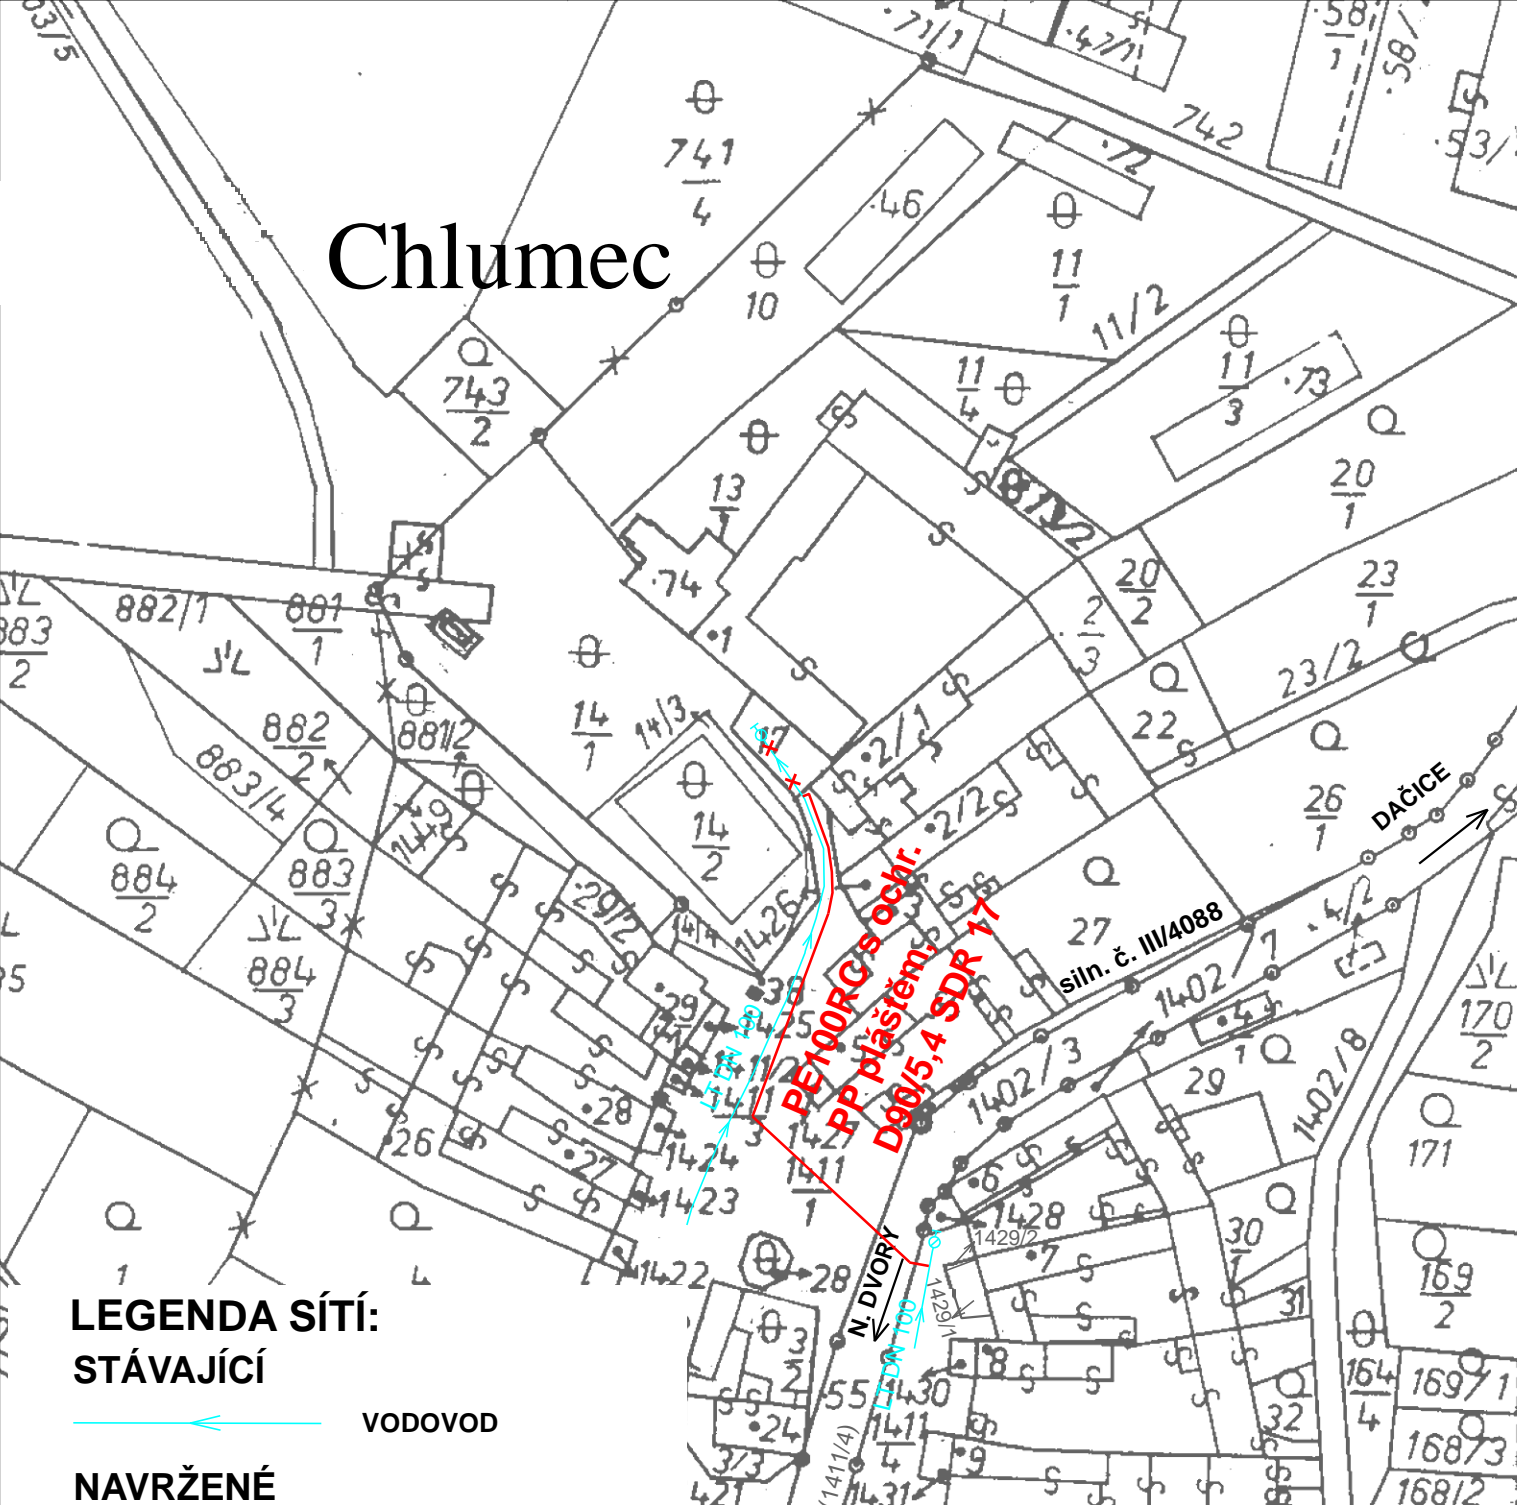

# Chlumeč



## LEGENDA SÍTÍ: STÁVAJÍCÍ

 VODOVOD

## NAVRŽENÉ

 ZRUŠENÍ ČÁSTI STÁV. VODOVODU  
 ZAKRUHOVÁNÍ VODOVODU

VYPRACOVAL P. KREJČÍ ZODPOVĚDNÝ PROJEKTANT ING. Z. HEJTMAN	<b>Ing. Zdeněk Hejtmán</b> Palackého nám. 3/I 380 01 Dačice IČO : 102 91 121
INVESTOR : Město Dačice, Krajčůva 27/I, Dačice, 380 13	
AKCE :  <b>CHLUMEC - VODOVOD</b>	DATUM : 06-2013 MĚŘÍTKO : 1: 1440 FORMÁT : 1x A4 ZAK. Č. : 23/2013  Č. VÝKRESU    ČÁST    Č. KOPIE <b>2                    C</b>
OBJEKT : SITUACE STAVBY  OBSAH : SITUACE ŠIRŠÍCH VZTAHŮ	