



PŮDORYS

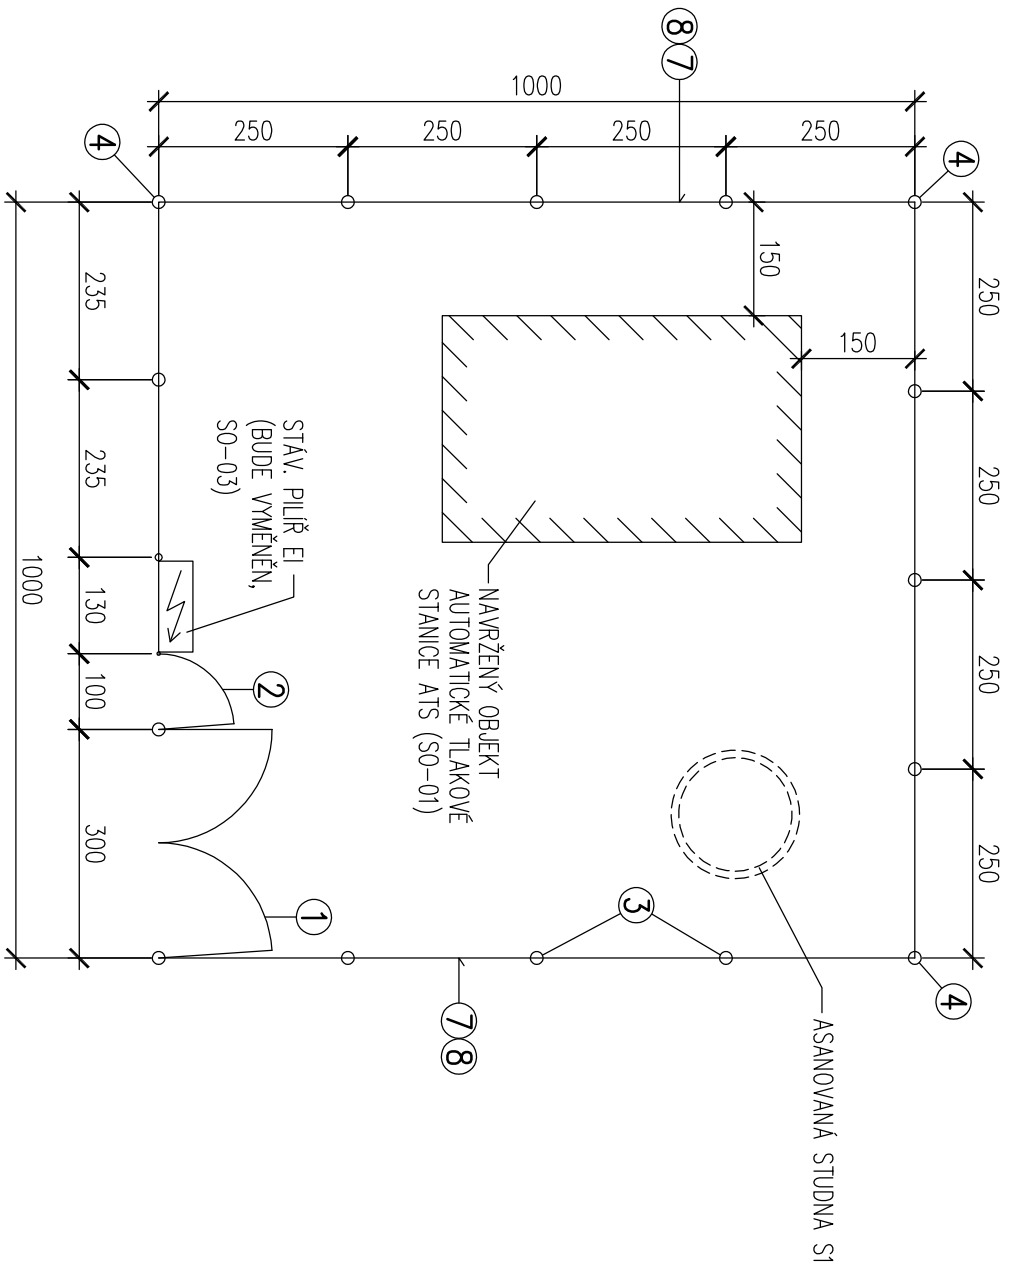

DETAIL OPLOCENÍ M 1: 50

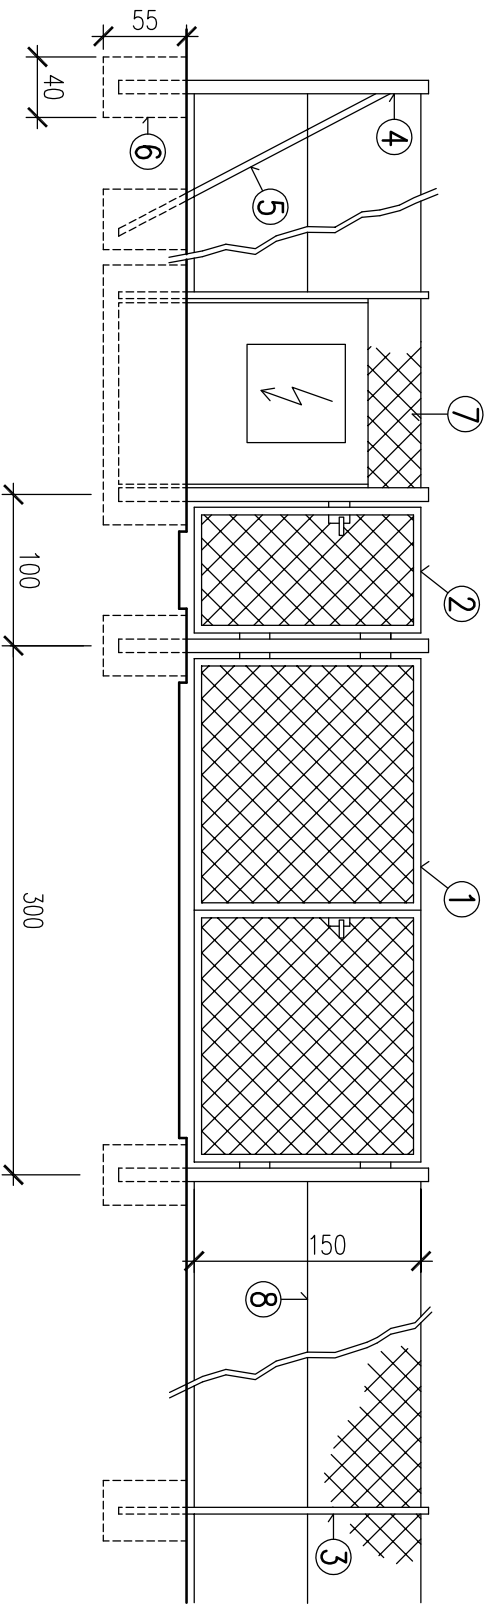

LEGENDA :

č.	POPIS	POČET
1	VRATA DVOUKŘÍDLÁ 3,0 x 1,5 m S PLETIVEM + SLOUPKY S PANTY, PОВRCH. ÚPRAVA PVC	1 kompl.
2	UZAMKATELNÁ VRÁTKA 1,0x1,5 m Z OCEL. TRUBEK S VÝPLNÍ PLETIVEM + SLOUPKY S PANTY, PОВRCH. ÚPRAVA PVC	1 kompl.
3	BĚŽNÝ SLOUPEK Z OCEL. TRUBKY Ø48/1,5 mm v. 215 cm, S PОВRCHOVOU ÚPRAVOU PVC	11 ks
4	ROHOVÝ SLOUPEK Z OCEL. TRUBKY Ø89/3,5 mm, v. 220 cm, S PОВRCHOVOU ÚPRAVOU PVC	3 ks
5	VZPĚRA – OCEL. TRUBKA Ø48/1,5 mm, dl. 215 cm, S PОВRCHOVOU ÚPRAVOU PVC	6 ks
6	BETONOVÁ PATKA 40x40x55 cm Z BET. tř. C16/20	23 ks
7	DRÁTĚNÁ SÍŤ SE ČTYŘŮHEL. OKY, POZINK. DRÁT 50/2,5 mm S PОВRCH. ÚPRAVOU PVC, š. 1,5 m	36,0 bm
8	NAPINACÍ KRUHOVÝ DRÁT Ø 2,5 mm S PОВRCH. ÚPRAVOU PVC	36,0 bm

VYPRACOVAL		ZODPOVĚDNÝ PROJEKTANT	
P. KREJČÍ		ING. Z. HEJTMAN	
INVESTOR :		Ing. Zdeněk Hejtmán Palackého nám. 3/1 380 01 Dačice IČO : 102 91 121	
Město Dačice, Krajčova 27/1, 380 13 Dačice			
AKCE :		DATUM : 05-2022	
VODOVOD VELKÝ PĚČÍN – MALÝ PĚČÍN		MĚŘÍTKO : 1: 100, 1: 50	
		FORMÁT : 2x A4	
		ZAK. Č. : 12/2022	
OBJEKT : SO-02 ASANACE STÁLALICICH STUDNI		Č. VÝKRESU : 6	
OBSAH : OPLOCENÍ – PŮDORYS, DETAIL		D.2.	
		Č. KOPIE	