


SITUACE STUDNÍ S1, S2

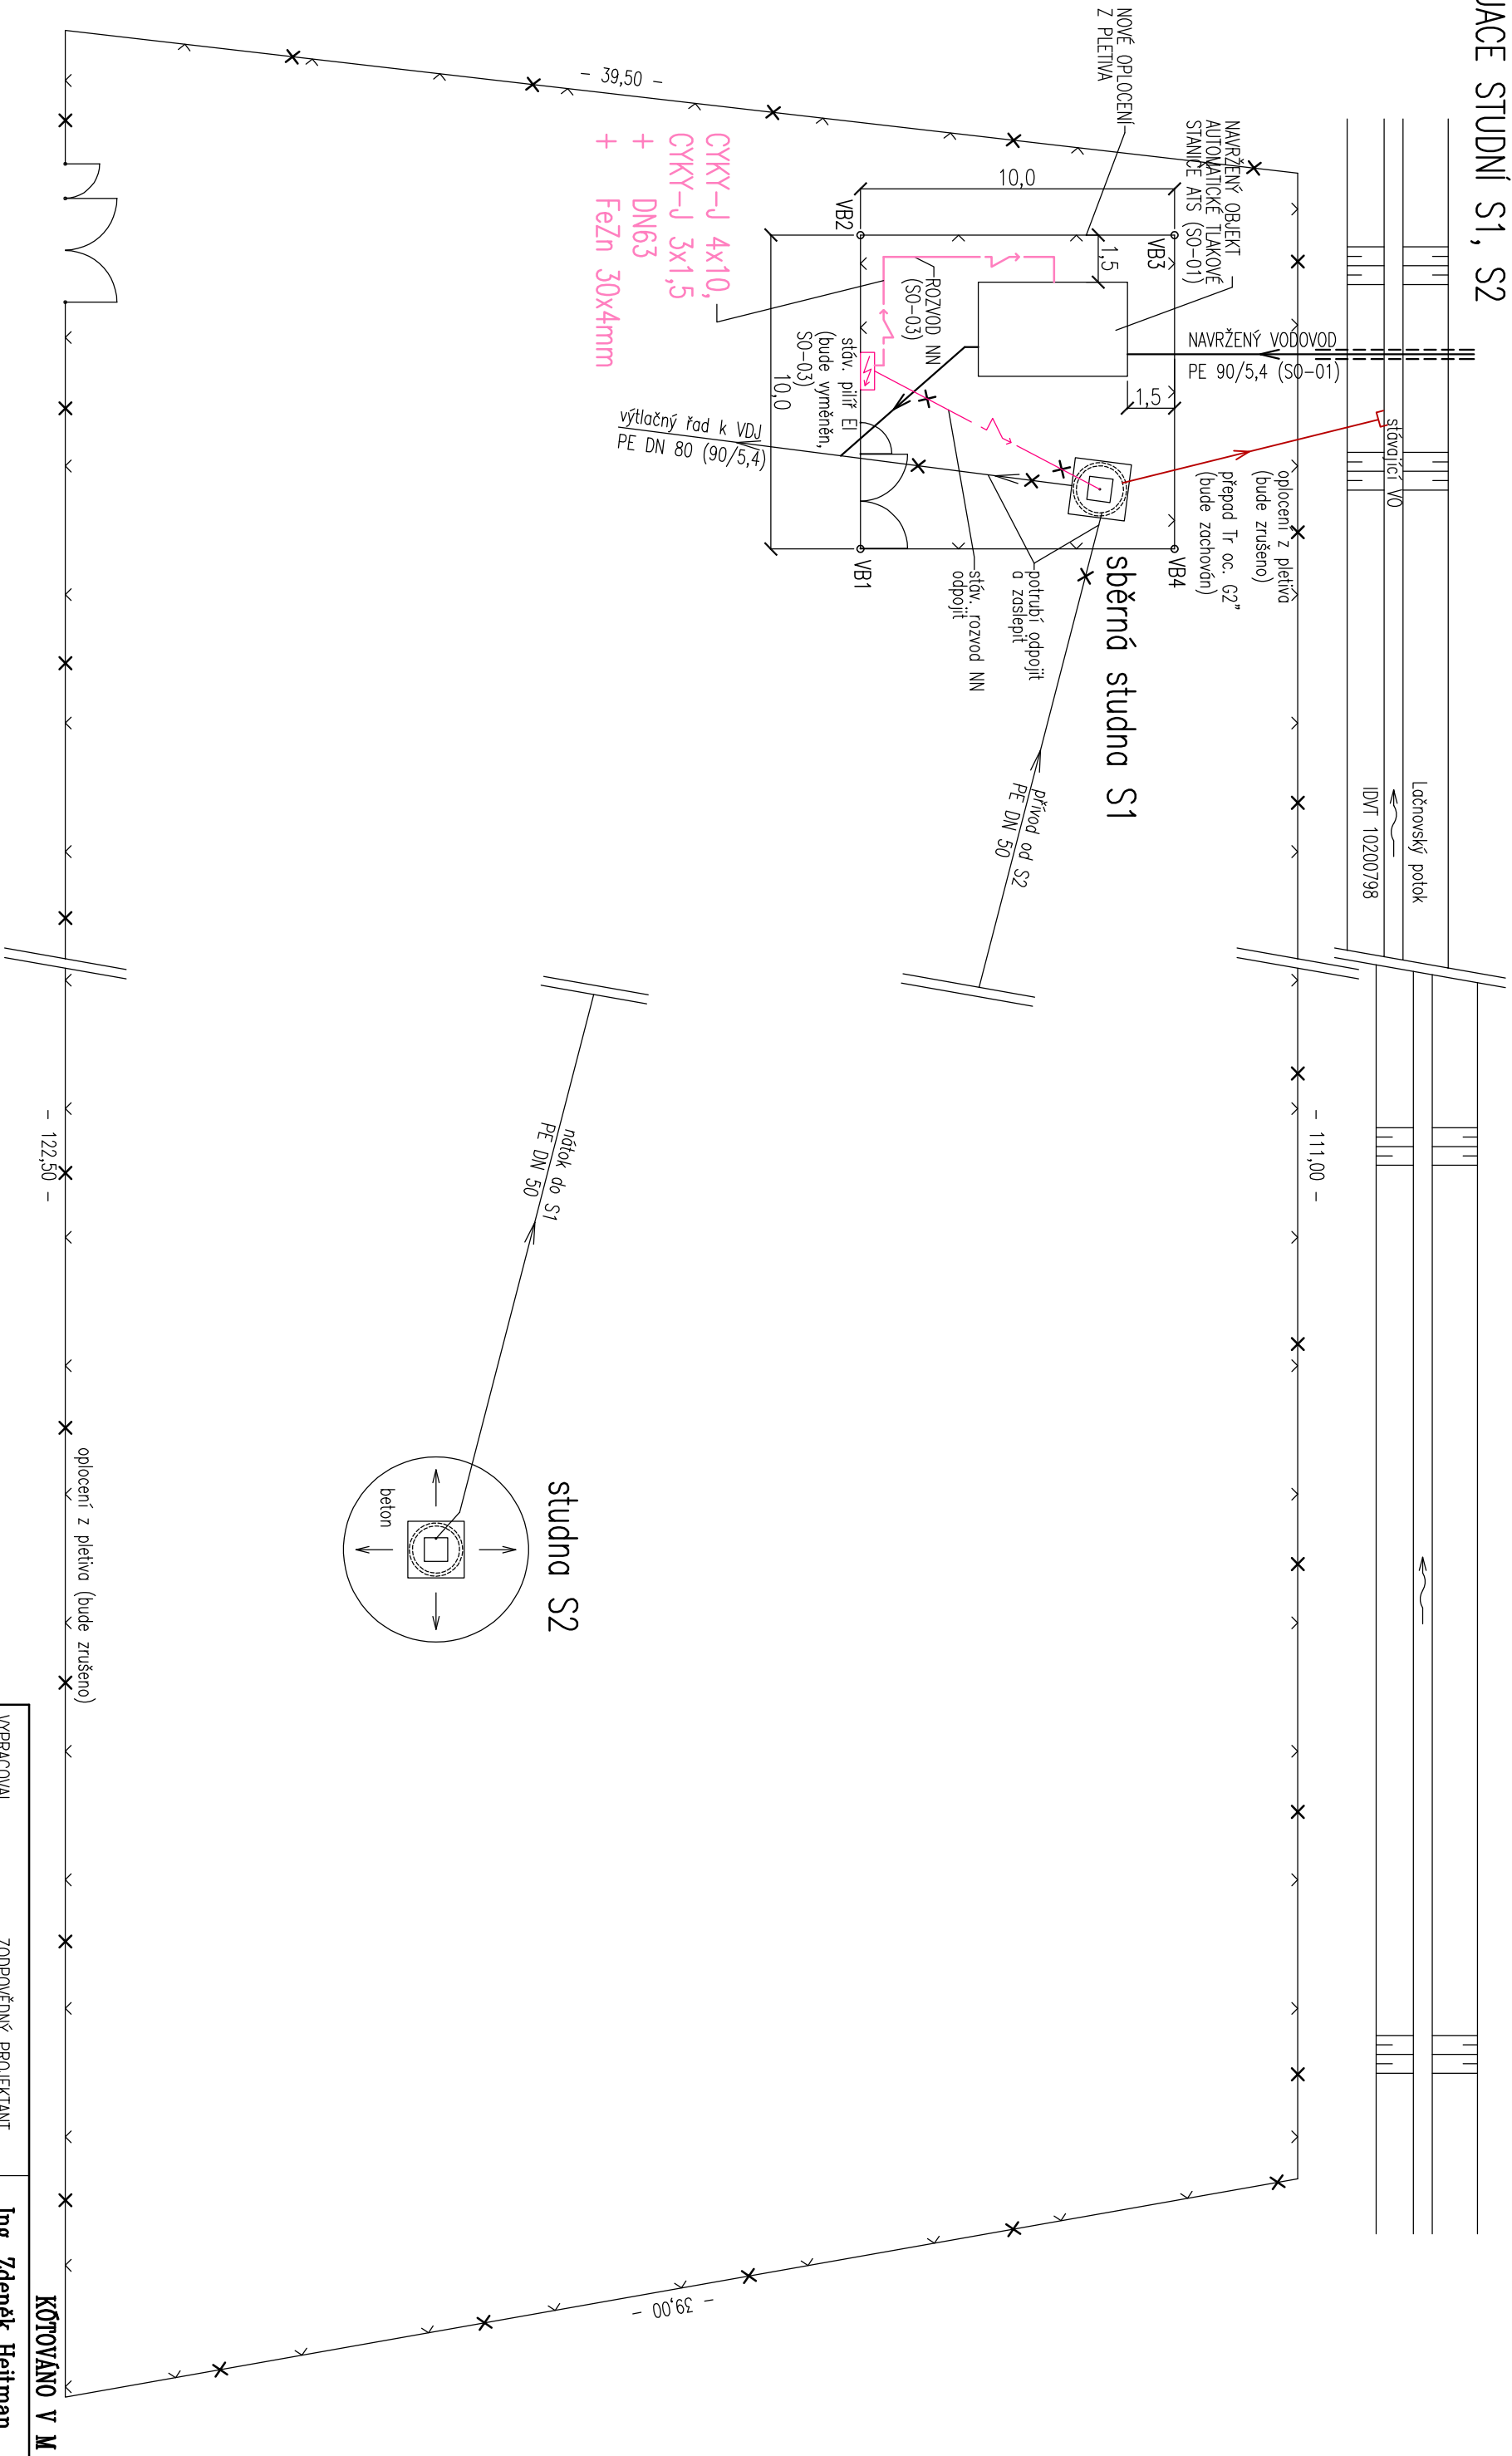

SOUŘADNICE VTRÝČOVACÍCH BODŮ  
NAVR. OPLOČENÍ

OZN. BODU	Y	X
VB1	682 163,01	1 160 145,55
VB2	682 172,96	1 160 144,52
VB3	682 171,93	1 160 134,57
VB4	682 161,98	1 160 135,60

VYPRACOVAL P. KREJČÍ	ZODPOVĚDNÝ PROJEKTANT ING. Z. HEJTMAN	Ing. Zdeněk Hejtmán Polockého nám. 3/1 380 01 Dačice IČO : 102 91 121
AKCE : VODOVOD VELKÝ PĚČÍN – MALÝ PĚČÍN	INVESTOR : Město Dačice, Krojťova 27/1, 380 13 Dačice	DATUM : 05-2022 MĚŘÍTKO : 1: 200 FORMÁT : 2x A4 ZAK. Č. : 12/2022
OBJEKT : SO-02 ASANACE STAVAJÍCÍCH STUDNÍ	OBSAH : PODROBNÁ SITUACE-STUDNY S1, S2	Č. VÝKRESU : 3 Č. KOPIE : D.2.