


PODROBNÁ SITUACE PLYNOVODU

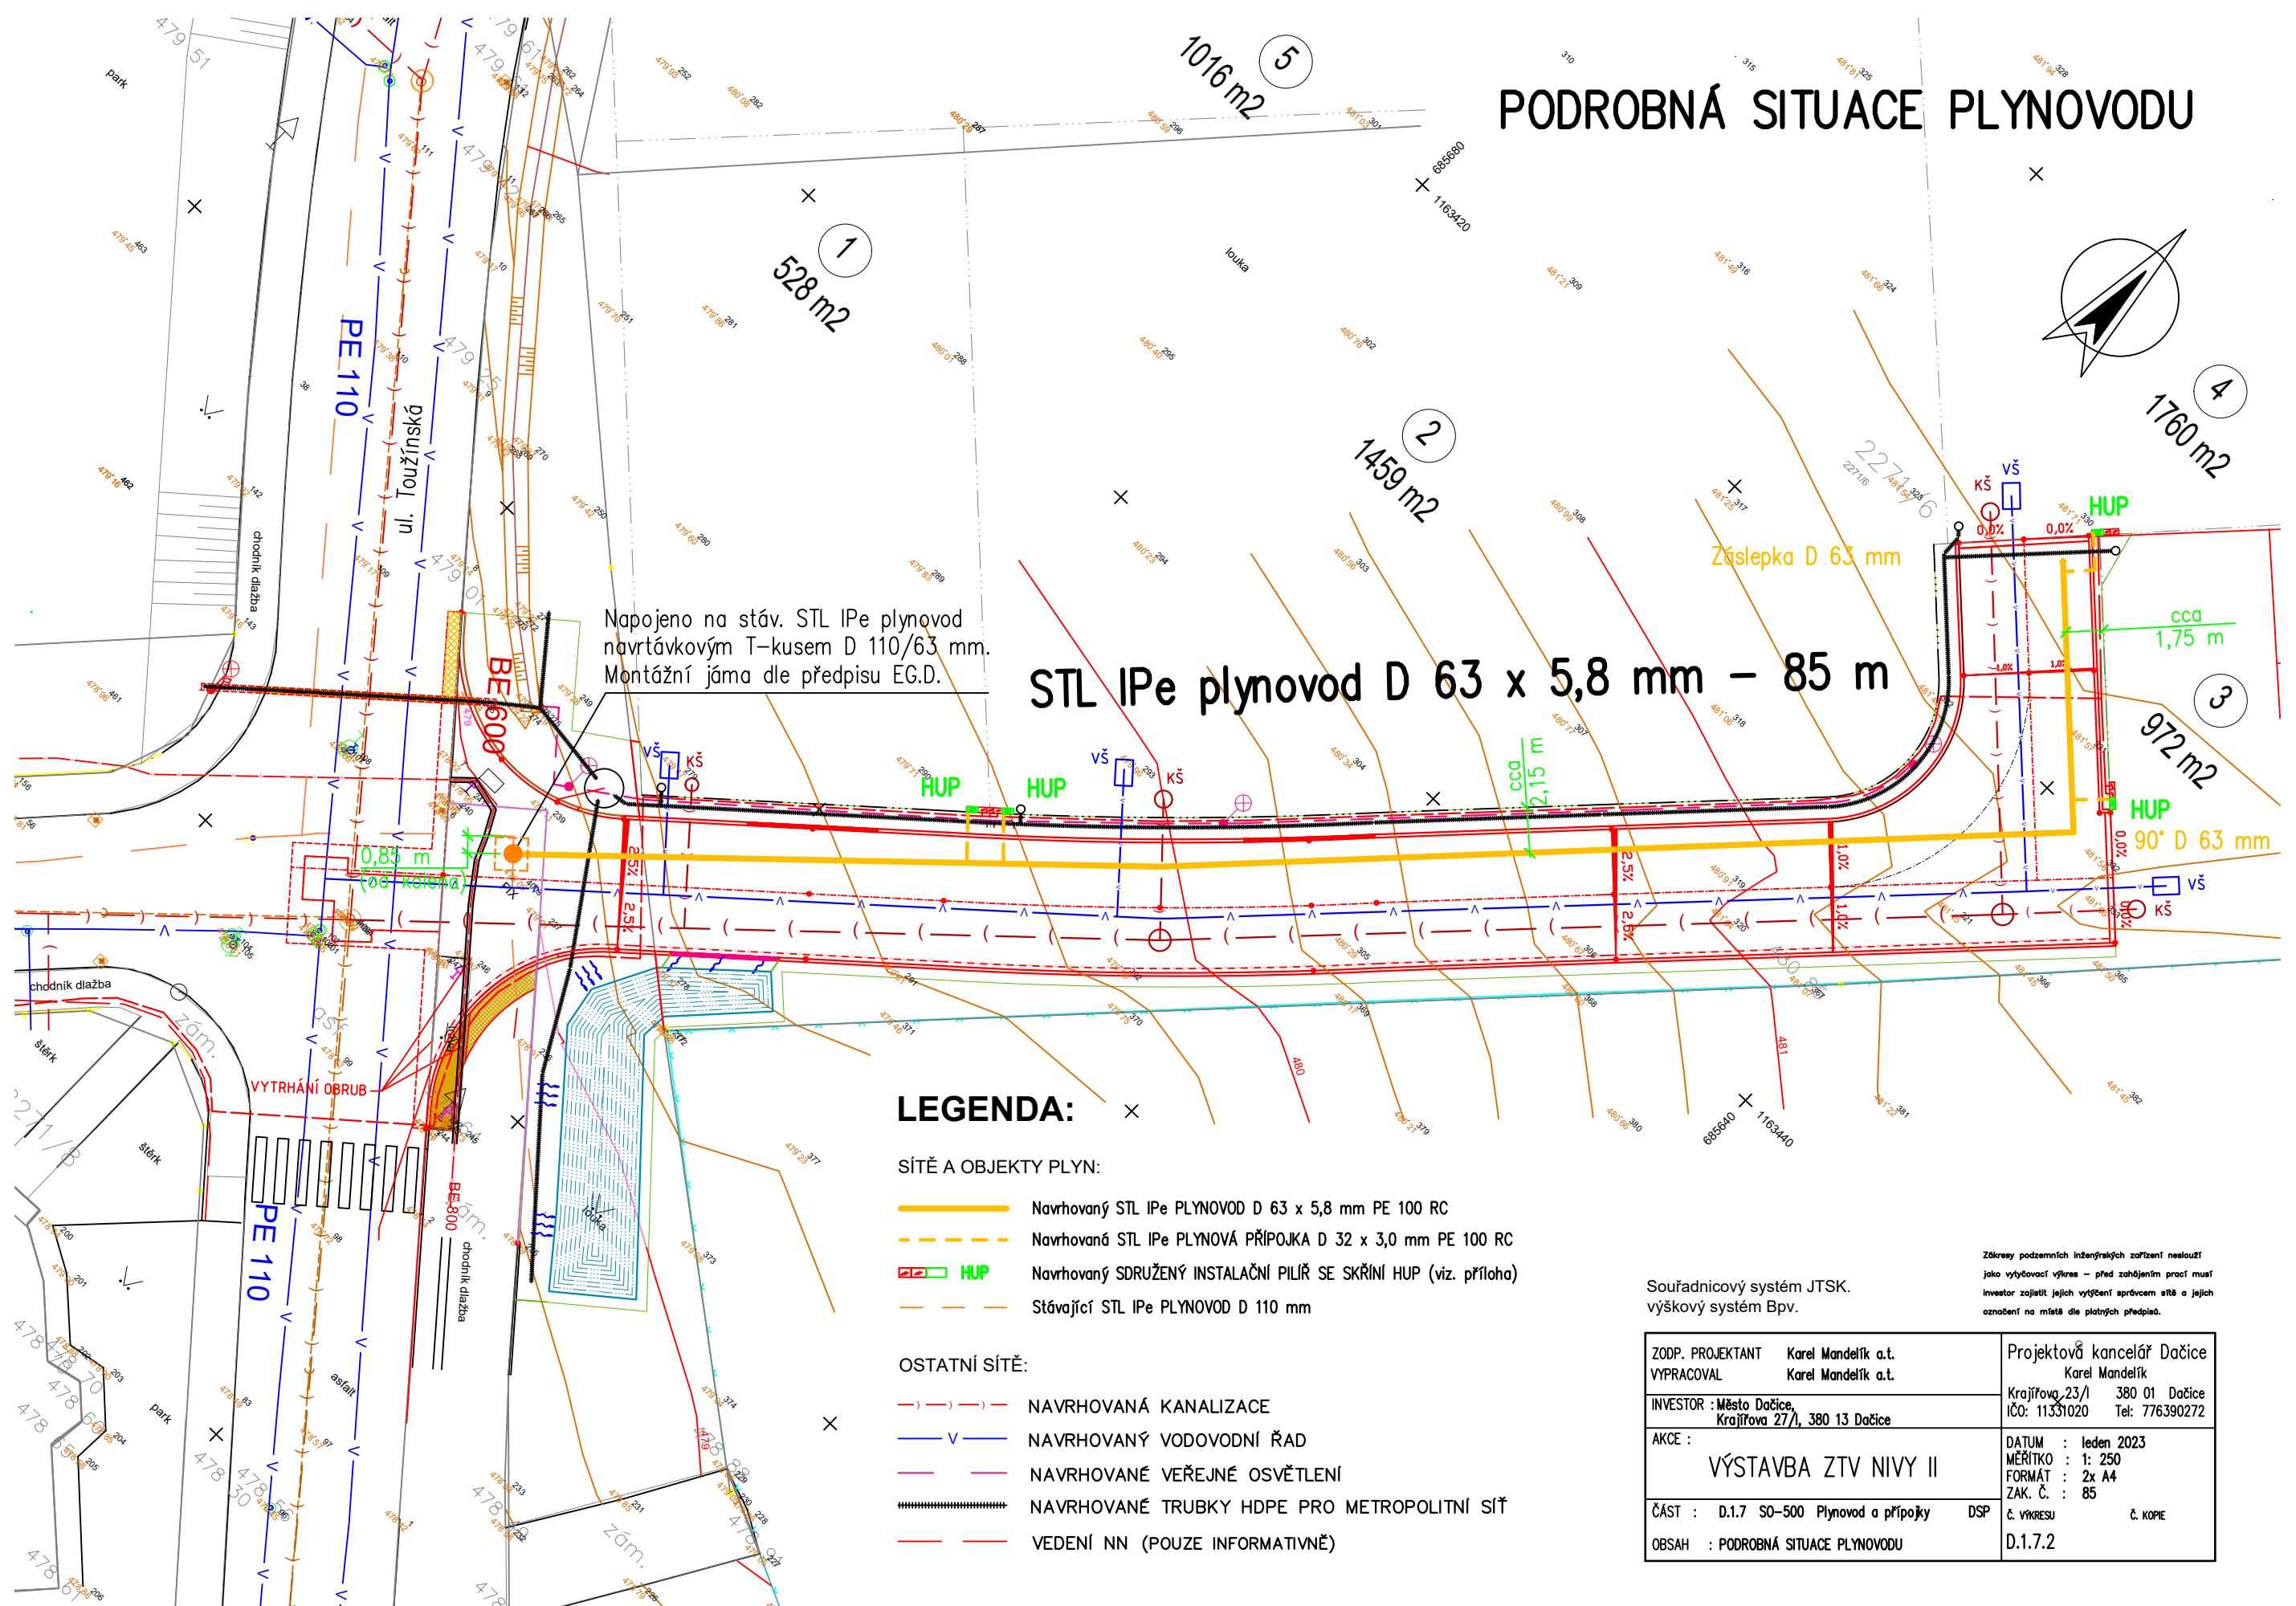

Napojeno na stáv. STL IPe plynovod
navrtávkovým T-kusem D 110/63 mm.
Montážní jáma dle předpisu EG.D.

STL IPe plynovod D 63 x 5,8 mm – 85 m

LEGENDA:

SÍTĚ A OBJEKTY PLYN:

- Navrhovaný STL IPe PLYNOVOD D 63 x 5,8 mm PE 100 RC
- - - Navrhovaná STL IPe PLYNOVÁ PŘÍPOJKA D 32 x 3,0 mm PE 100 RC
- HUP Navrhovaný SDRUŽENÝ INSTALAČNÍ PILÍŘ SE SKŘÍNÍ HUP (viz. příloha)
- - - Stávající STL IPe PLYNOVOD D 110 mm

OSTATNÍ SÍTĚ:

- - - NAVRHOVANÁ KANALIZACE
- NAVRHOVANÝ VODOVODNÍ ŘAD
- NAVRHOVANÉ VEŘEJNÉ OSVĚTLENÍ
- NAVRHOVANÉ TRUBKY HDPE PRO METROPOLITNÍ SÍŤ
- VEDENÍ NN (POUZE INFORMATIVNĚ)

Souřadnicový systém JTSK.
výškový systém Bpv.

Zákresy podzemních inženýrských zařízení neslouží
jako vytyčovací výkres – před zahájením prací musí
investor zajistit jejich vytyčení správcem sítě a jejich
označení na místě dle platných předpisů.

ZODP. PROJEKTANT VYPRACOVAL	Karel Mandelík a.t. Karel Mandelík a.t.	Projektová kancelář Dačice Karel Mandelík
INVESTOR	Město Dačice, Krajčova 27/1, 380 13 Dačice	Krajčova 23/1 380 01 Dačice IČO: 11331020 Tel: 776390272
AKCE	VÝSTAVBA ZTV NIVY II	DATUM : leden 2023 MĚŘÍTKO : 1: 250 FORMÁT : 2x A4 ZAK. Č. : 85
ČÁST	D.1.7 SO-500 Plynovod a přípojky	DSP
OBSAH	PODROBNÁ SITUACE PLYNOVODU	Č. KÓPE