


SITUACE KN - ČÁST A

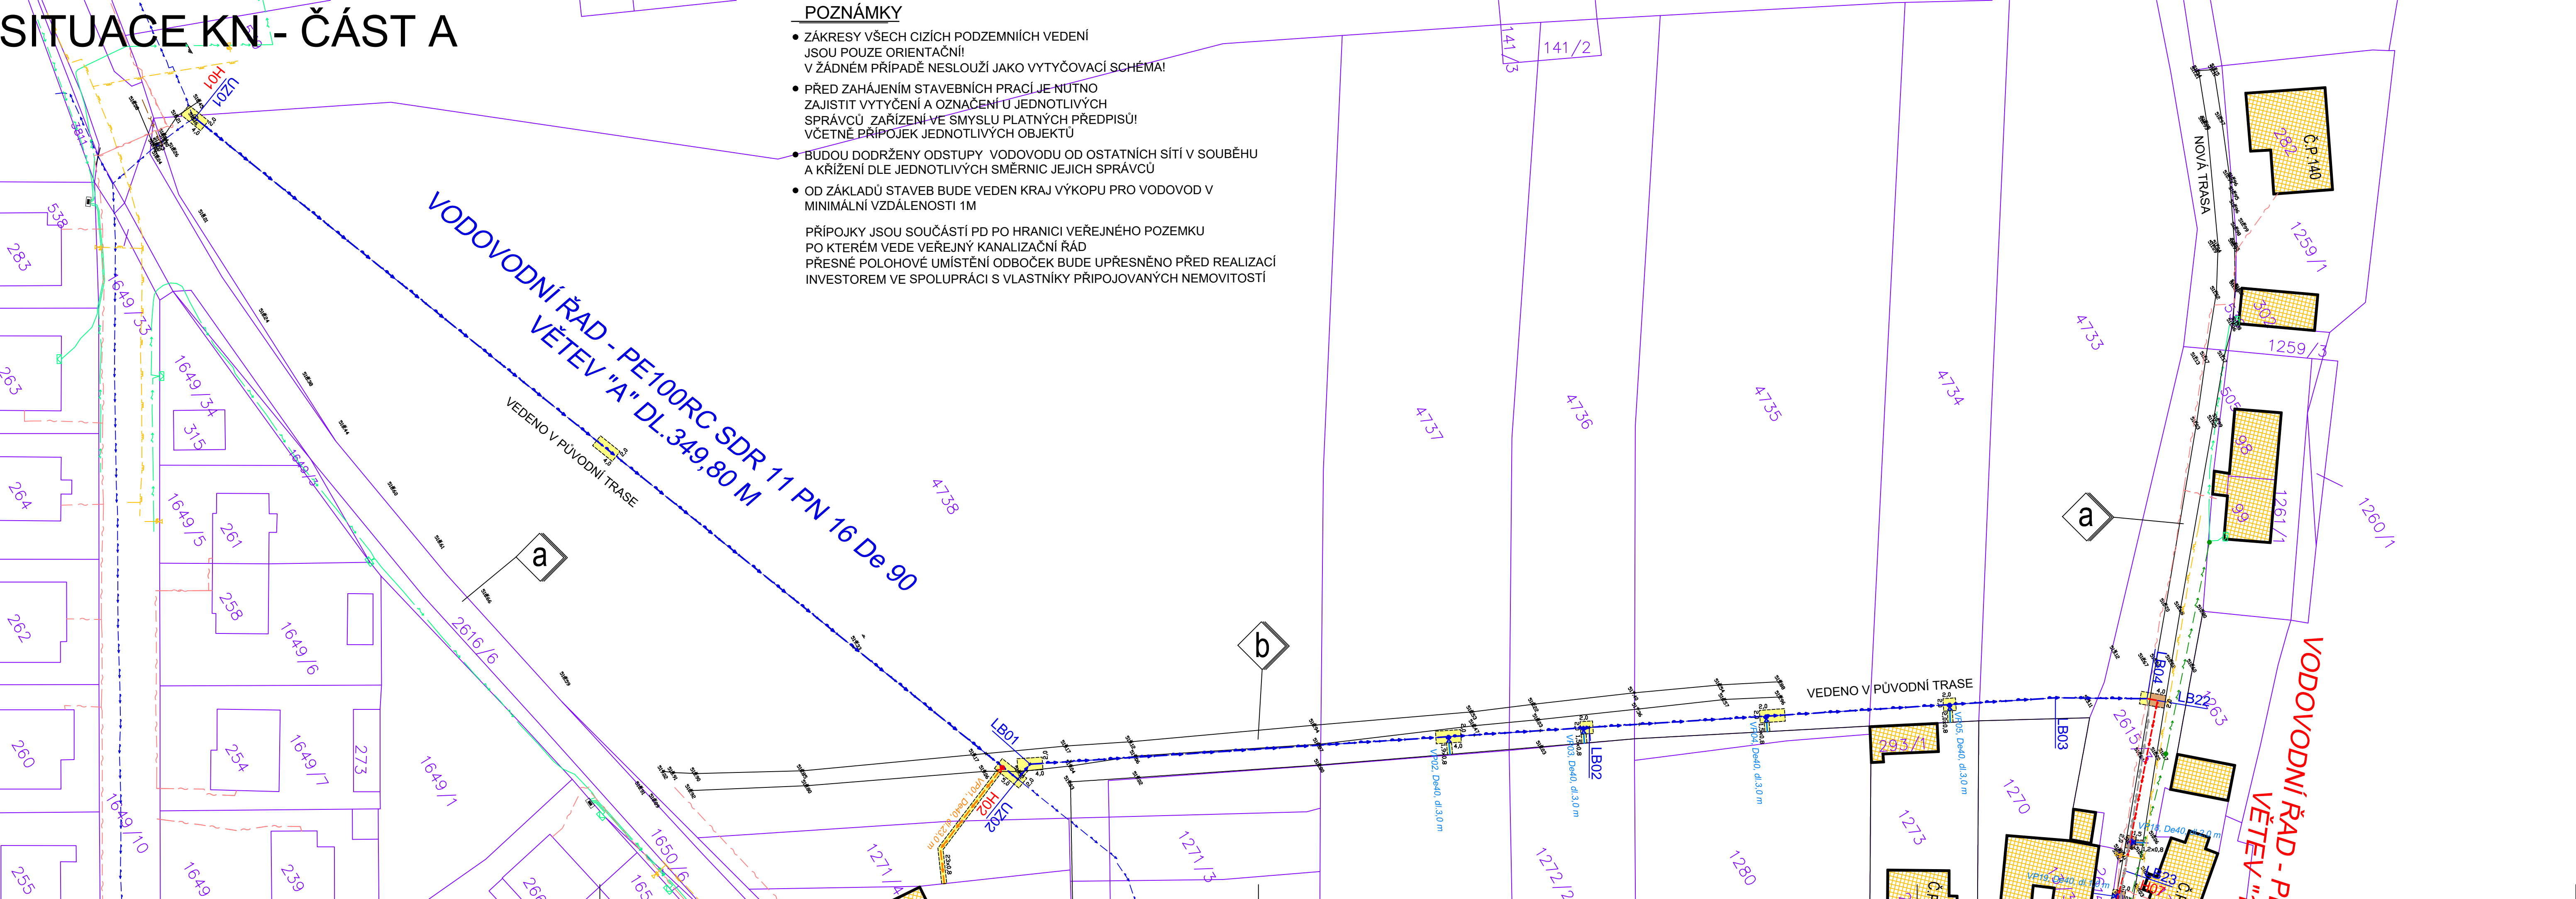

- NAVRHOVANÉ OBJEKTY
- VODOVOD - REKONSTRUKCE V PŮVODNÍ TRASE - ŘÍZENÉ VRTÁNÍ / KOPANÁ POKLÁDKA
 - VODOVOD - REKONSTRUKCE V NOVÉ TRASE - ŘÍZENÉ VRTÁNÍ / KOPANÁ POKLÁDKA
 - LOMOVÝ BOD
 - UZEL
 - HYDRANT
 - VODOVODNÍ PŘÍPOJKA S NAVRTÁVACÍM PASEM A ZEMNÍ SOUPRAVOU - NOVÁ PŘÍPOJKA
 - VODOVODNÍ PŘÍPOJKA S NAVRTÁVACÍM PASEM A ZEMNÍ SOUPRAVOU-VÝMĚNA V PŮVODNÍ TRASE
 - OPRAVA POVRCHU - TRAVNÍ POROST, ORNÁ PŮDA
 - OPRAVA POVRCHU - ŠTĚRKOVÝ POVRCH
 - OPRAVA POVRCHU - ASFALTOVÁ VOZOVKA

- STÁVAJÍCÍ OBJEKTY
- VODOVOD - OBEC
 - JEDNOTNÁ KANALIZACE - OBEC
 - PLYN - STL
 - KABELOVÉ VEDENÍ NN - E.ON
 - VZDUŠNÉ VEDENÍ NN - E.ON
 - VZDUŠNÉ VEDENÍ VN - E.ON
 - SDĚLOVACÍ KABELY CETIN
 - OCHRANNÉ PÁSMO VZDUŠNÉHO VEDEN VN
 - OPLOCENÍ
 - NADZEMNÍ OBJEKTY - STAVBY
 - ASFALTOVÉ KOMUNIKACE
 - POLNÍ CESTA

POZNÁMKA :
ZÁKRES PODZEMNÍCH INŽENÝRSKÝCH SÍTÍ JE POUZE ORIENTAČNÍHO CHARAKTERU,
PŘED ZAPOČETÍM PRACÍ JE NUTNO VEDENÍ ŘÁDNĚ VYTÝČIT JEJICH SPRÁVCI !

ALCEDO PROJEKTOVÁNÍ VODOHOSPODÁŘSKÝCH A POZEMNÍCH STAVEB Na Hradbách 35/I, 377 01 Jindřichův Hradec, tel/fax: 384 320 143 email : info@alcedo-project.cz www: alcedo-project.cz			
Vypracoval: Pavel Svoboda	Zodpovědný projektant: Ing.Martin Růžička, CSc	razítko a podpis:	
Objednatel PD: Obec Český Rudolec, č.p. 123, 378 83 Český Rudolec	Název akce : Rekonstrukce vodovodu - III.ETAPA		
Oddíl: D1: Vodovod	Stupeň PD: DPS	Formát: 5xA4	Kótováno: (M)
Část: —	KÚ: Český Rudolec	Č.zakázky: M-46-16	Č. výkresu: —
Obsah výkresu : Situace KN 1:500 - část A	Měřítko: 1:500	Datum: 09/2019	02