




## PŮDORYSNÝ ŘEZ A-A (M 1:25)

### ŘEZ 2-2 (M 1:25)

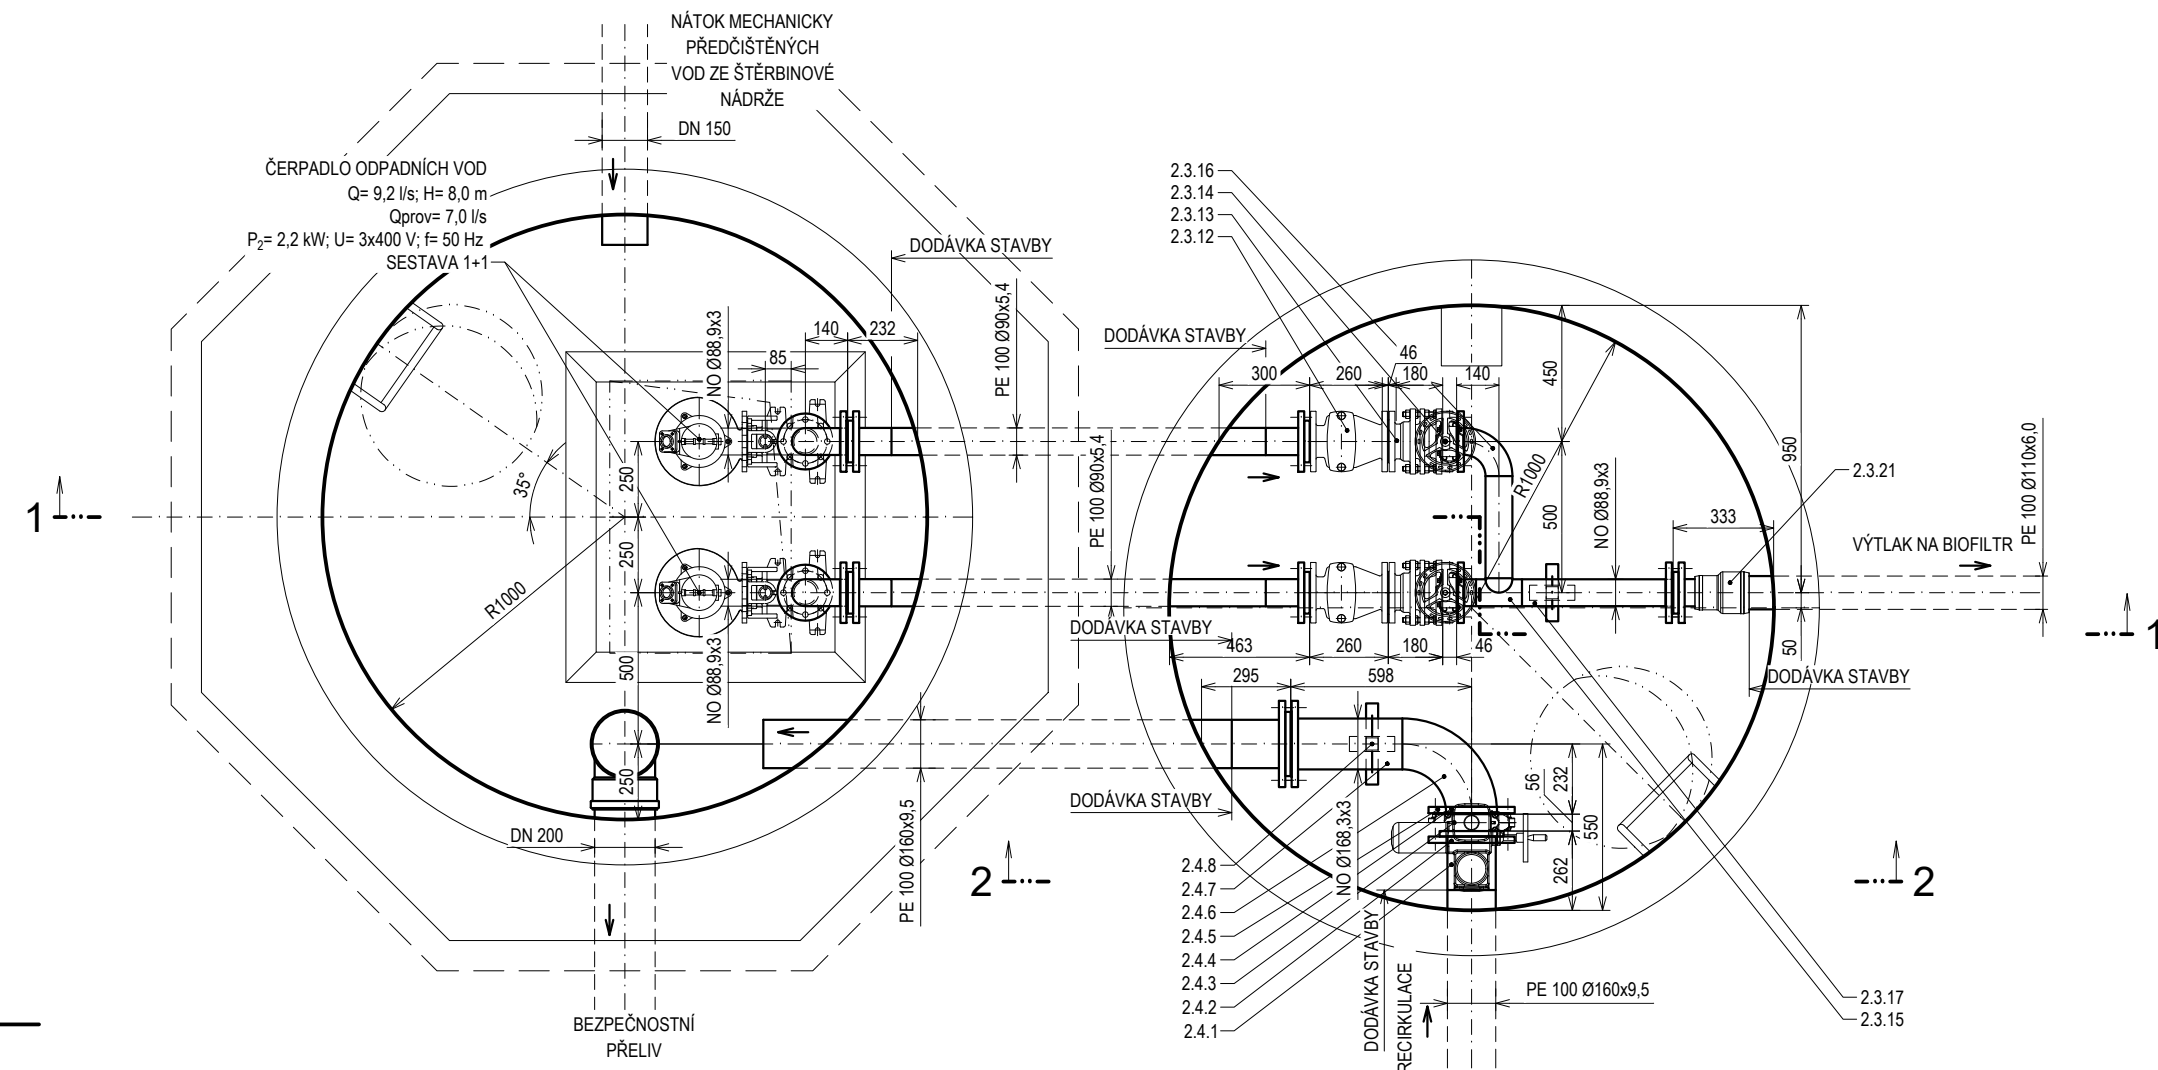

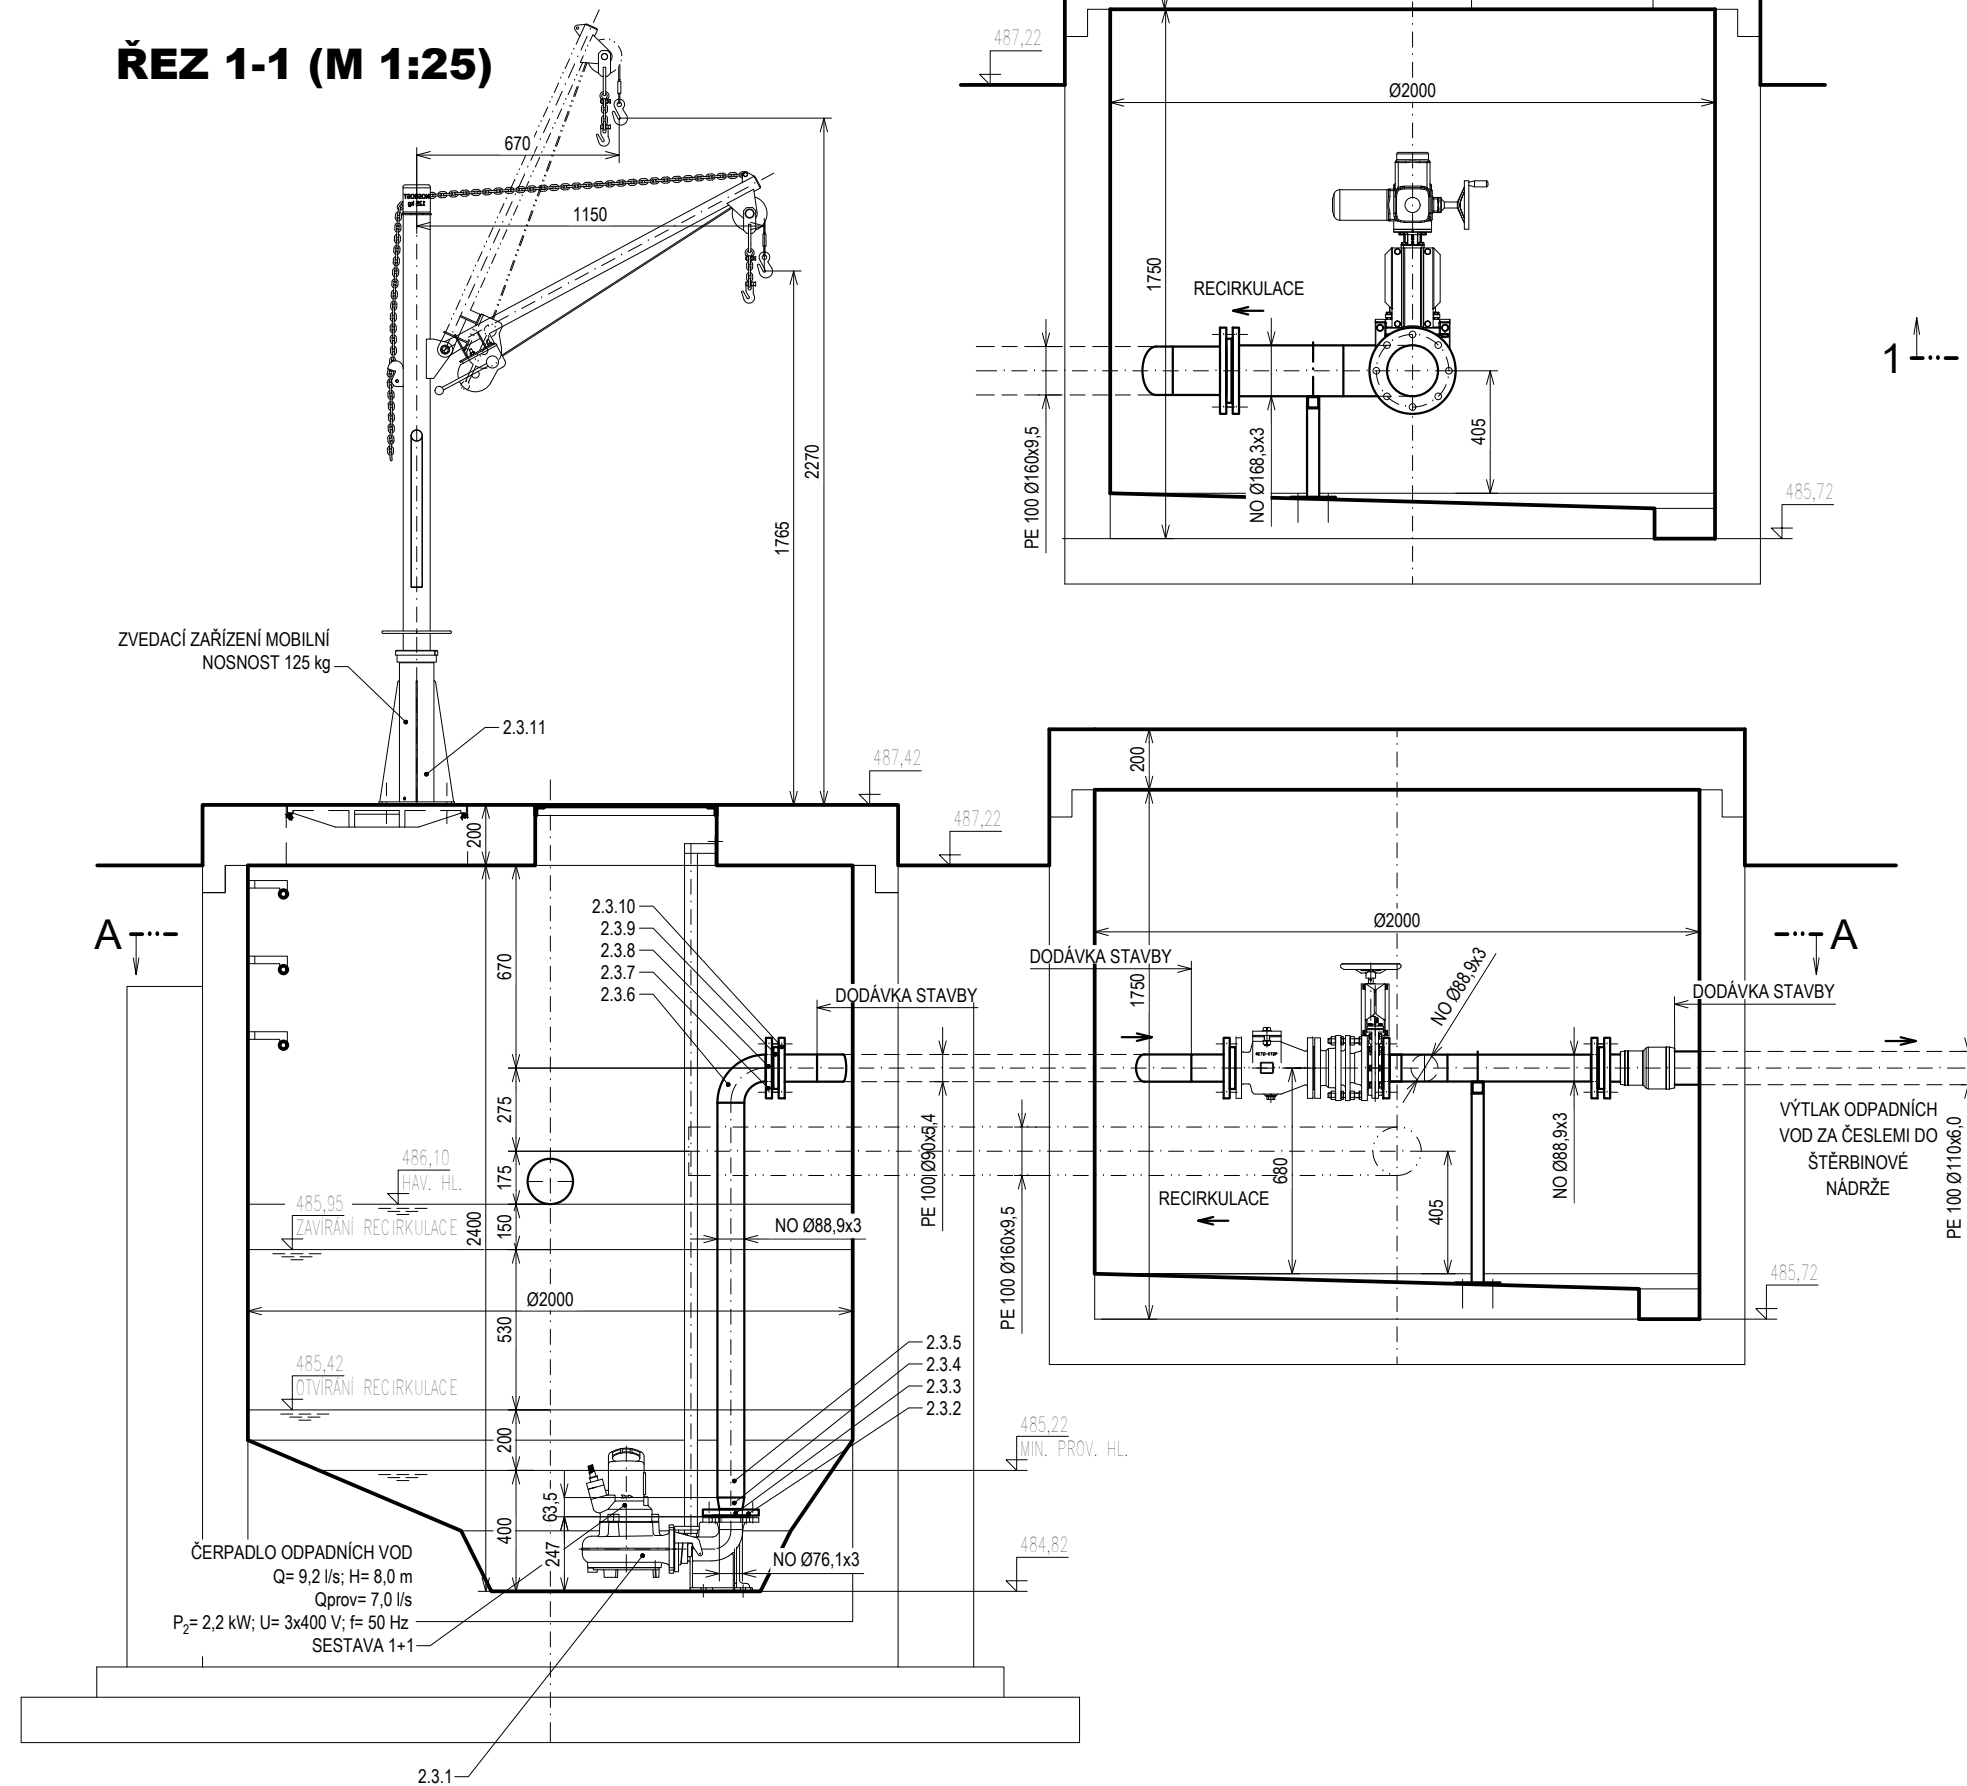

### ŘEZ 1-1 (M 1:25)

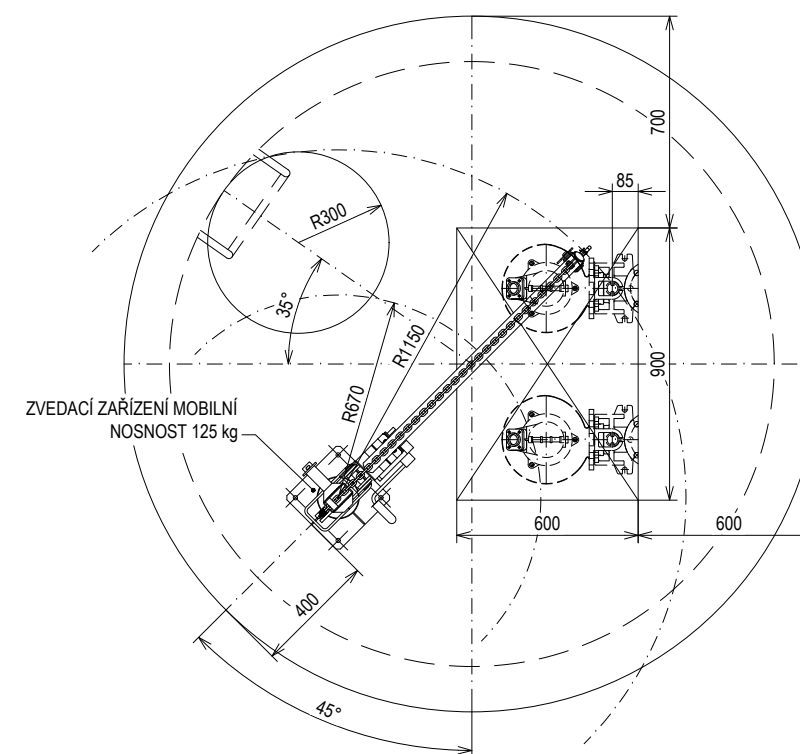

## PŪDORYS (M 1:25)



POZNÁMKA:

HLAV.INŽENÝR	ZODPOVĚD.PROJEKTANT	VYPRACOVAL	KRESLIL	KONTROLOVAL	 <div>SENOVÁŽNÉ NÁM. 1 ČESKÉ BUDĚJOVICE 370 01 tel.385775111</div>	
ING.KIBRIK	ING.KIBRIK	J.MIKL	J.MIKL	V.HRUBÝ		
						
INVESTOR Obec Staré Hobzí, 378 71 Staré Hobzí 35					ZAK.Č. 1661–81	
KRAJ JIHOČESKÝ		OBEC STARÉ HOBZÍ			ARCH. Č. 1661	
AKCE <div>STARÉ HOBZÍ</div> <div>- čistírna odpadních vod, intenzifikace a rekonstrukce</div>					FORMAT 3x A4	KOPIE
					DATUM 12/2021	
					STUPEŇ DPS	
					MĚŘÍTKO 1:25	
OBSAH <div>ČERPACÍ STANICE ČS2</div>					VÝKR. Č. 7	ČÁST D.2.1