




ŘEZ 1-1 (M 1:25)

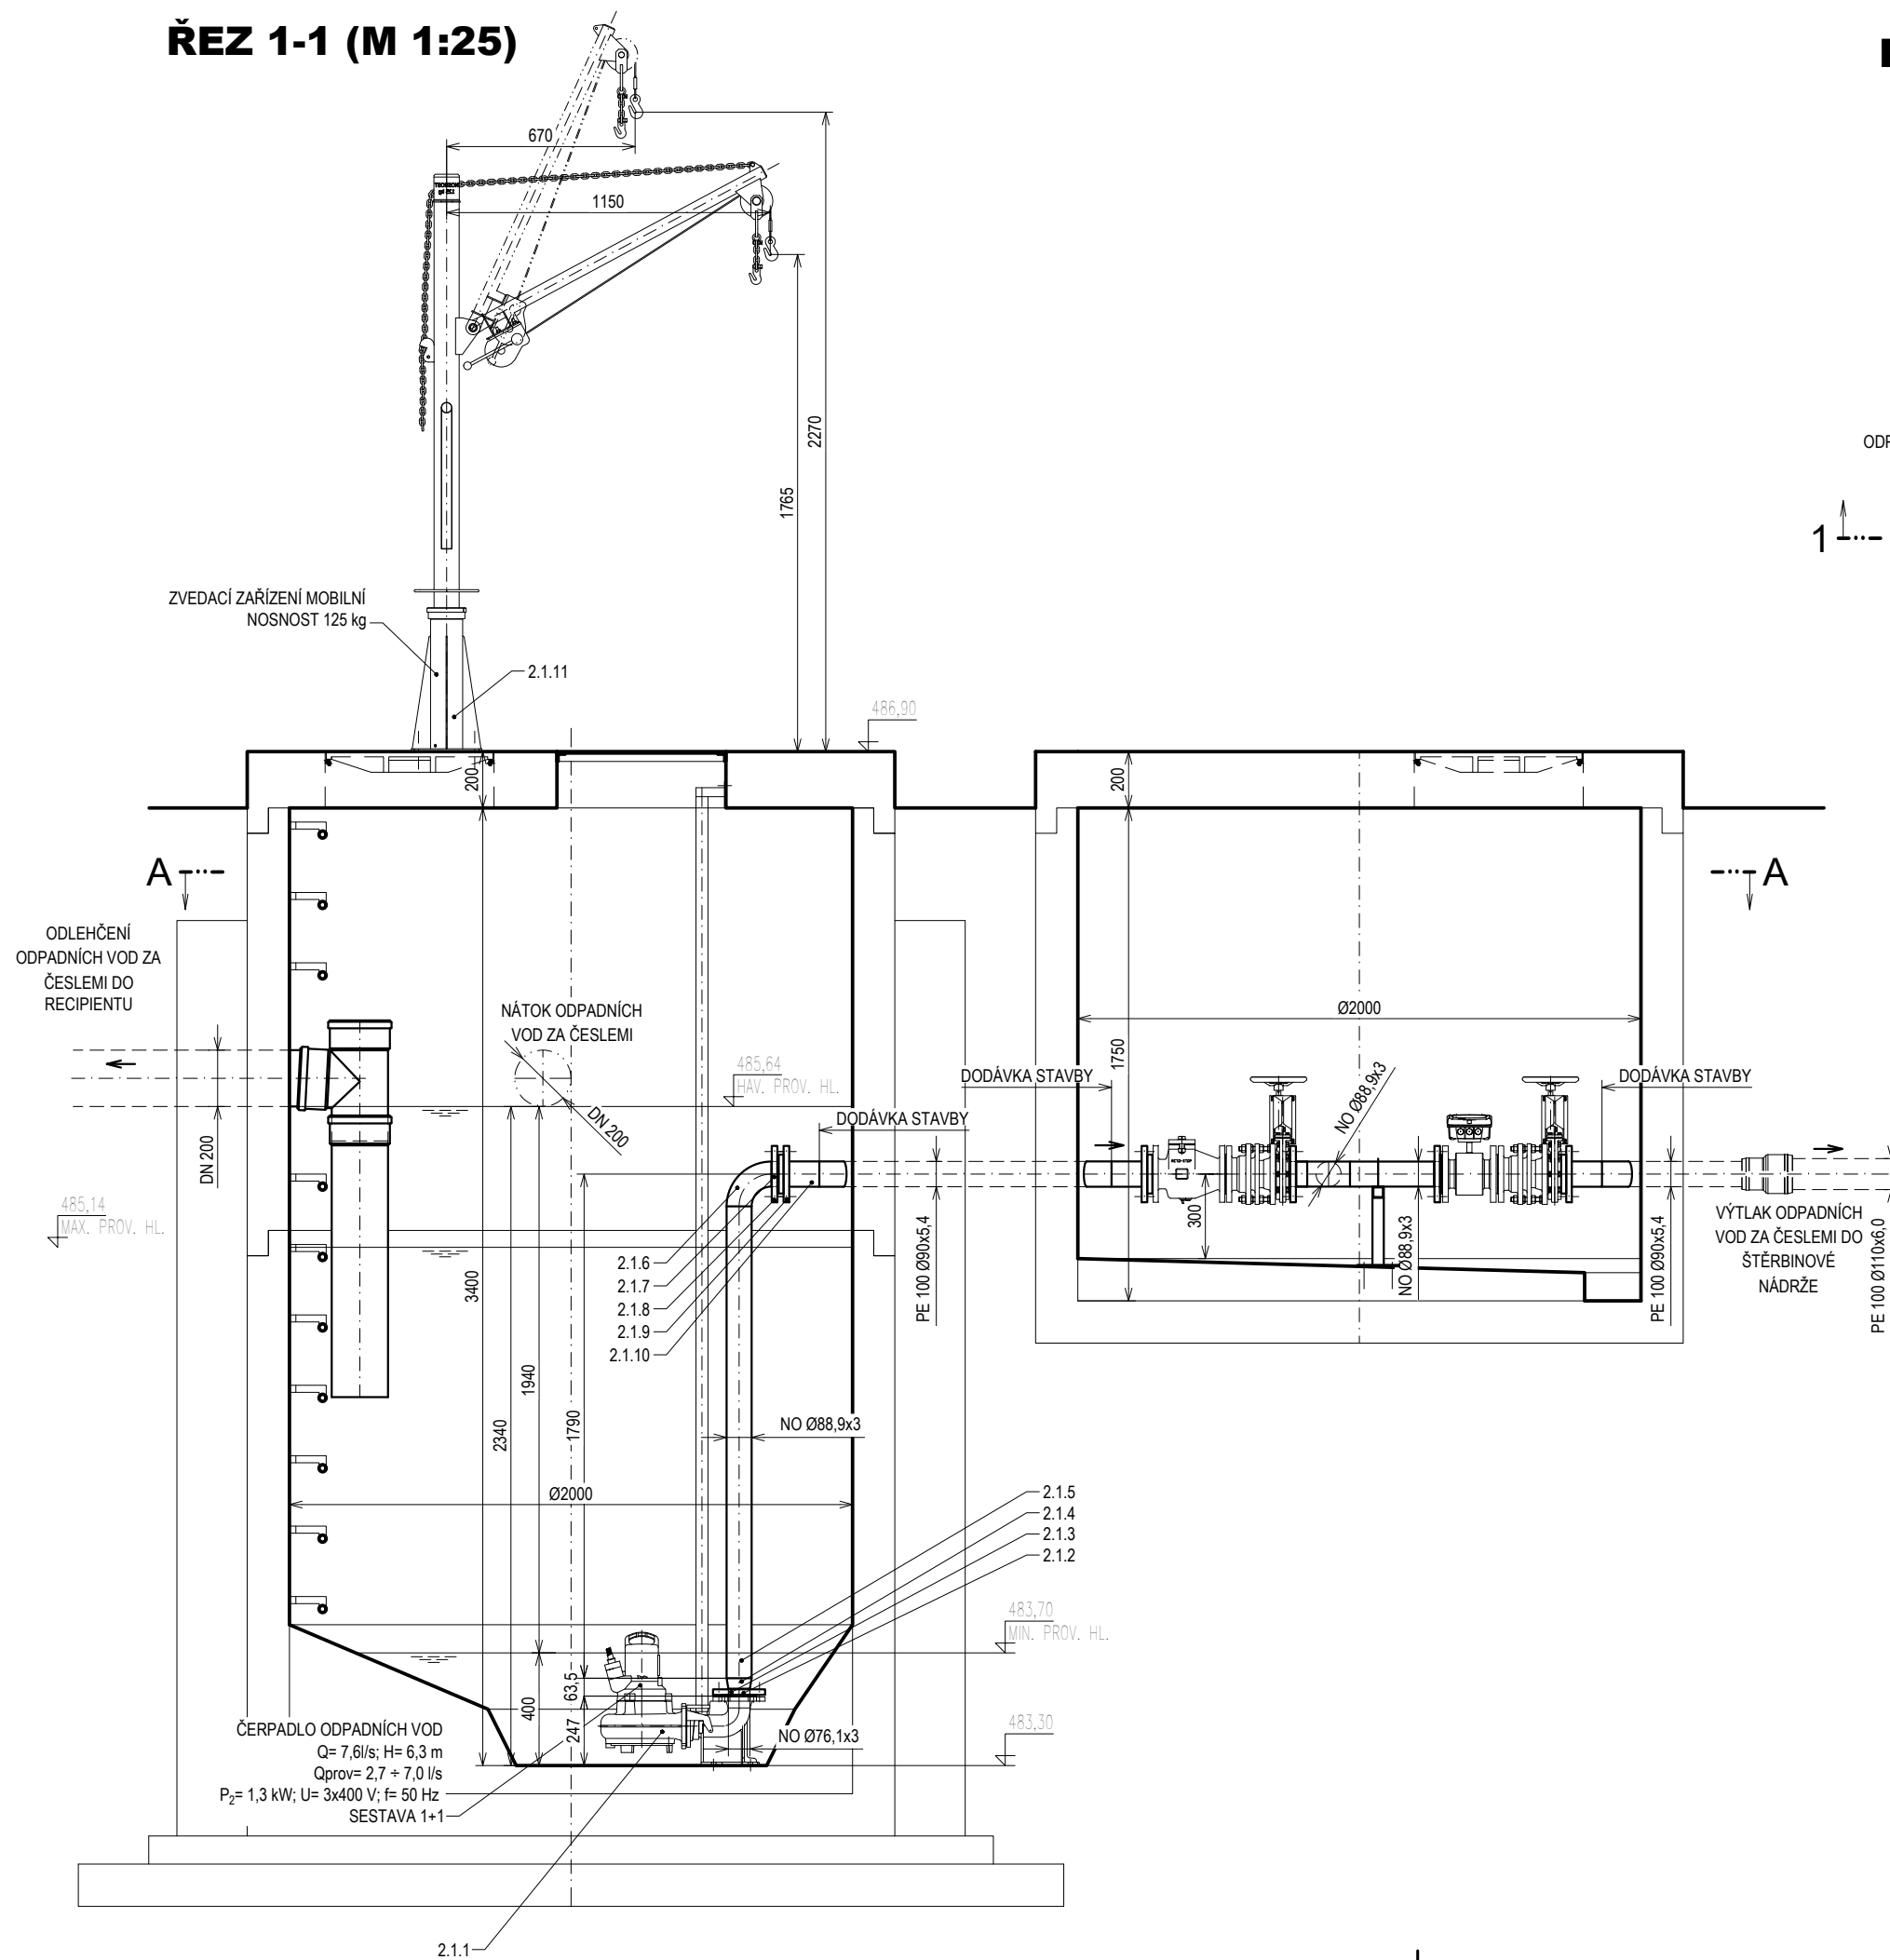


PŮDORYSNÝ ŘEZ A-A (M 1:25)

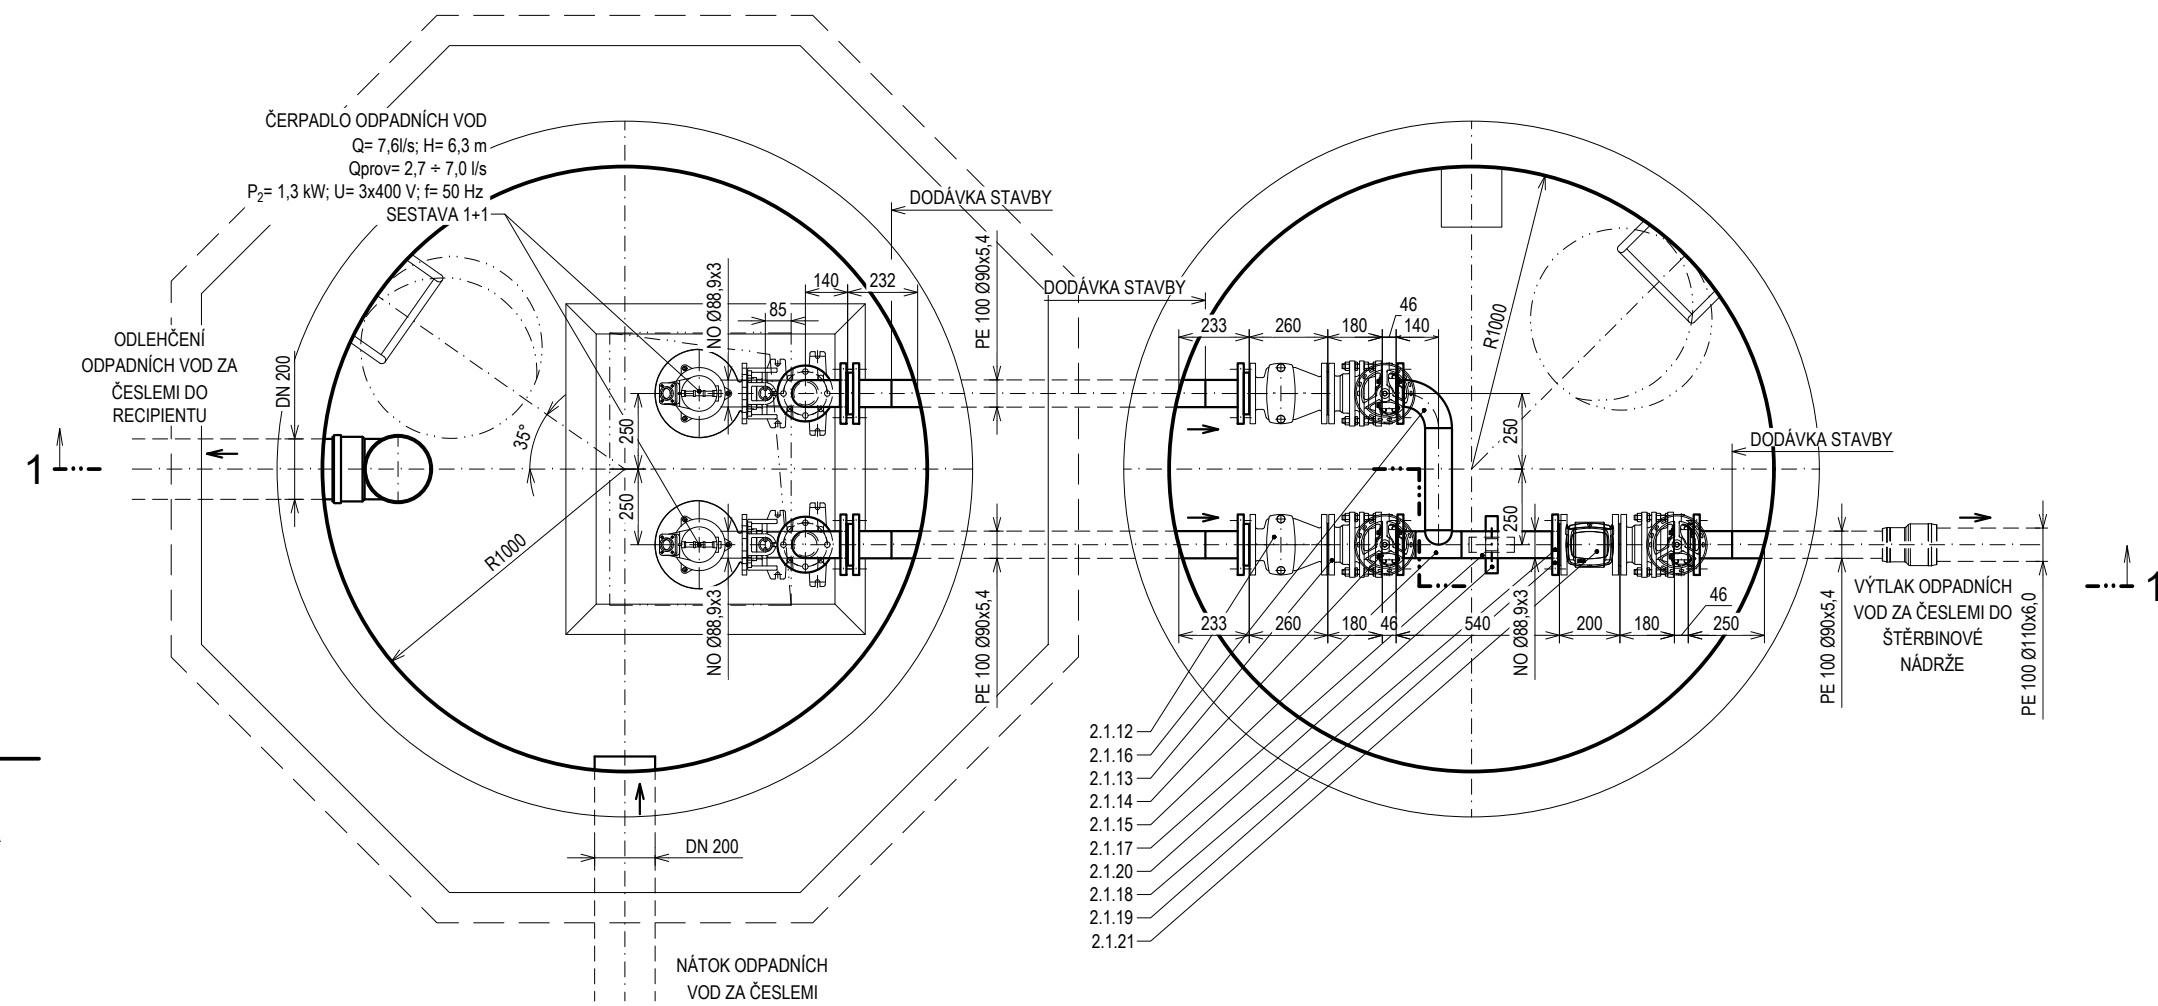

PŪDORYS (M 1:25)

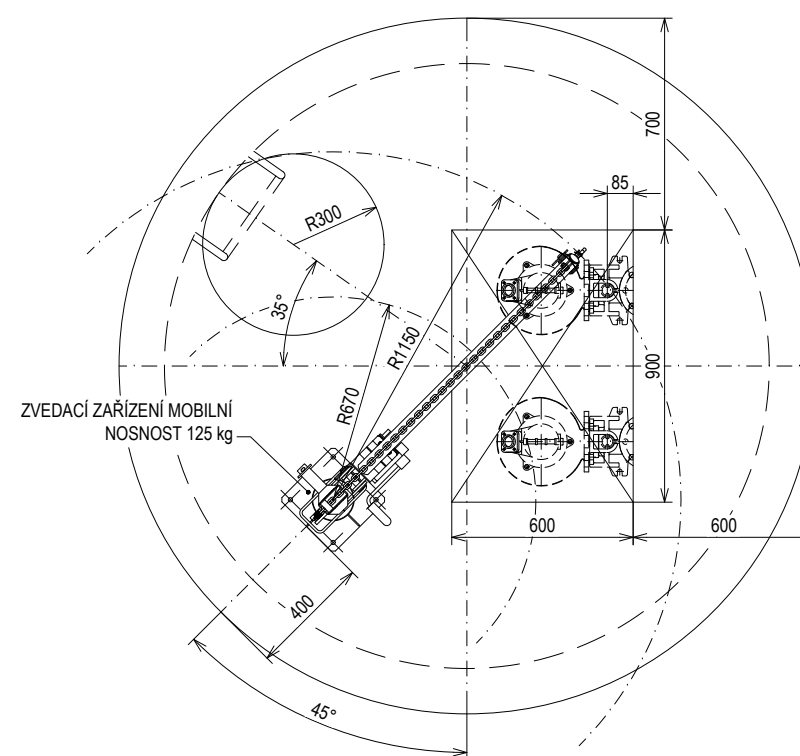

POZNÁMKA:

HLAV. INŽENÝR		ZODPOVĚD. PROJEKTANT		VYPRACOVAL		KRESLIL		KONTROLOVAL		<div></div> <div>SENOVÁŽNÉ NÁM. 1 ČESKÉ BUDĚJOVICE 370 01 tel. 385775111</div>			
ING. KIBRIK		ING. KIBRIK		J. MIKL		J. MIKL		V. HRUBÝ					
<i>V. Biskup</i>		<i>V. Biskup</i>						<i>Hrubý</i>					
INVESTOR Obec Staré Hobzí, 378 71 Staré Hobzí 35											ZAK.Č. 1661-81		
KRAJ JIHOČESKÝ				OBEC STARÉ HOBZÍ							ARCH. Č. 1661		
<div>AKCE</div> <div>STARÉ HOBZÍ</div> <div>- čistírna odpadních vod, intenzifikace a rekonstrukce</div>											FORMÁT 3xA4		KOPIE
											DATUM 12/2021		
											STUPEŇ DPS		
											MĚŘÍTKO 1:25		
											VÝKR. Č. 4		ČÁST D.2.1
OBSAH											ČERPACÍ STANICE ČS1		