


## LEGENDA :

- LISTNANÝ STROM PRŮM. KMENE 200 MM
- JEHLIČNATÝ STROM PRŮM. KMENE 200 MM
- KEŘE VÝŠKY 1000-2500 MM
- KEŘE VÝŠKY 600-2000 MM
- ŽIVÝ PLOT VÝŠKY 1000 MM
- HRANICE VÝKOPU

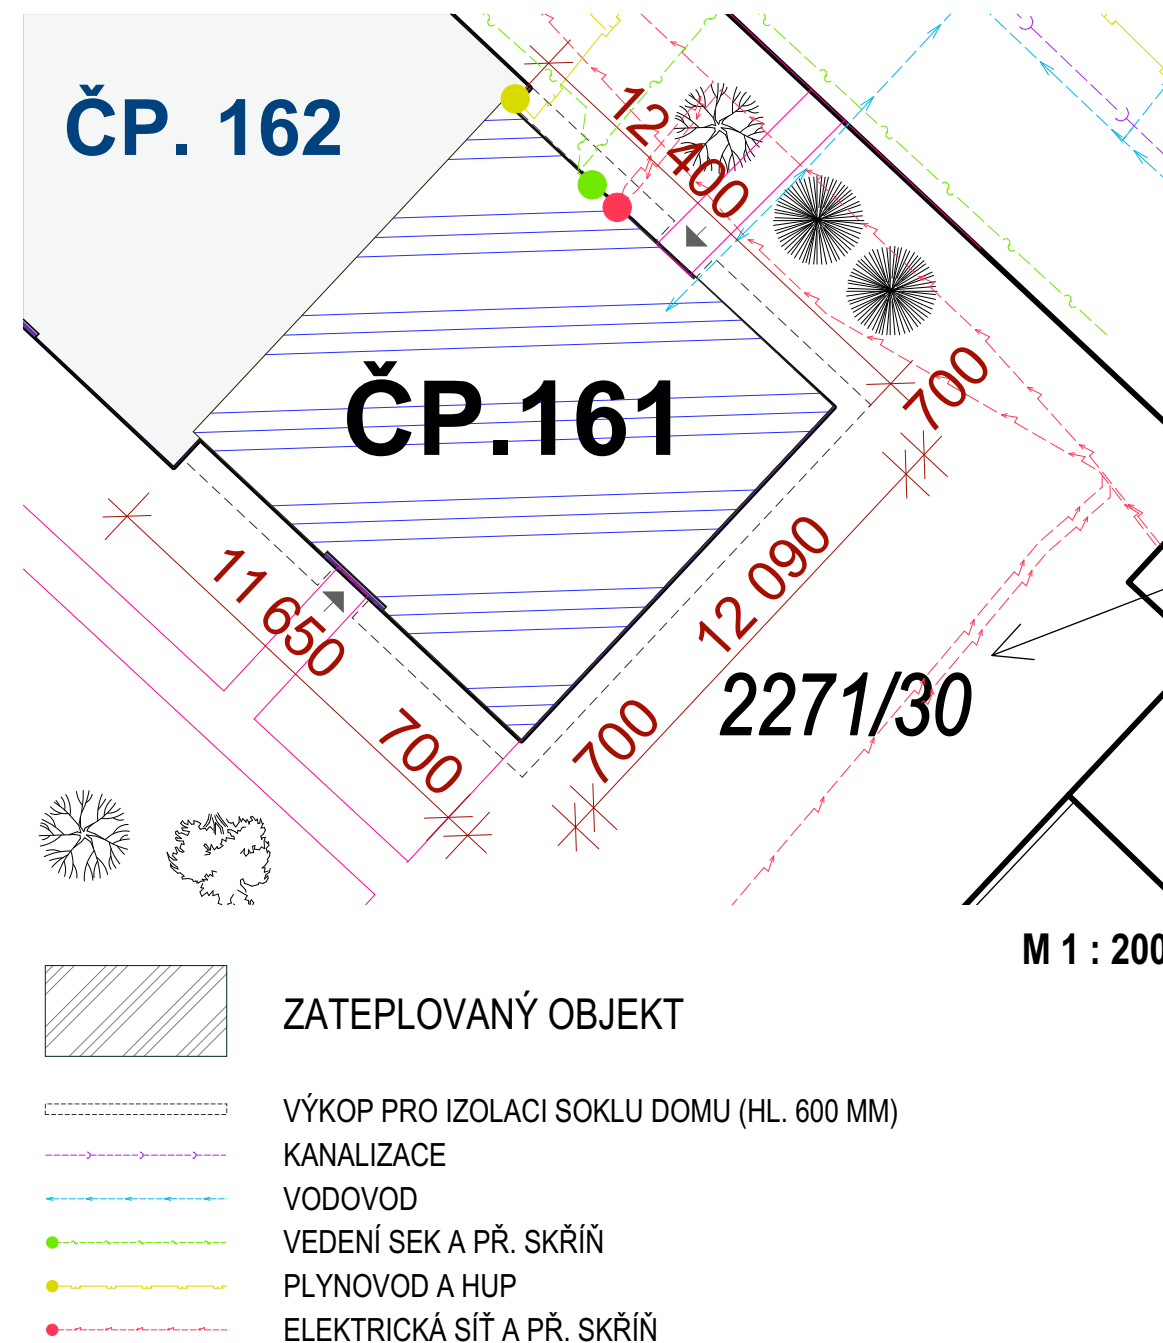

## ZATEPLOVANÝ OBJEKT



- VÝKOP PRO IZOLACI SOKLU DOMU (HL. 600 MM)
- KANALIZACE
- VODOVOD
- VEDENÍ SEK A PŘ. SKŘÍŇ
- PLYNOVOD A HUP
- ELEKTRICKÁ SÍŤ A PŘ. SKŘÍŇ

Zodpovědný projektant : Mgr.A. Miroslav Misař Purkyňova 3, 586 01 Jihlava		Vypracoval : Mgr.A. Miroslav Misař		Mgr.A. MIROSLAV MISAŘ AUTORIZOVANÝ ARCHITEKT PROJEKTOVÁ ČINNOST VE VÝSTAVBĚ 586 01 Jihlava, Purkyňova 3 IČO: 64525104 www.PANARCHITEKT.cz	
Investor : Město Dačice, Krajířova 27, 380 01 Dačice					
Stupeň : DOKUMENTACE PRO STAVEBNÍ ŘÍZENÍ (DSP+DPS+ZDS)					
Akce : SNÍŽENÍ ENERGETICKÉ NÁROČNOSTI BD V LOKALITĚ NIVY, DAČICE PARC. ČÍSLO 2271/32 ZATEPLENÍ DOMU V ULICI NIVY ČP.161		Datum : 9. 2023			
		Měřítko : 1:500, 1:200			
Výkres :  Situace		Formát : 2 x A4			
		Číslo výkresu :  C1			
		Paré:			

SKUTEČNÉ ROZMĚRY NUTNO OVĚRIT NA MÍSTĚ, NEDÍLNOU SOUČÁSTÍ DOKUMENTACE JE TECHNICKÁ ZPRÁVA