


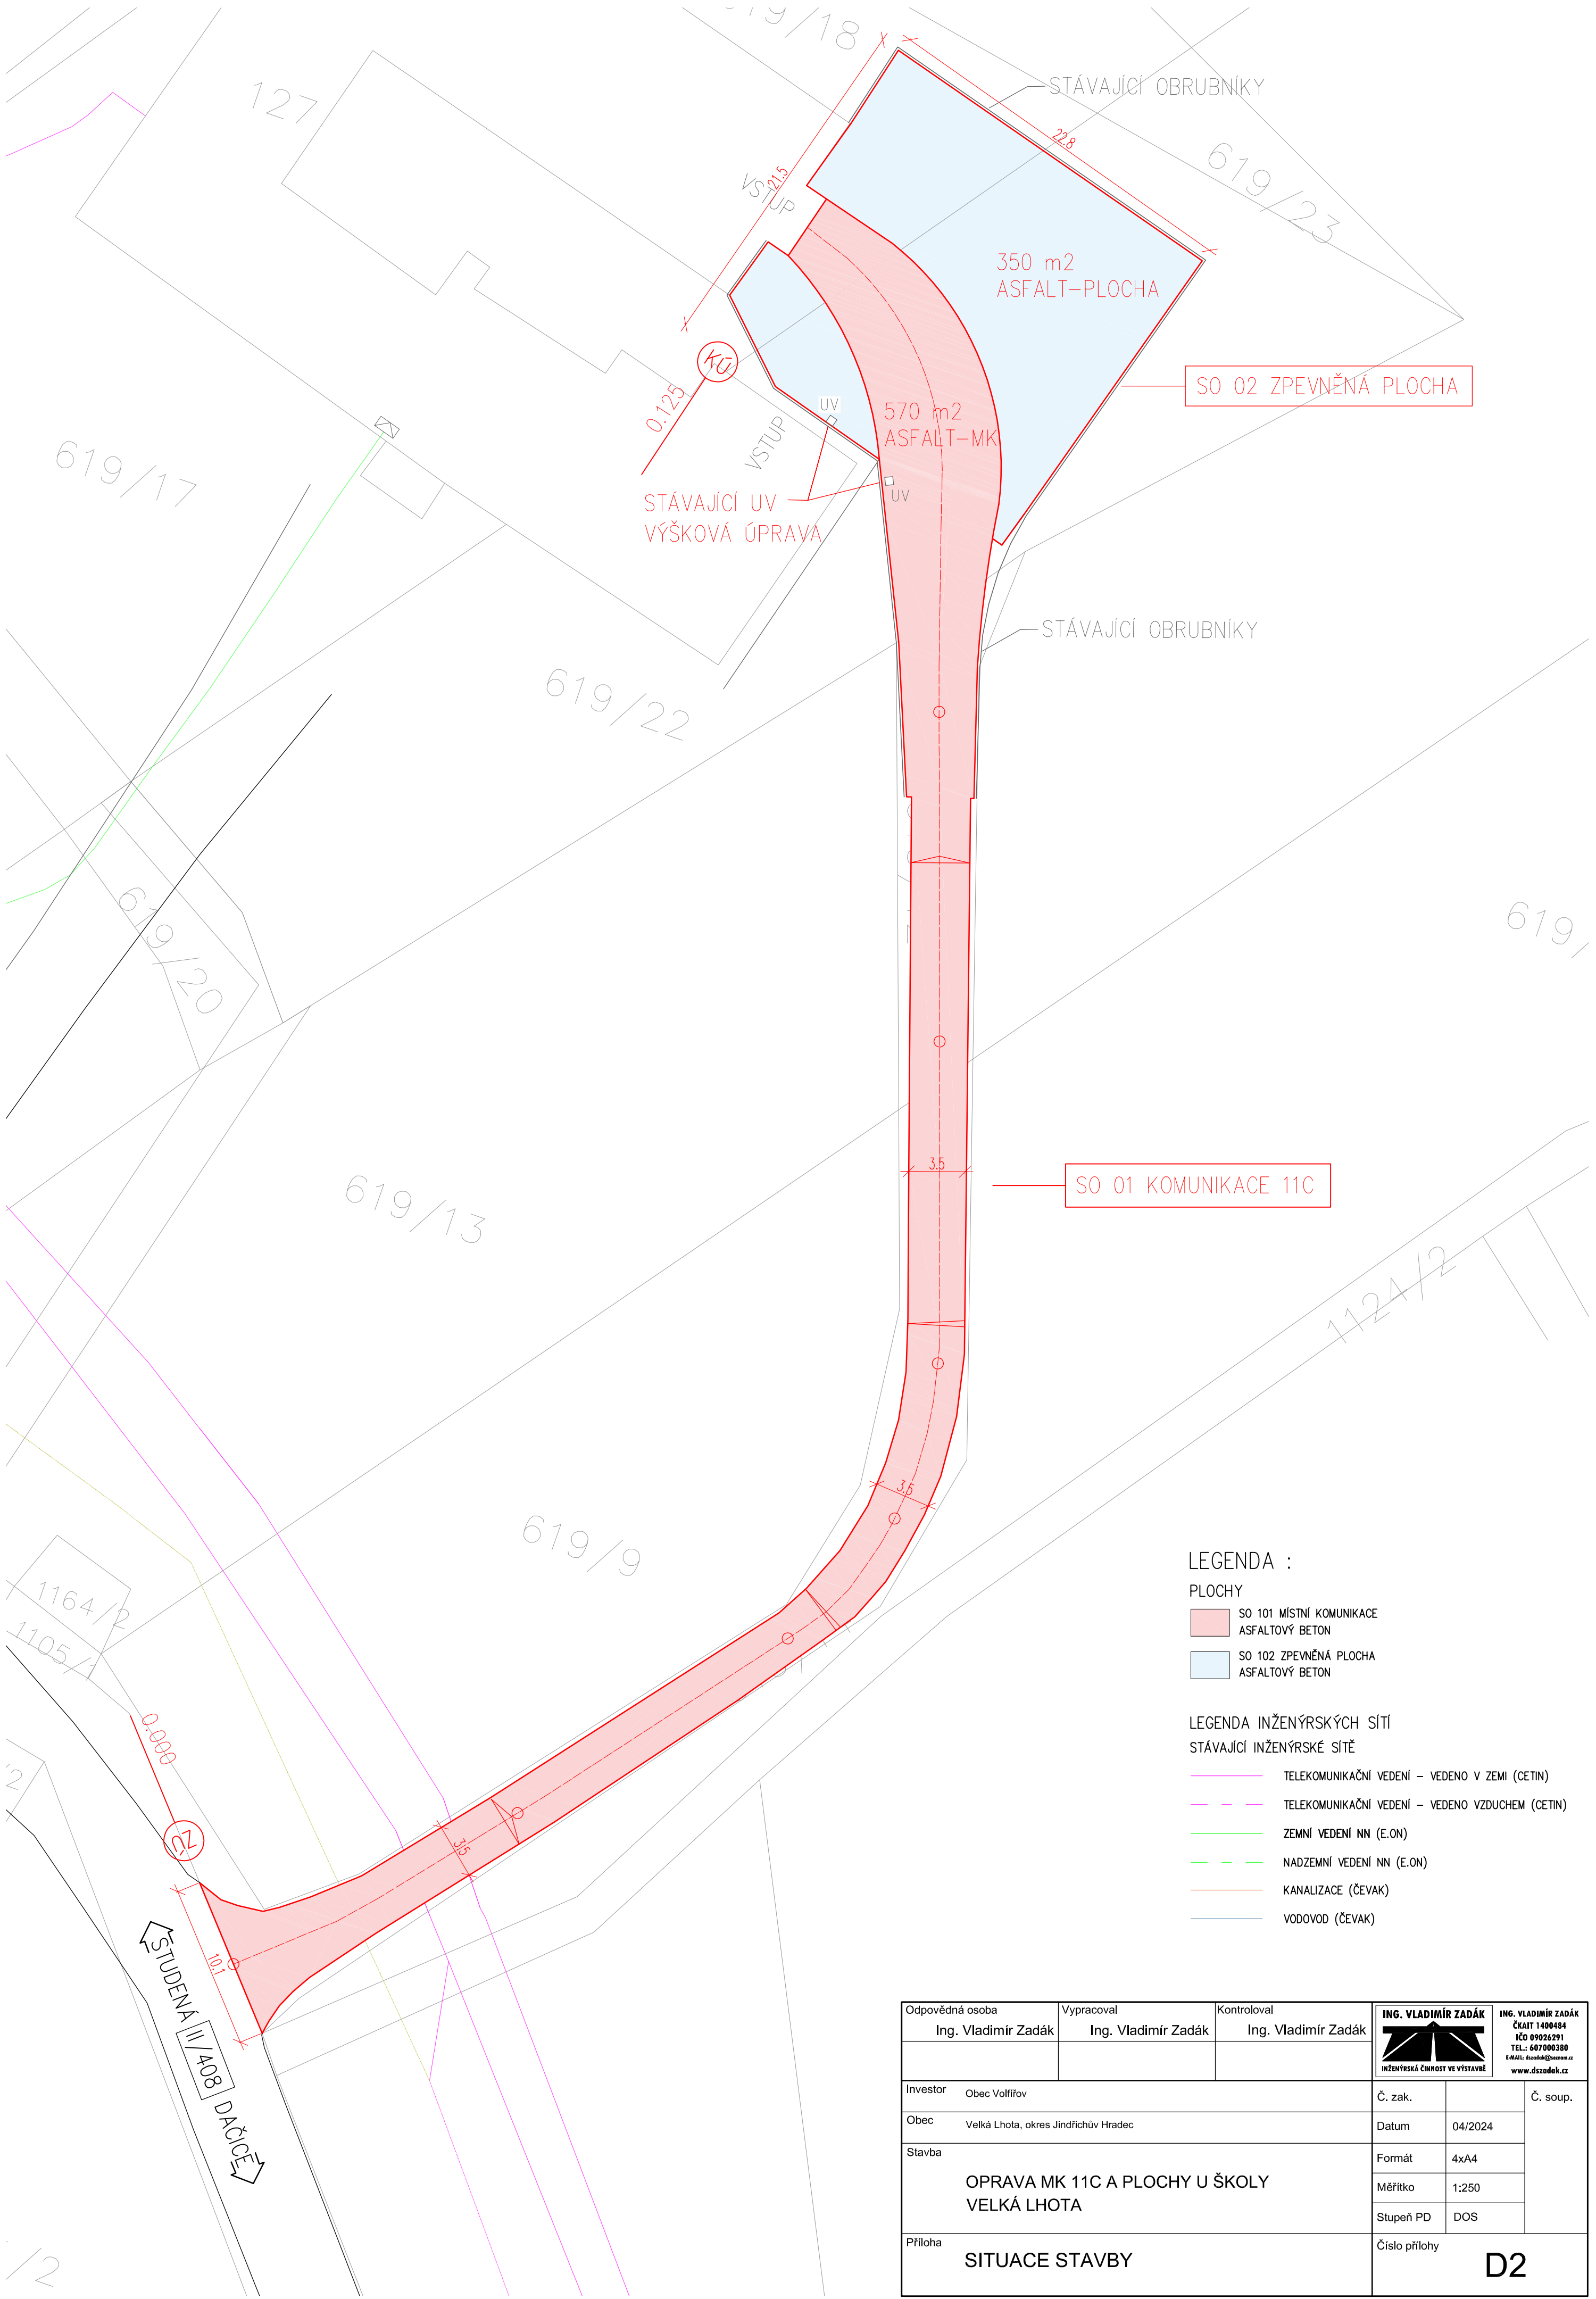

LEGENDA :

PLOCHY

- SO 101 MÍSTNÍ KOMUNIKACE
ASFALTOVÝ BETON
- SO 102 ZPEVNĚNÁ PLOCHA
ASFALTOVÝ BETON

LEGENDA INŽENÝRSKÝCH SÍTÍ

STÁVAJÍCÍ INŽENÝRSKÉ SÍTĚ

- TELEKOMUNIKAČNÍ VEDENÍ – VEDENO V ZEMI (ČETIN)
- TELEKOMUNIKAČNÍ VEDENÍ – VEDENO VZDUchem (ČETIN)
- ZEMNÍ VEDENÍ NN (E.ON)
- NADZEMNÍ VEDENÍ NN (E.ON)
- KANALIZACE (ČEVAK)
- VODOVOD (ČEVAK)

Odpovědná osoba		Vypracoval		Kontroloval		ING. VLADIMÍR ZADÁK  INŽENÝRSKÁ ČINNOST VE VÝSTAVĚ		ING. VLADIMÍR ZADÁK ČKAIT 1400484 IČO: 09026291 TEL.: 607000380 E-MAIL: dzadok@seznam.cz www.dzadok.cz	
Ing. Vladimír Zadák		Ing. Vladimír Zadák		Ing. Vladimír Zadák					
Investor Obec Volfřívov						Č. zak.		Č. soup.	
Obec Velká Lhota, okres Jindřichův Hradec						Datum 04/2024			
Stavba OPRAVA MK 11C A PLOCHY U ŠKOLY VELKÁ LHOTA						Formát 4xA4			
						Měřítko 1:250			
Příloha SITUACE STAVBY						Stupeň PD DOS			
						Číslo přílohy D2			