
 


LEGENDA :

- LISTNANÝ STROM PRŮM. KMENE 200 MM
- JEHLIČNATÝ STROM PRŮM. KMENE 200 MM
- KEŘE VÝŠKY 1000-2500 MM
- KEŘE VÝŠKY 600-2000 MM
- ŽIVÝ PLOT VÝŠKY 1000 MM
- HRANICE VÝKOPU

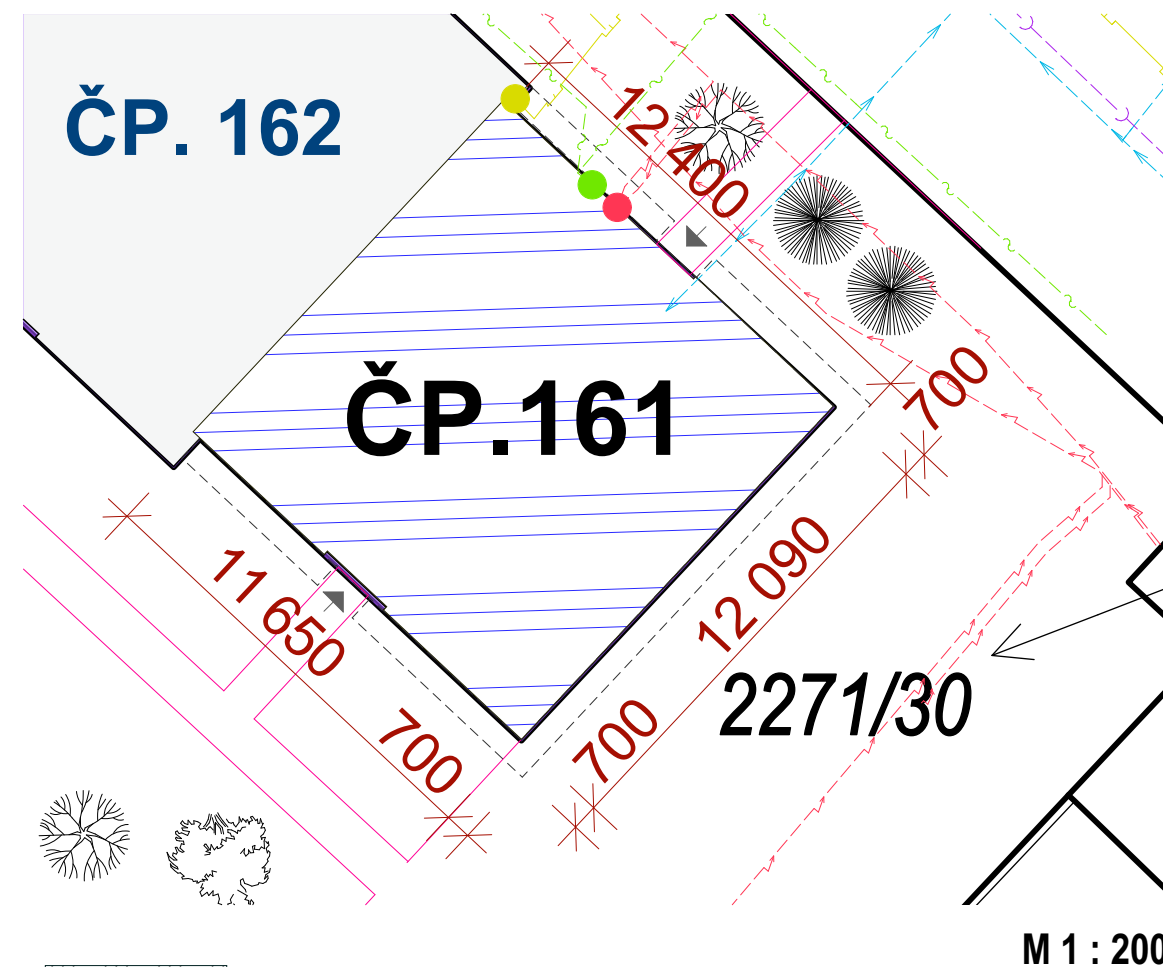

ZATEPLOVANÝ OBJEKT



VÝKOP PRO IZOLACI SOKLU DOMU (HL. 600 MM)



KANALIZACE



VODOVOD



VEDENÍ SEK A PŘ. SKŘÍŇ





PLYNOVOD A HUP



ELEKTRICKÁ SÍŤ A PŘ. SKŘÍŇ


Zodpovědný projektant : Mgr.A. Miroslav Misař Purkyňova 3, 586 01 Jihlava		Vypracoval : Mgr.A. Miroslav Misař		Mgr.A. MIROSLAV MISAŘ AUTORIZOVANÝ ARCHITEKT PROJEKTOVÁ ČINNOST VE VÝSTAVBĚ 586 01 Jihlava, Purkyňova 3 IČO: 64525104 www.PANARCHITEKT.cz	
Investor : Město Dačice, Krajířova 27, 380 01 Dačice		Stupeň : DOKUMENTACE PRO STAVEBNÍ ŘÍZENÍ (DSP+DPS+ZDS)			
Akce : SNÍŽENÍ ENERGETICKÉ NÁROČNOSTI BD V LOKALITĚ NIVY, DAČICE PARC. ČÍSLO 2271/32 ZATEPLENÍ DOMU V ULICI NIVY ČP.161					
Výkres : Situace		Datum :		9. 2023	
		Měřítko :		1:500, 1:200	
		Formát :		2 x A4	
		Číslo výkresu :		Paré:	
		C1			

SKUTEČNÉ ROZMĚRY NUTNO OVĚRIT NA MÍSTĚ, NEDÍLNOU SOUČÁSTÍ DOKUMENTACE JE TECHNICKÁ ZPRÁVA

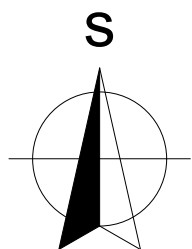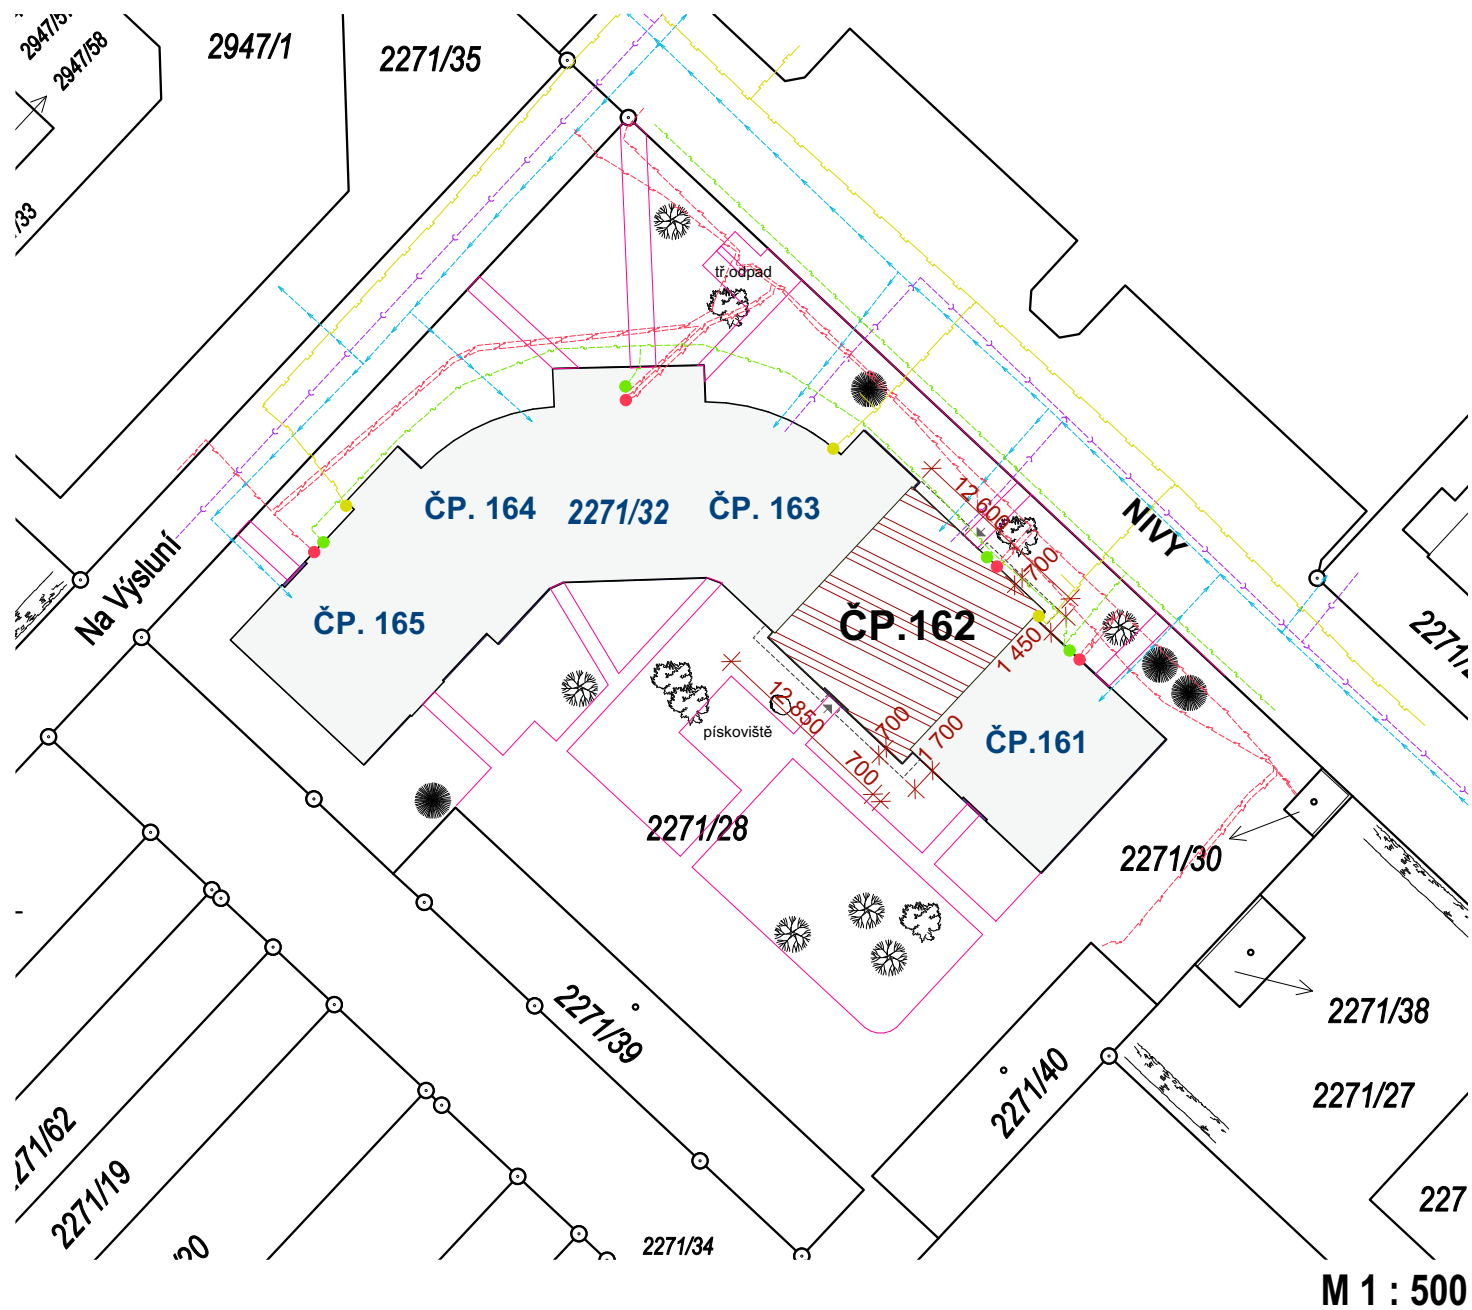

LEGENDA :

- LISTNANÝ STROM PRŮM. KMENE 200 MM
- JEHLIČNATÝ STROM PRŮM. KMENE 200 MM
- KEŘE VÝŠKY 1000-2500 MM
- KEŘE VÝŠKY 600-2000 MM
- ŽIVÝ PLOT VÝŠKY 1000 MM
- HRANICE VÝKOPU

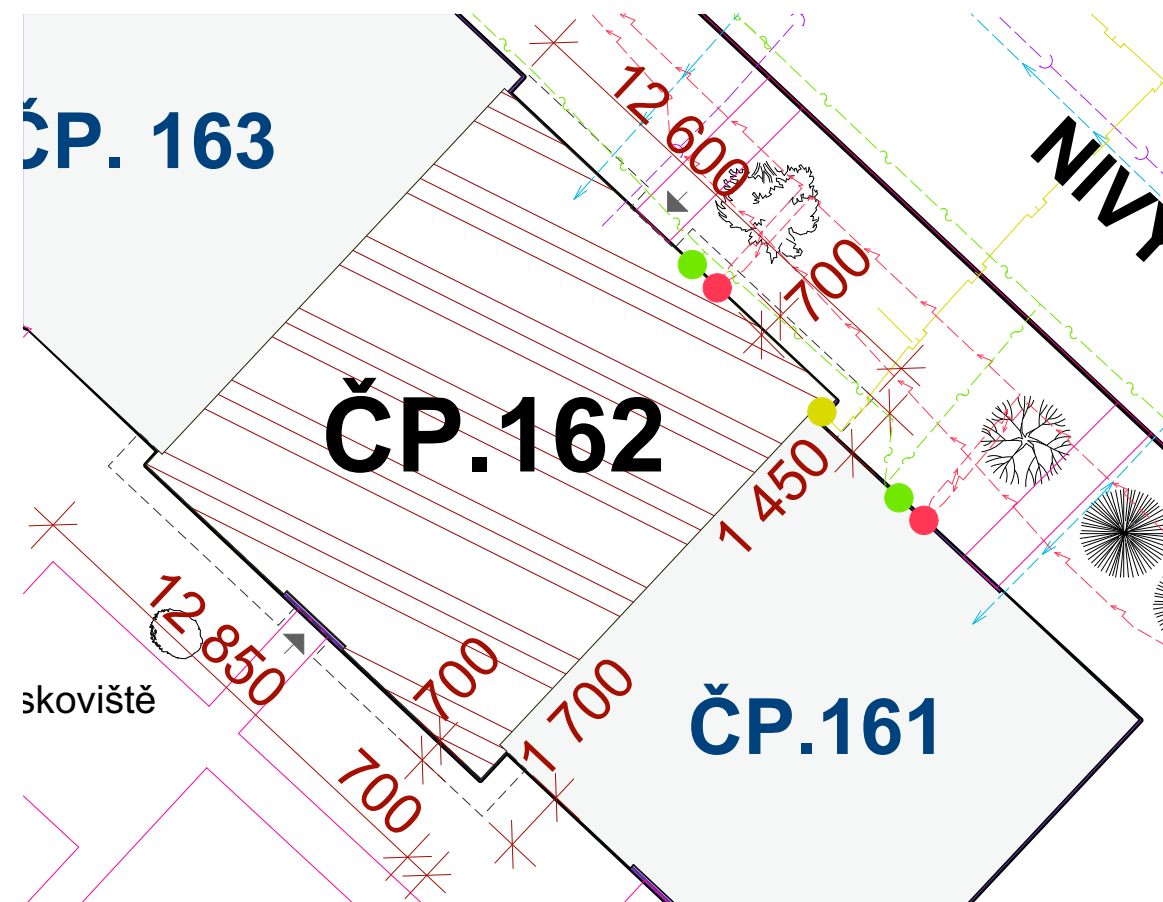

ZATEPLOVANÝ OBJEKT



VÝKOP PRO IZOLACI SOKLU DOMU (HL. 600 MM)



KANALIZACE



VODOVOD



VEDENÍ SEK A PŘ. SKŘÍŇ



PLYNOVOD A HUP





ELEKTRICKÁ SÍŤ A PŘ. SKŘÍŇ

M 1 : 200


Zodpovědný projektant : Mgr.A. Miroslav Misař Purkyňova 3, 586 01 Jihlava		Vypracoval : Mgr.A. Miroslav Misař		Mgr.A. MIROSLAV MISAŘ AUTORIZOVANÝ ARCHITEKT PROJEKTOVÁ ČINNOST VE VÝSTAVBĚ 586 01 Jihlava, Purkyňova 3 IČO: 64525104 www.PANARCHITEKT.cz	
Investor : Město Dačice, Krajířova 27, 380 01 Dačice					
Stupeň : DOKUMENTACE PRO STAVEBNÍ ŘÍZENÍ (DSP+DPS+ZDS)					
Akce : SNÍŽENÍ ENERGETICKÉ NÁROČNOSTI BD V LOKALITĚ NIVY, DAČICE PARC. ČÍSLO 2271/32 ZATEPLENÍ DOMU V ULICI NIVY ČP. 162		Datum : 9. 2023			
		Měřítko : 1:500, 1:200			
Výkres : Situace		Formát : 2 x A4		Číslo výkresu : C1	
		Paré:			

SKUTEČNÉ ROZMĚRY NUTNO OVĚRIT NA MÍSTĚ, NEDÍLNOU SOUČÁSTÍ DOKUMENTACE JE TECHNICKÁ ZPRÁVA

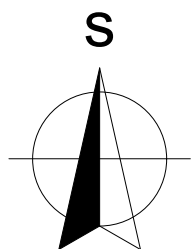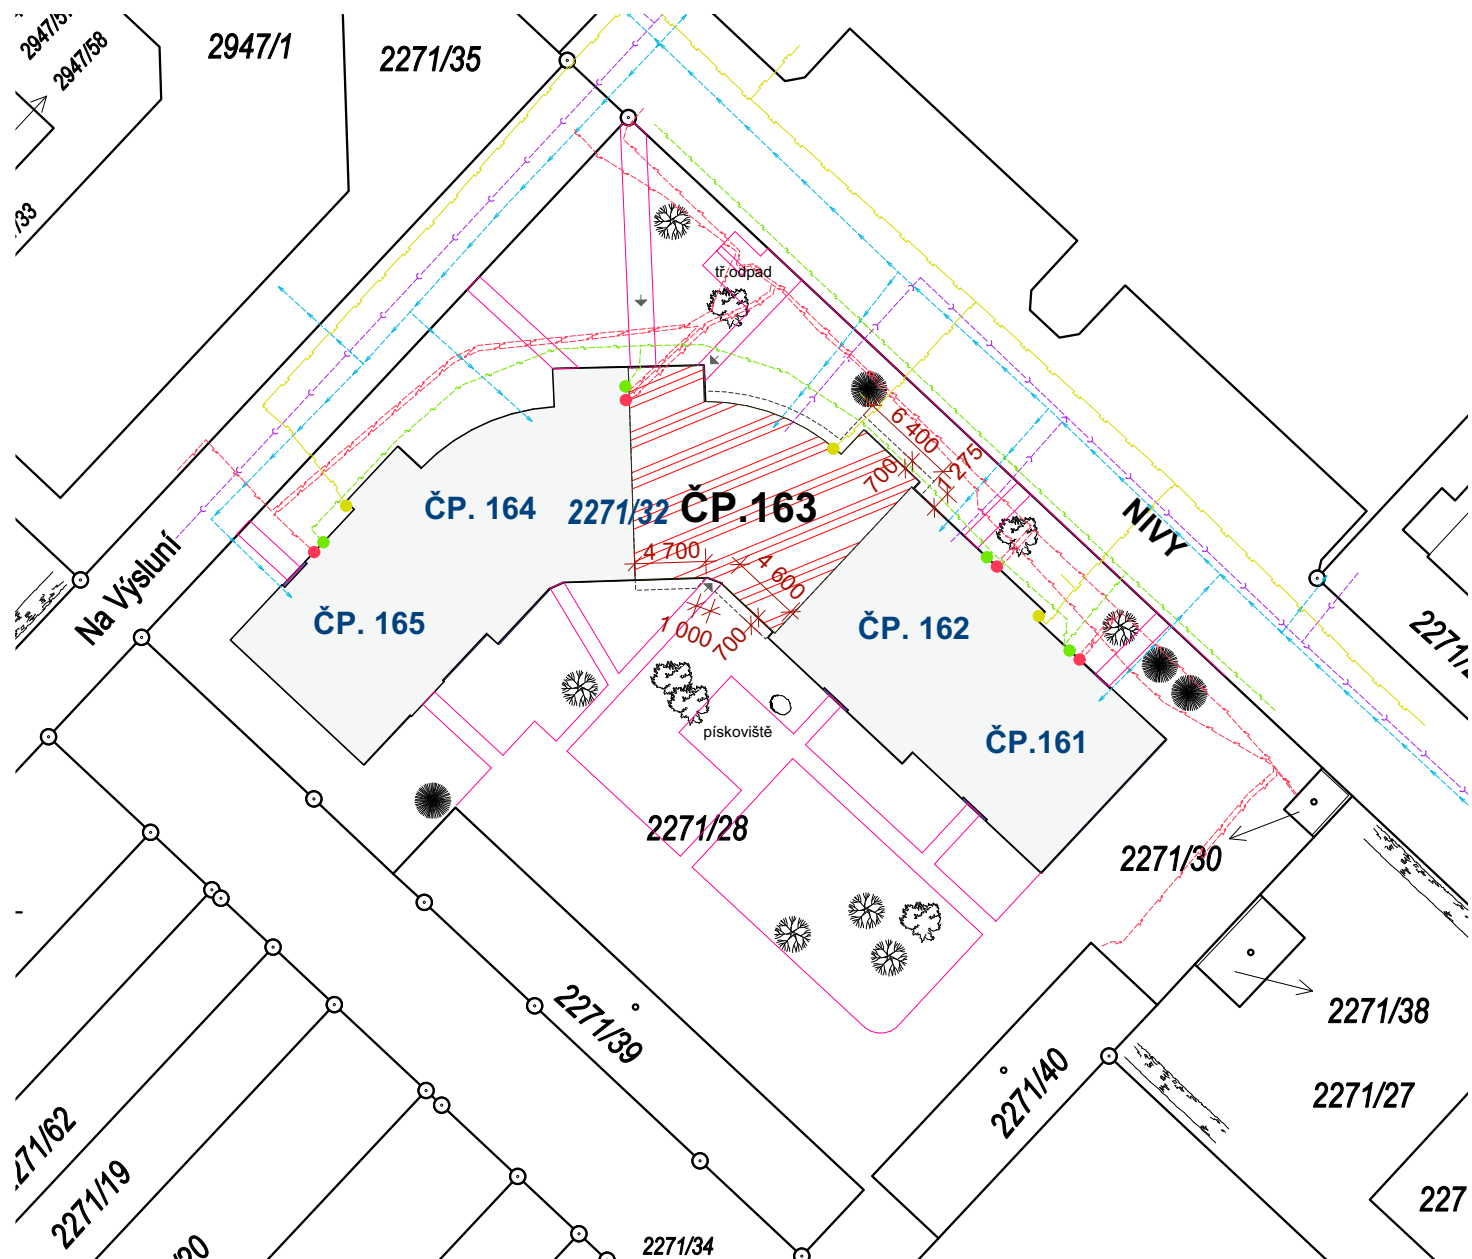


LEGENDA :

- LISTNANÝ STROM PRŮM. KMENE 200 MM
- JEHLIČNATÝ STROM PRŮM. KMENE 200 MM
- KEŘE VÝŠKY 1000-2500 MM
- KEŘE VÝŠKY 600-2000 MM
- ŽIVÝ PLOT VÝŠKY 1000 MM
- HRANICE VÝKOPU

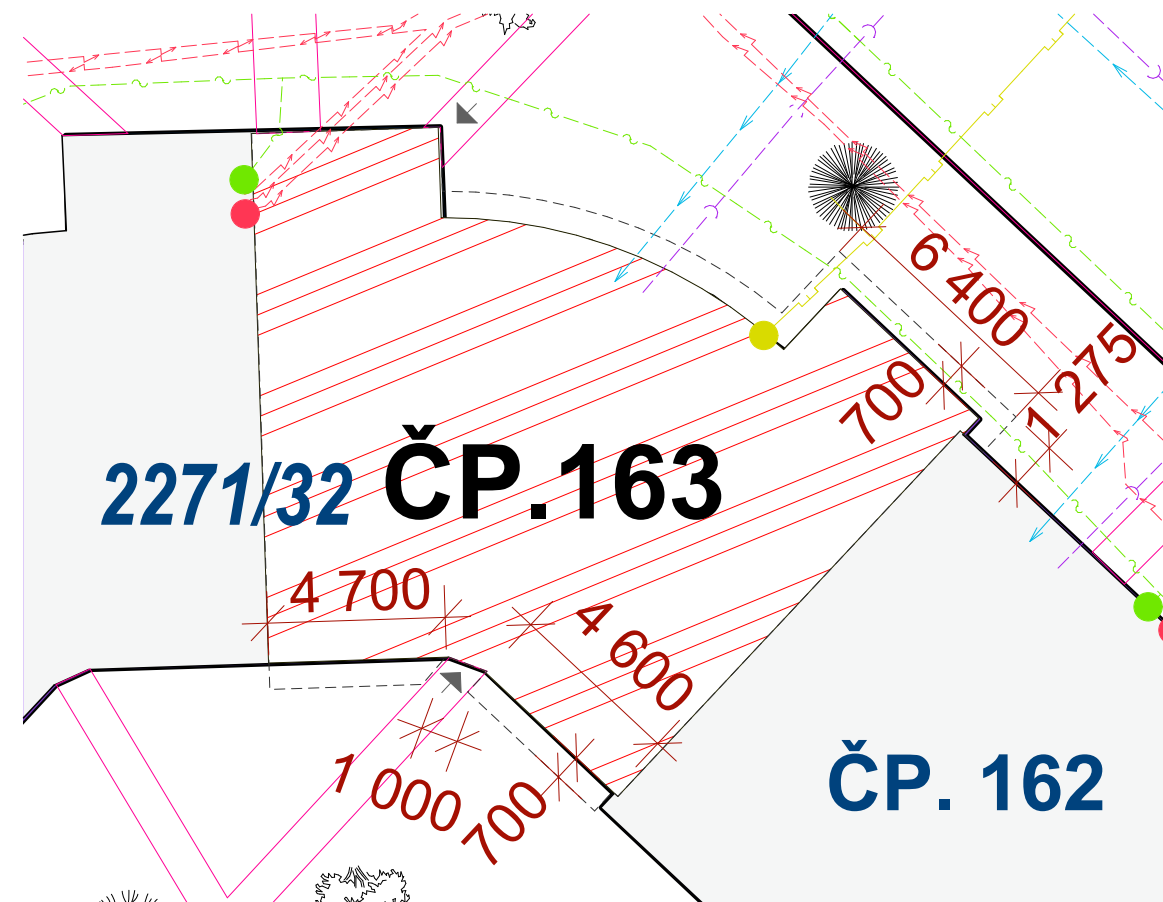

ZATEPLOVANÝ OBJEKT

 

VÝKOP PRO IZOLACI SOKLU DOMU (HL. 600 MM)



KANALIZACE



VODOVOD



VEDENÍ SEK A PŘ. SKŘÍŇ





PLYNOVOD A HUP



ELEKTRICKÁ SÍŤ A PŘ. SKŘÍŇ


Zodpovědný projektant : Mgr.A. Miroslav Misař Purkyňova 3, 586 01 Jihlava		Vypracoval : Mgr.A. Miroslav Misař		Mgr.A. MIROSLAV MISAŘ AUTORIZOVANÝ ARCHITEKT PROJEKTOVÁ ČINNOST VE VÝSTAVBĚ 586 01 Jihlava, Purkyňova 3 IČO: 64525104 www.PANARCHITEKT.cz	
Investor : Město Dačice, Krajířova 27, 380 01 Dačice					
Stupeň : DOKUMENTACE PRO STAVEBNÍ ŘÍZENÍ (DSP+DPS+ZDS)					
Akce : SNÍŽENÍ ENERGETICKÉ NÁROČNOSTI BD V LOKALITĚ NIVY, DAČICE PARC. ČÍSLO 2271/32 ZATEPLENÍ DOMU V ULICI NIVY ČP. 163					
Výkres : Situace		Datum :		9. 2023	
		Měřítko :		1:500, 1:200	
		Formát :		2 x A4	
		Číslo výkresu :		Paré:	
		C1			

SKUTEČNÉ ROZMĚRY NUTNO OVĚRIT NA MÍSTĚ, NEDÍLNOU SOUČÁSTÍ DOKUMENTACE JE TECHNICKÁ ZPRÁVA

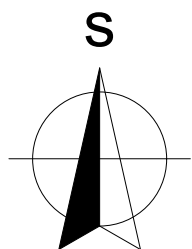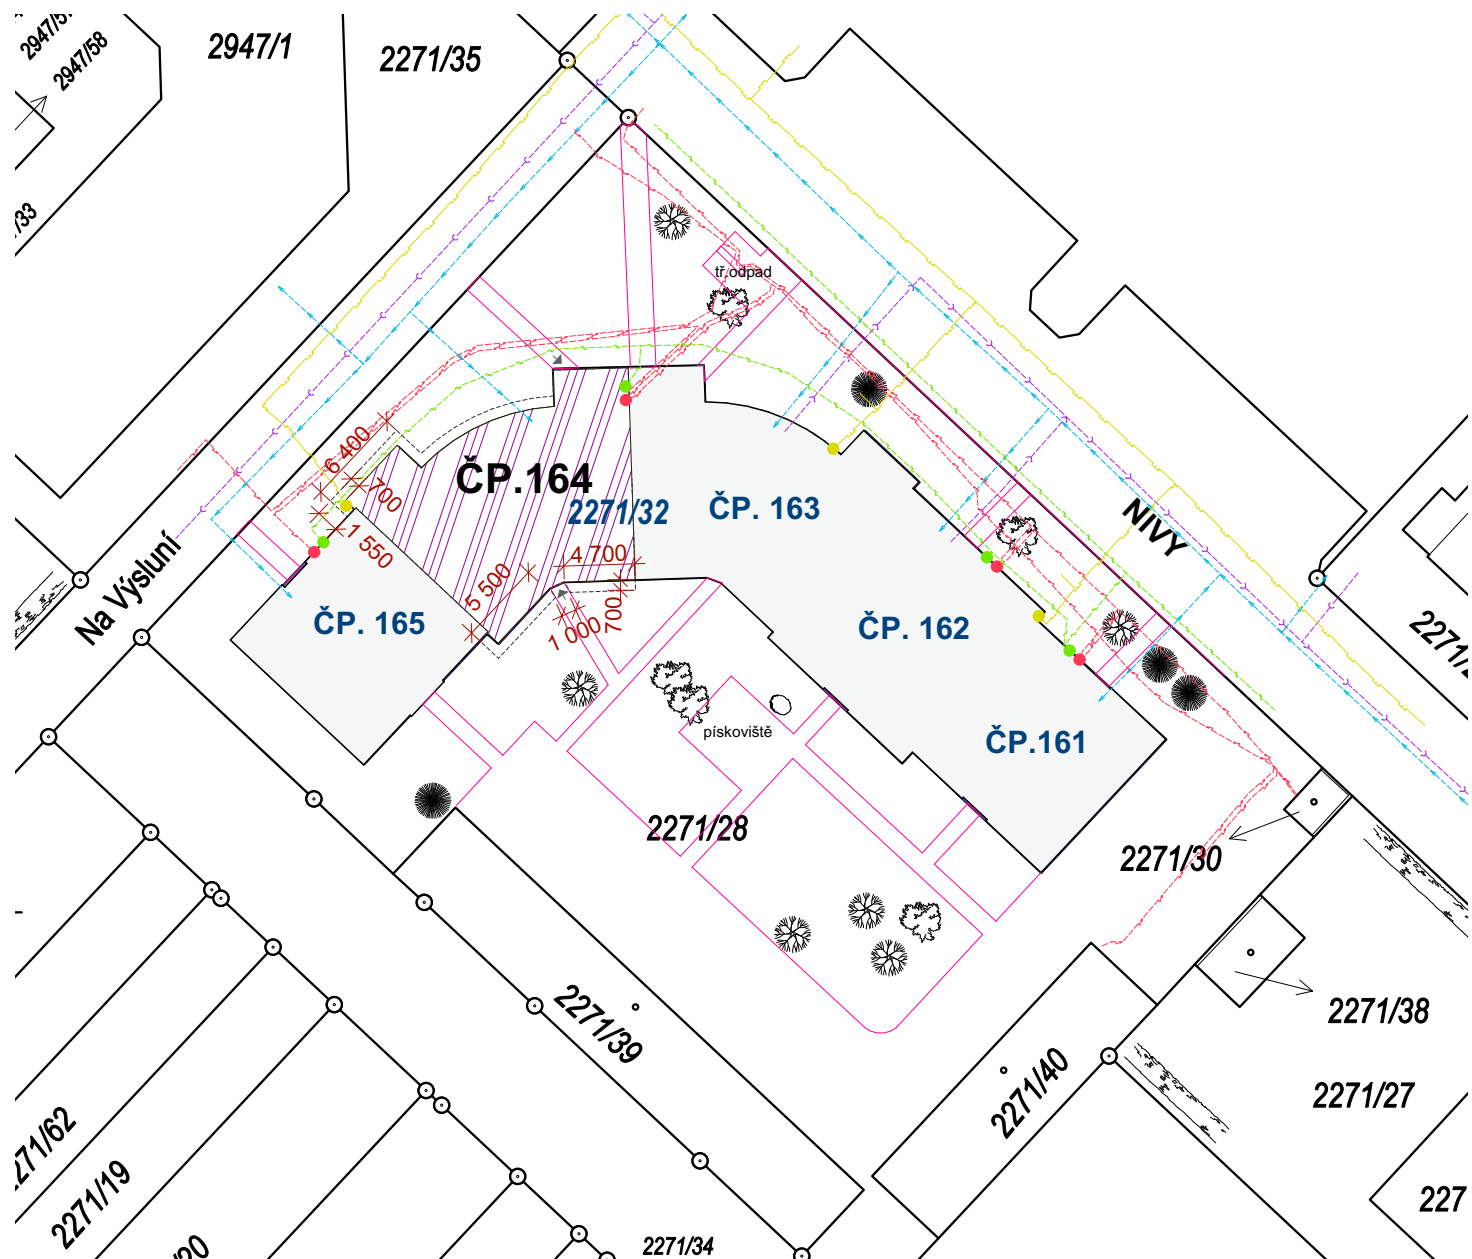


LEGENDA :

- LISTNANÝ STROM PRŮM. KMENE 200 MM
- JEHLIČNATÝ STROM PRŮM. KMENE 200 MM
- KEŘE VÝŠKY 1000-2500 MM
- KEŘE VÝŠKY 600-2000 MM
- ŽIVÝ PLOT VÝŠKY 1000 MM
- HRANICE VÝKOPU

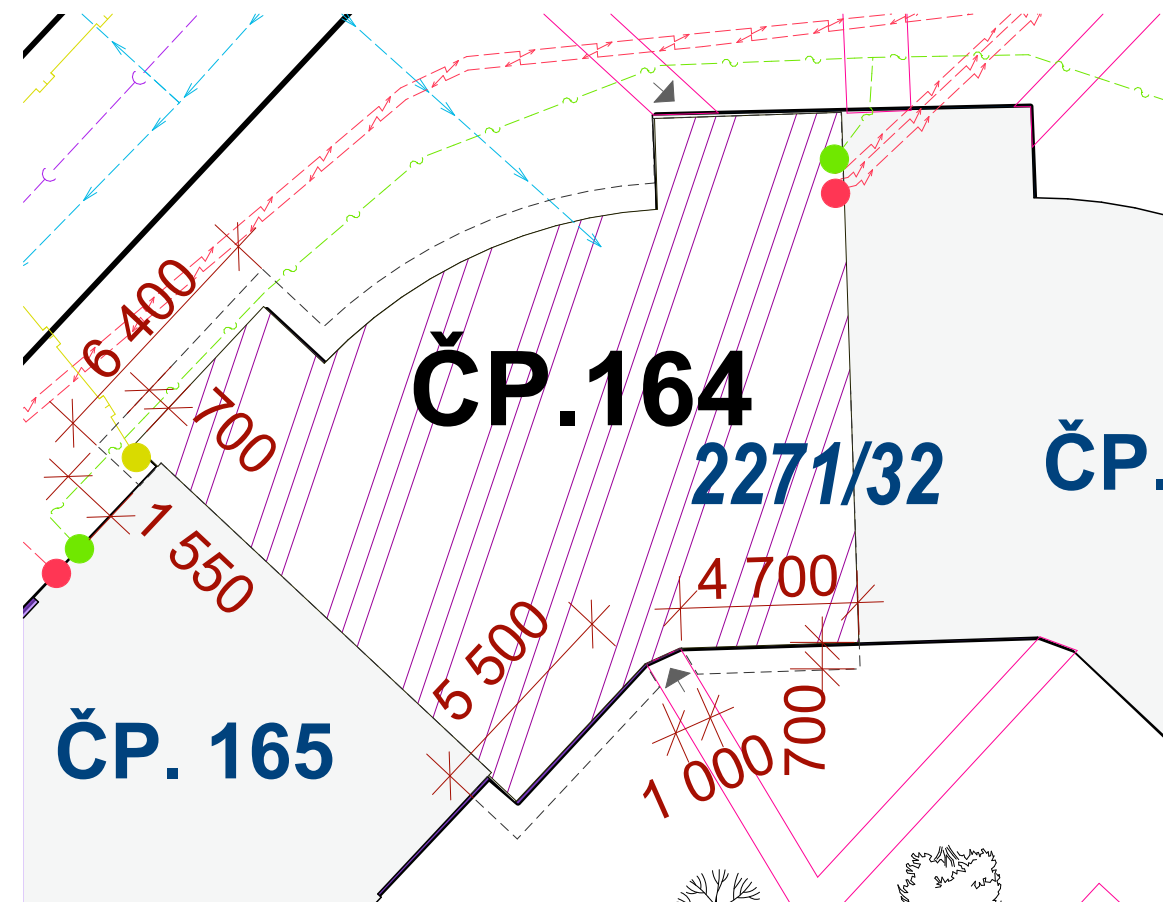

ZATEPLOVANÝ OBJEKT

 

VÝKOP PRO IZOLACI SOKLU DOMU (HL. 600 MM)



KANALIZACE



VODOVOD



VEDENÍ SEK A PŘ. SKŘÍŇ





PLYNOVOD A HUP



ELEKTRICKÁ SÍŤ A PŘ. SKŘÍŇ


Zodpovědný projektant : Mgr.A. Miroslav Misař Purkyňova 3, 586 01 Jihlava		Vypracoval : Mgr.A. Miroslav Misař		Mgr.A. MIROSLAV MISAŘ AUTORIZOVANÝ ARCHITEKT PROJEKTOVÁ ČINNOST VE VÝSTAVBĚ 586 01 Jihlava, Purkyňova 3 IČO: 64525104 www.PANARCHITEKT.cz	
Investor : Město Dačice, Krajířova 27, 380 01 Dačice					
Stupeň : DOKUMENTACE PRO STAVEBNÍ ŘÍZENÍ (DSP+DPS+ZDS)					
Akce : SNÍŽENÍ ENERGETICKÉ NÁROČNOSTI BD V LOKALITĚ NIVY, DAČICE PARC. ČÍSLO 2271/32 ZATEPLENÍ DOMU V ULICI NIVY ČP. 164					
Výkres : Situace		Datum :		9. 2023	
		Měřítko :		1:500, 1:200	
		Formát :		2 x A4	
		Číslo výkresu :		Paré:	
		C1			

SKUTEČNÉ ROZMĚRY NUTNO OVĚŘIT NA MÍSTĚ, NEDÍLNOU SOUČÁSTÍ DOKUMENTACE JE TECHNICKÁ ZPRÁVA

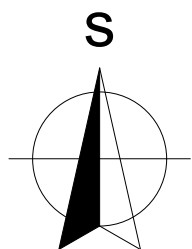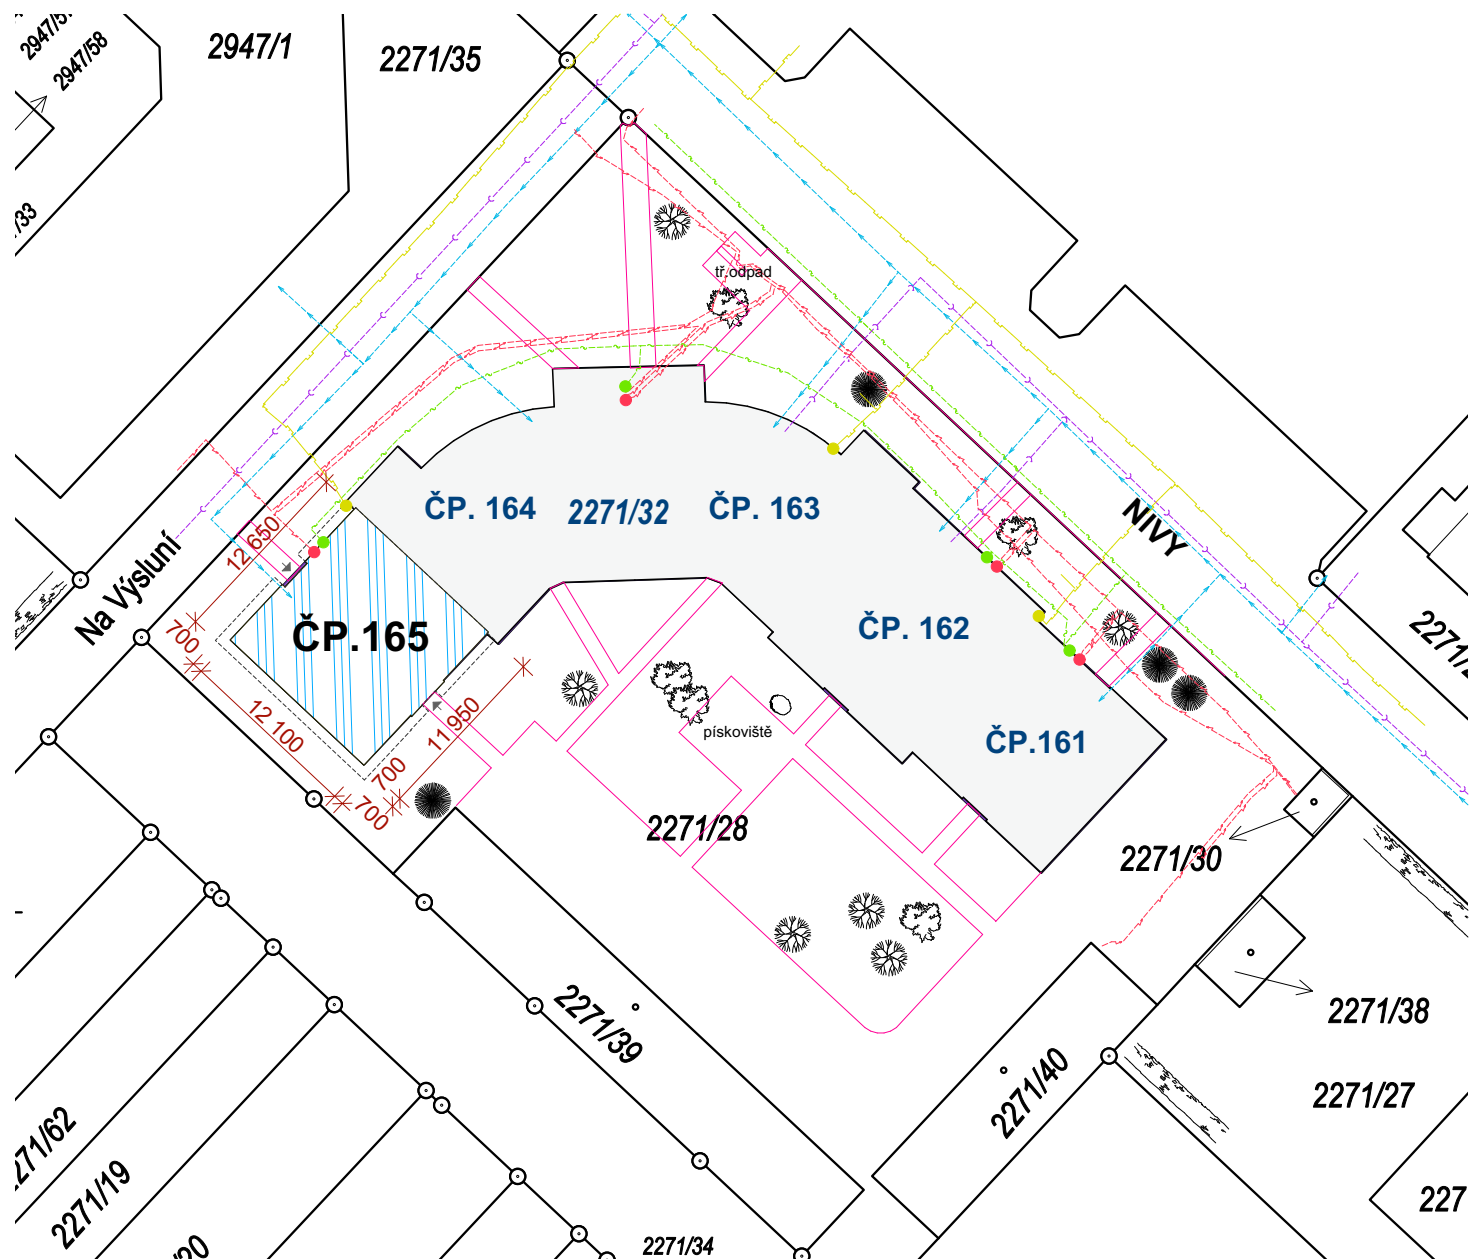


LEGENDA :

- LISTNANÝ STROM PRŮM. KMENE 200 MM
- JEHLIČNATÝ STROM PRŮM. KMENE 200 MM
- KEŘE VÝŠKY 1000-2500 MM
- KEŘE VÝŠKY 600-2000 MM
- ŽIVÝ PLOT VÝŠKY 1000 MM
- HRANICE VÝKOPU

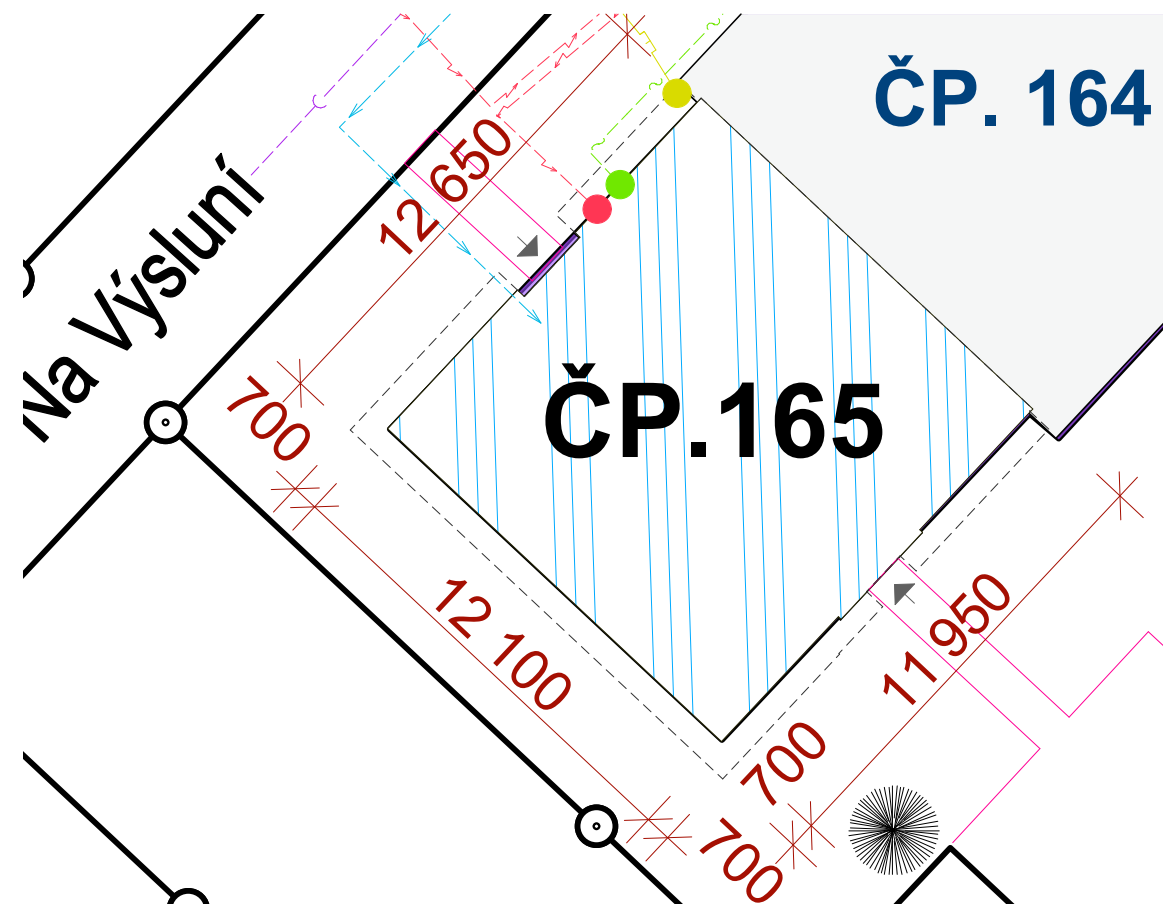

ZATEPLOVANÝ OBJEKT

 

VÝKOP PRO IZOLACI SOKLU DOMU (HL. 600 MM)



KANALIZACE



VODOVOD



VEDENÍ SEK A PŘ. SKŘÍŇ



PLYNOVOD A HUP



ELEKTRICKÁ SÍŤ A PŘ. SKŘÍŇ

Zodpovědný projektant : Mgr.A. Miroslav Misař Purkyňova 3, 586 01 Jihlava		Vypracoval : Mgr.A. Miroslav Misař		Mgr.A. MIROSLAV MISAŘ AUTORIZOVANÝ ARCHITEKT PROJEKTOVÁ ČINNOST VE VÝSTAVBĚ 586 01 Jihlava, Purkyňova 3 IČO: 64525104 www.PANARCHITEKT.cz	
Investor : Město Dačice, Krajířova 27, 380 01 Dačice					
Stupeň : DOKUMENTACE PRO STAVEBNÍ ŘÍZENÍ (DSP+DPS+ZDS)					
Akce : SNÍŽENÍ ENERGETICKÉ NÁROČNOSTI BD V LOKALITĚ NIVY, DAČICE PARC. ČÍSLO 2271/32 ZATEPLENÍ DOMU V ULICI NIVY ČP. 165					
Výkres : Situace		Datum :		9. 2023	
		Měřítko :		1:500, 1:200	
		Formát :		2 x A4	
		Číslo výkresu :		Paré:	
		C1			

SKUTEČNÉ ROZMĚRY NUTNO OVĚŘIT NA MÍSTĚ, NEDÍLNOU SOUČÁSTÍ DOKUMENTACE JE TECHNICKÁ ZPRÁVA