



KŘÍŽENÍ POTRUBÍ S TOKEM

ŘEZ A-A

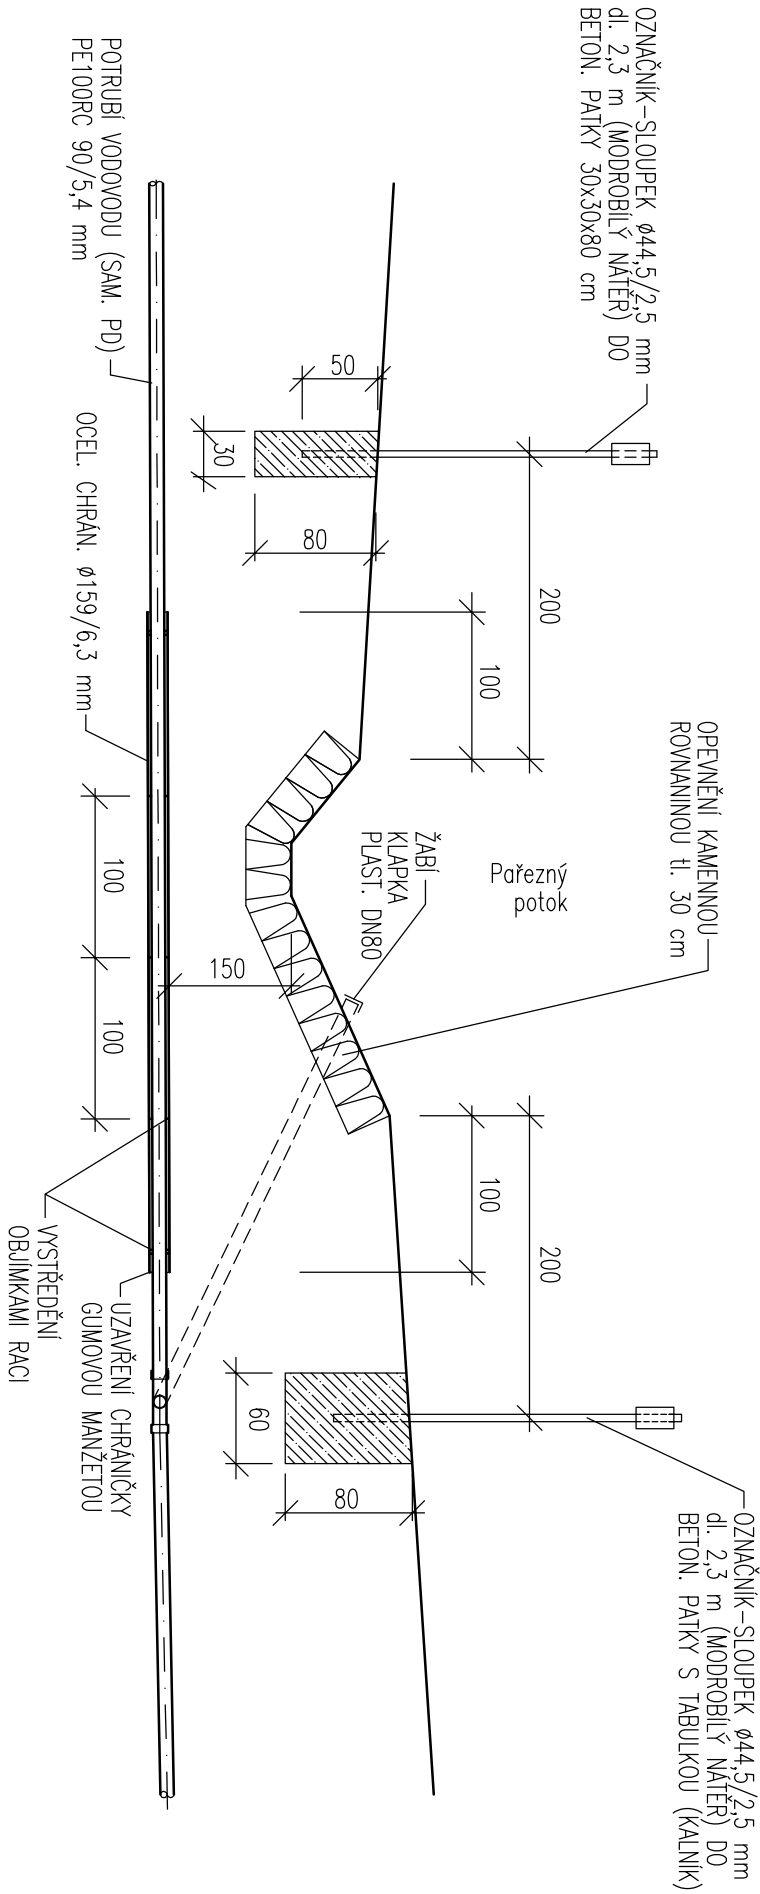

PŮDORYS

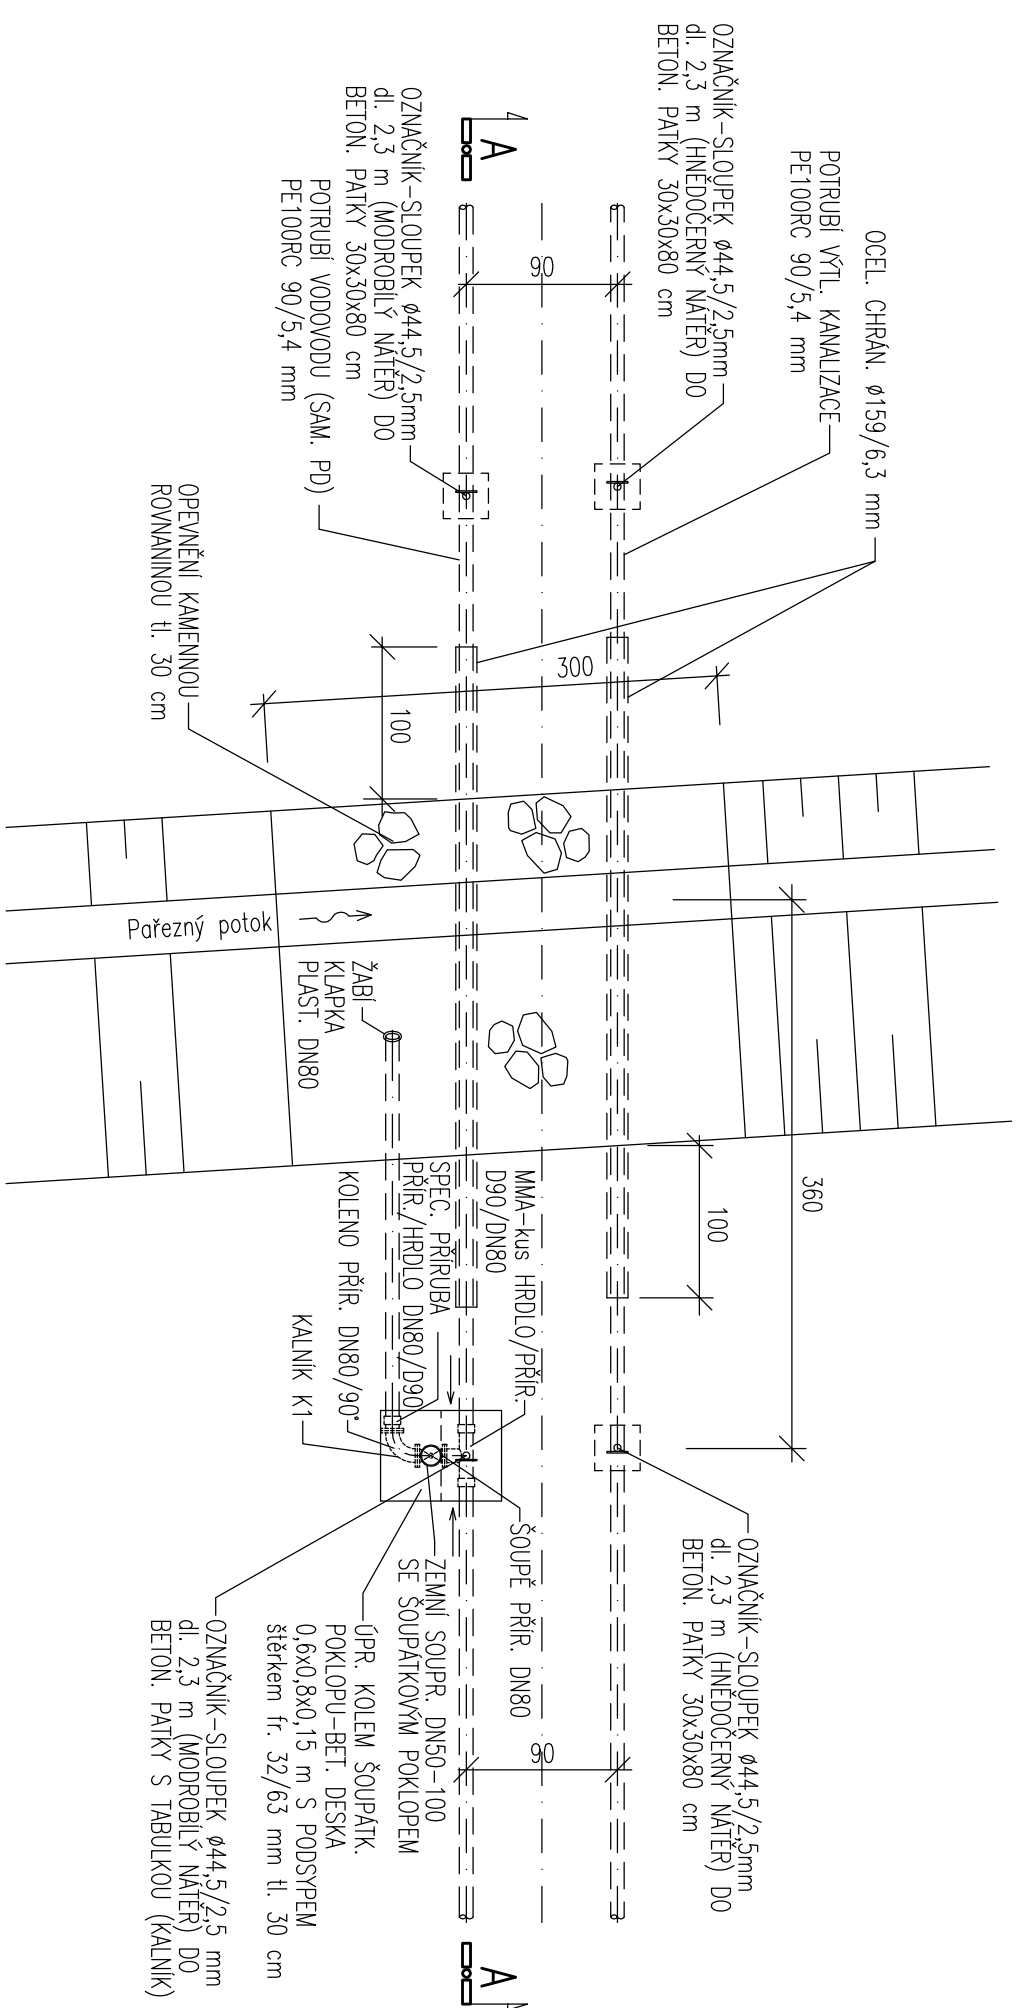

VPRACOVAL		ZODPOVĚDNÝ PROJEKTANT	
P. KREJČÍ		ING. Z. HEJTMAN	
INVESTOR : Město Dobčice, Kraj Vysočina		Ing. Zdeněk Hejtmán Poleckého nám. 3/1 380 01 Dobčice IČO : 102 91 121	
AKCE : VODOVOD HOSTKOVICE-LIPOLEC - VÝTLAČNÝ KANALIZAČNÍ ŘAD		DATUM : 11-2016 MĚŘÍTKO : 1:50 FORMÁT : 2x A4 ZAK. Č. : 35/2016	
OBJEKT : DOKUMENTACE OBJEKTŮ A TECHNIČKÝCH A TECHNOLOGICKÝCH ZARÍZENÍ		Č. VÝKRESU : 9	
OBSAH : KŘÍŽENÍ POTRUBÍ S TOKEM		Č. KOPIE : D	

KÓTOVANO V CM