



PŮDORYS

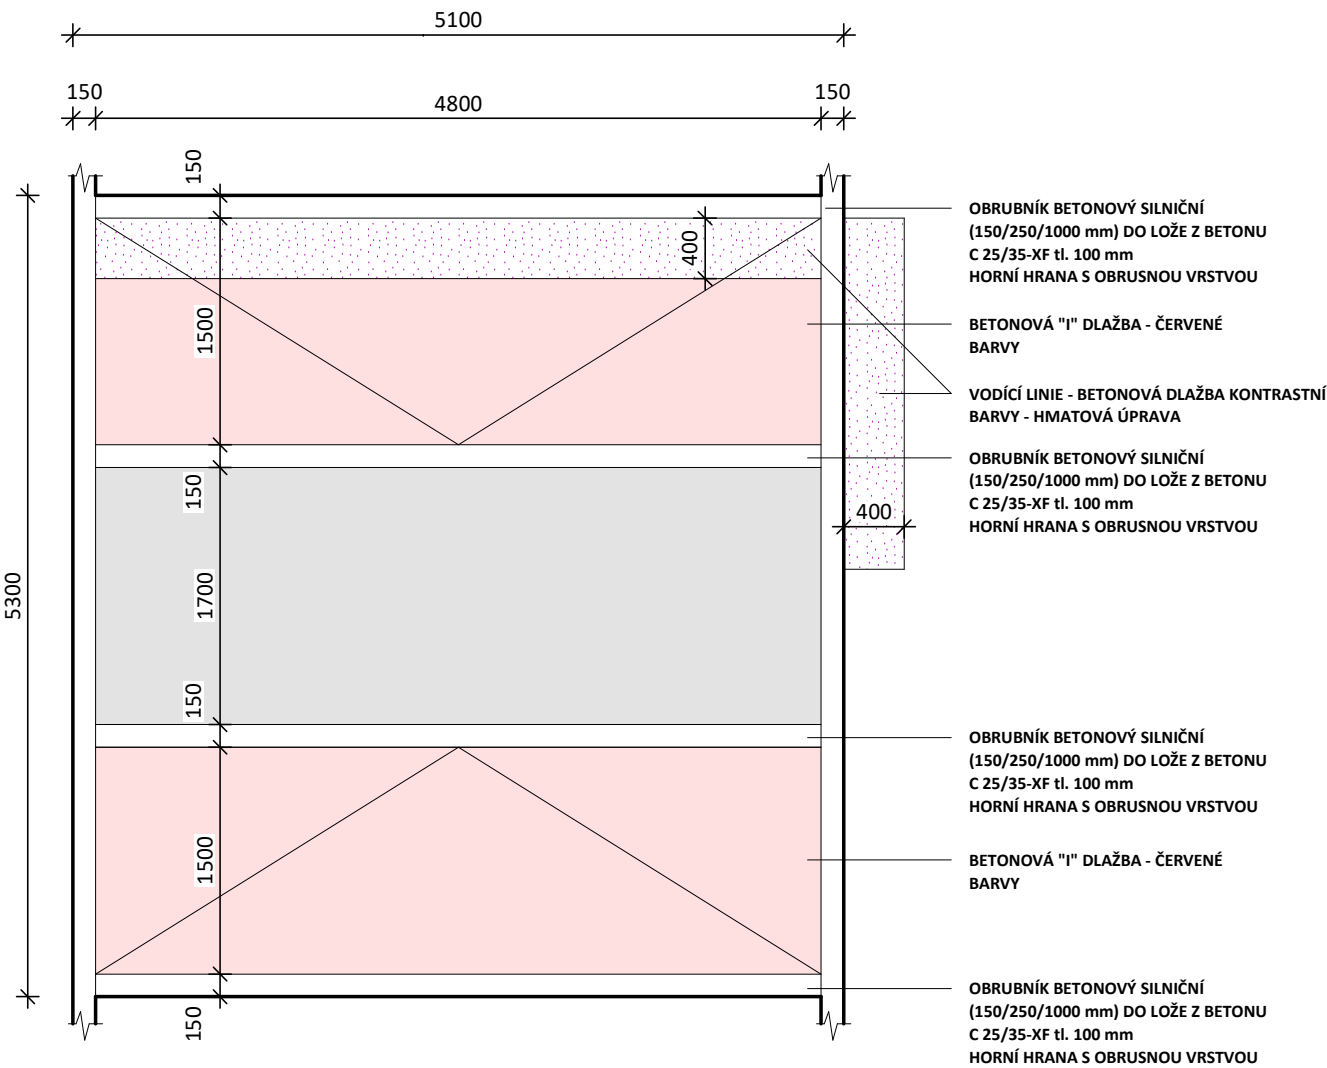

ŘEZ - F-F

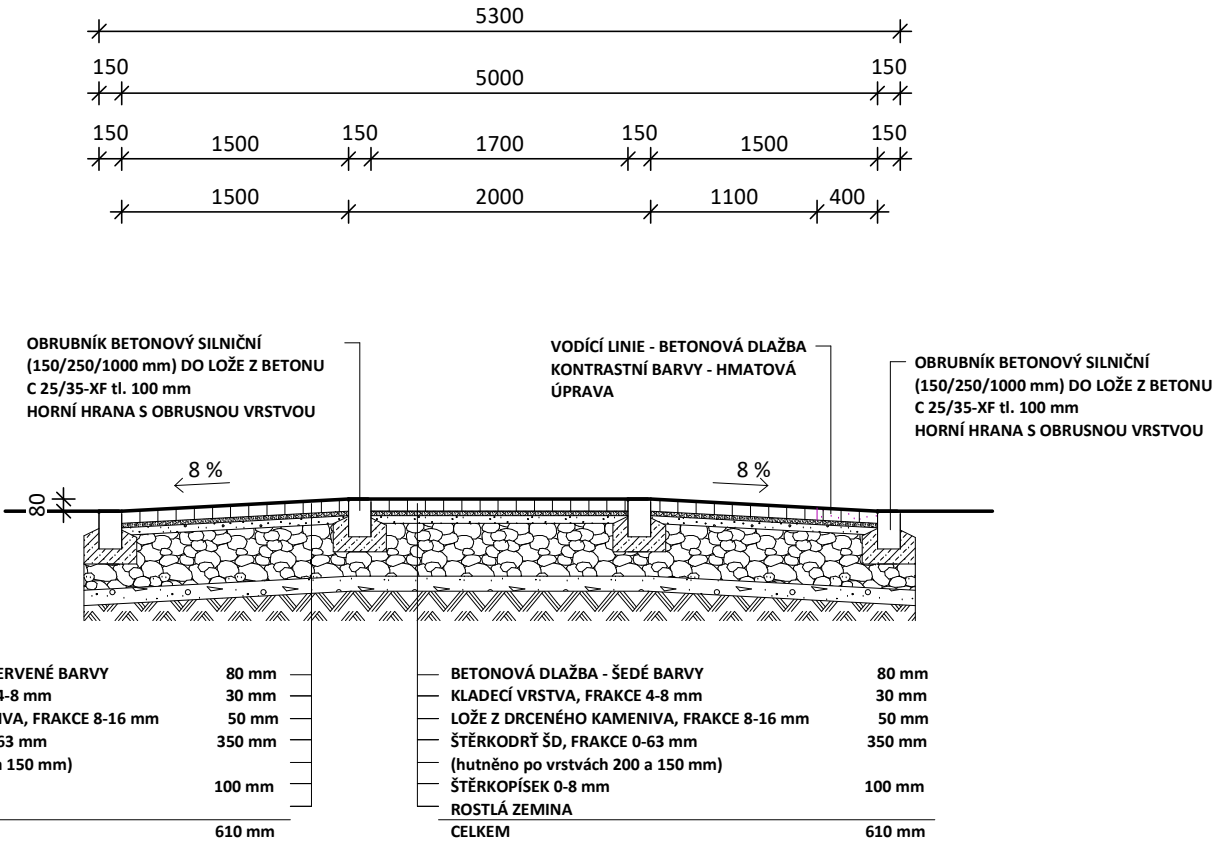

Projekt INŽENÝRSKÉ SÍTĚ A KOMUNIKACE PRO NOVOU ZÁSTAVBU RD VE STARÉM HOBZÍ	Zodpovědný projektant Ing. Evžen Krutiš	Projektant Tereza Sedláčková	
	Investor Obec Staré Hobzí Staré Hobzí 35, 378 71 Staré Hobzí		
Objekt INŽENÝRSKÉ SÍTĚ A KOMUNIKACE Část C - STAVEBNÍ ČÁST Název výkresu ZPOMALOVACÍ PRÁH	Stupeň PD Pro provádění stavby	Zakázka 930620	Číslo výkresu 06 Paré
	Místo Staré Hobzí	Měřítko 1:50	
	Okres Jindřichův Hradec	Datum 07/2020	

f-plan
spol. s r. o.

inženýrská činnost > projekční práce > realizace staveb

f-plan, spol. s r. o., náměstí Míru 460, 378 81 Slavonice | IČO: 260 89 297 | DIČ: CZ26089297 | tel.: 384 493 323 | mob.: 605 288 053 | fax: 384 493 525 | f-plan.cz