


KLAD LISTU

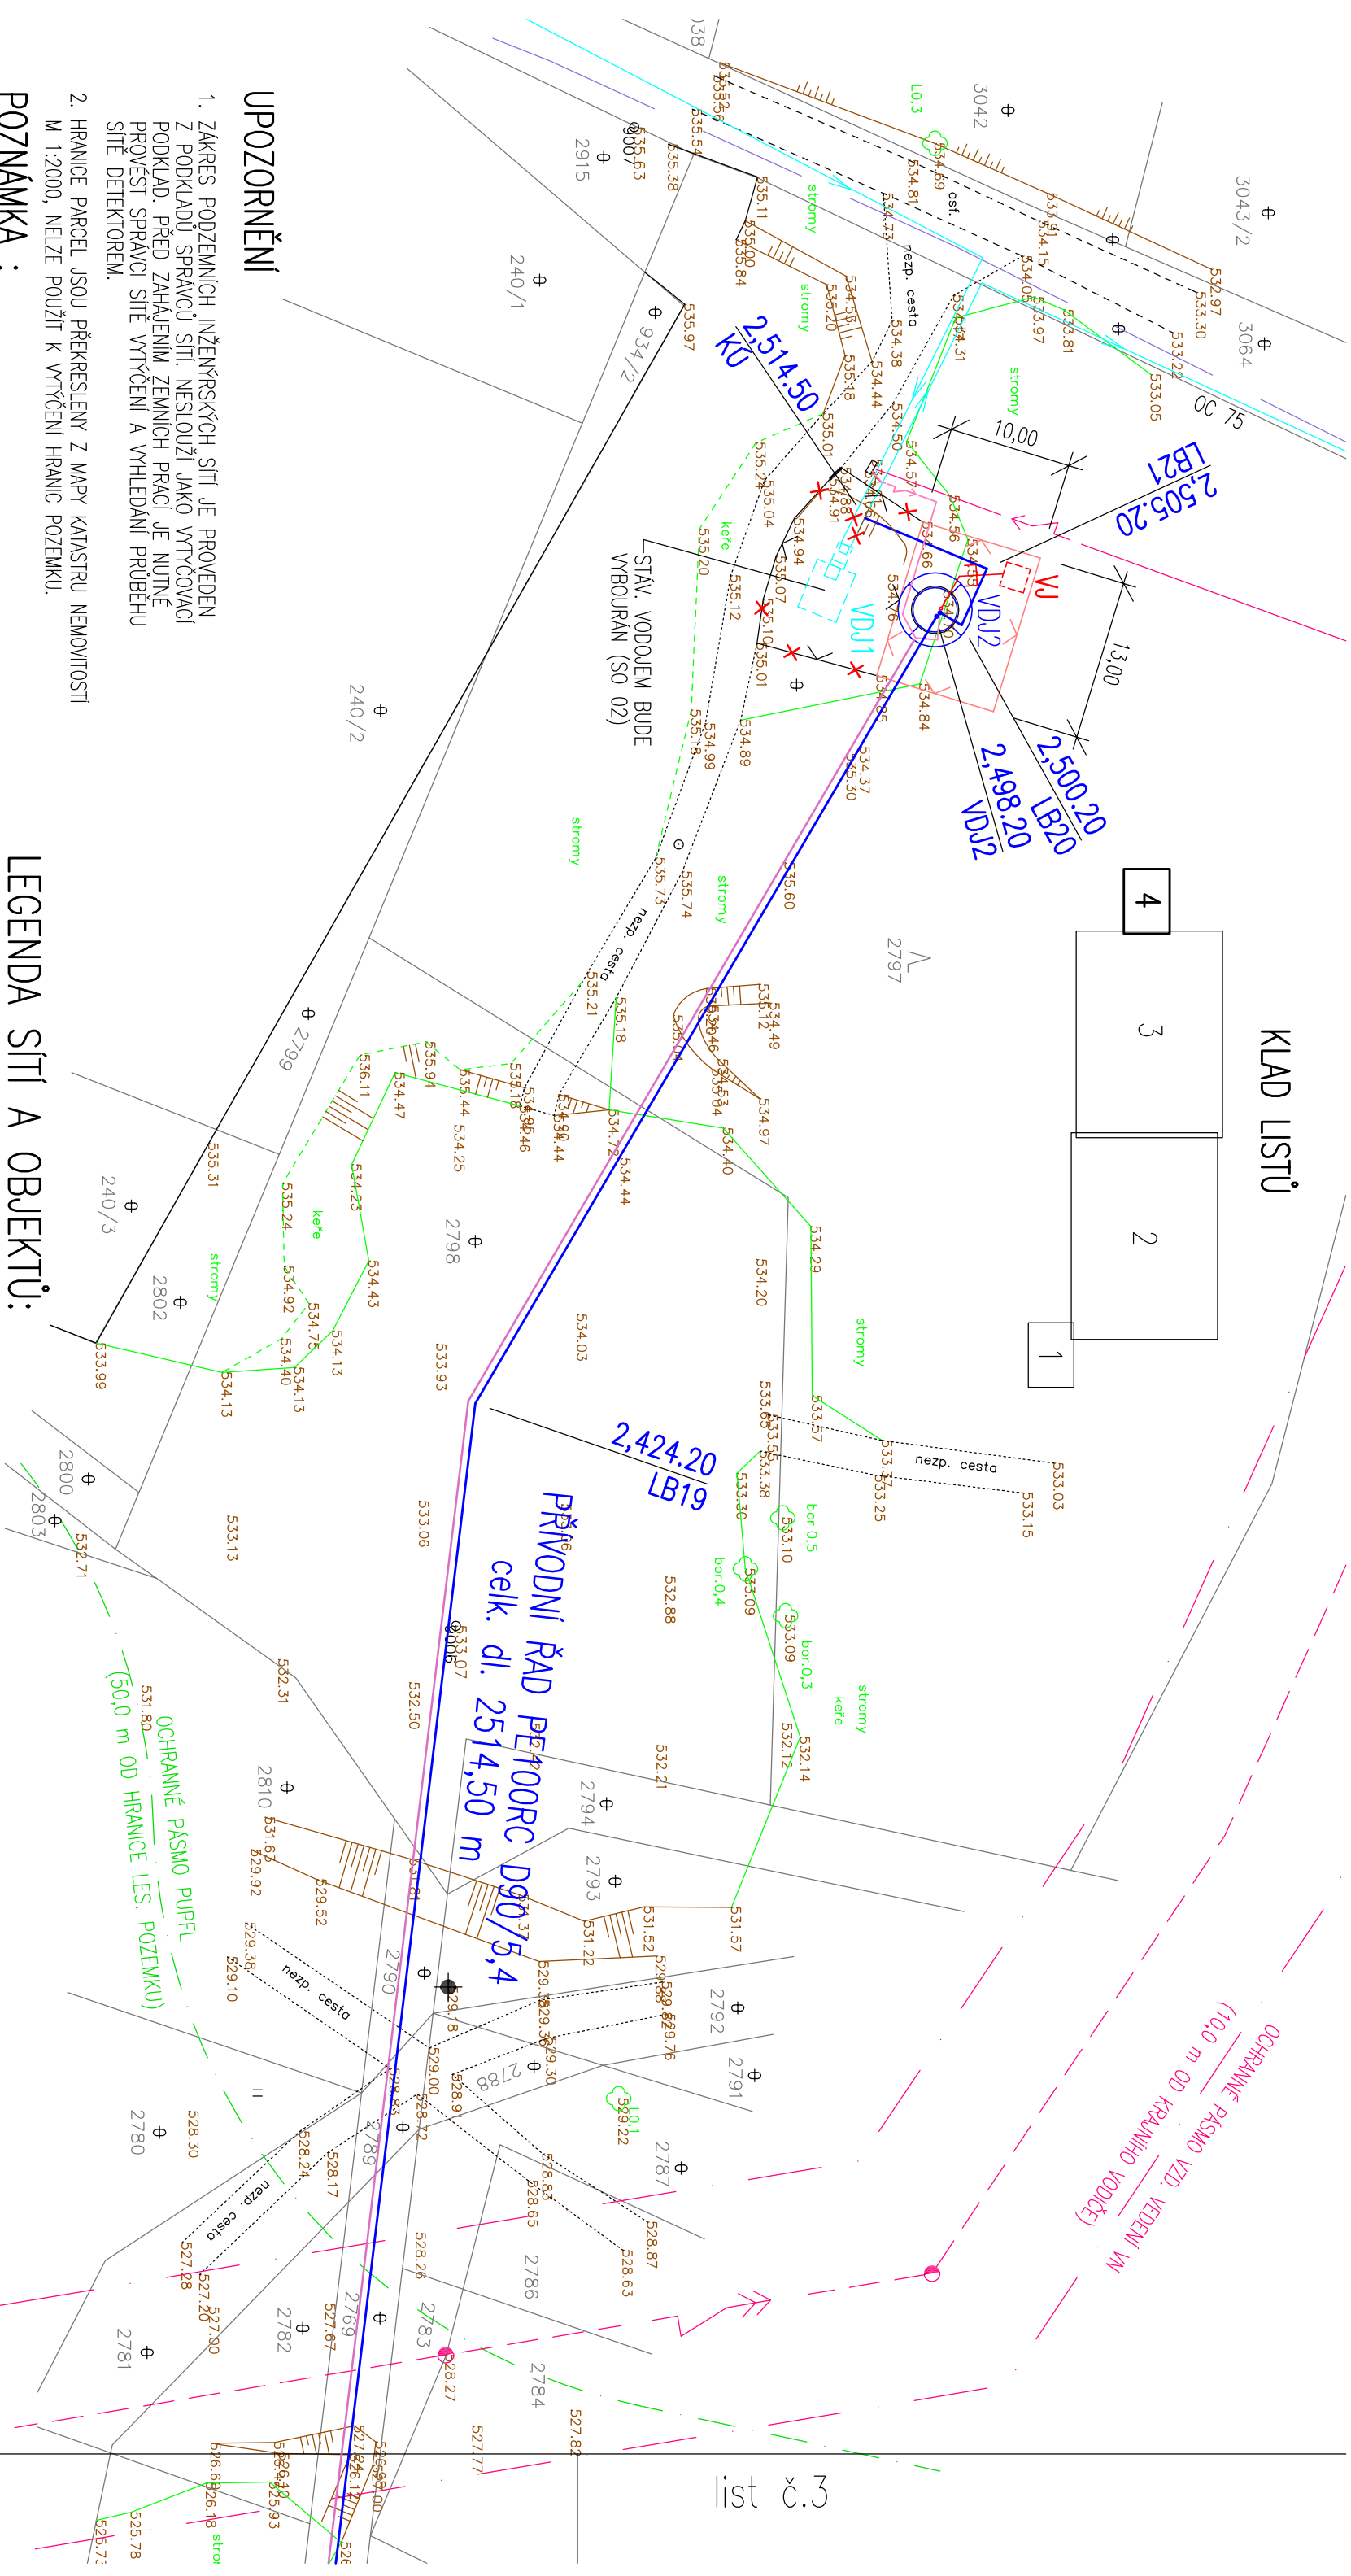

list č.3

UPOZORNĚNÍ

1. ZAKRES PODZEMNÍCH INŽENÝRSKÝCH SÍTÍ JE PROVEDEN Z PODKLADŮ SPRÁVCŮ SÍTÍ. NESLOUŽÍ JAKO VYTÝČOVACÍ POKLAD. PŘED ZAHAJENÍM ZEMNÍCH PRÁČÍ JE NUTNÉ PROVÉST SPRÁVCI SÍTĚ VYTÝČENÍ A VYHLEDÁNÍ PRŮBĚHU SÍTĚ DETEKTOREM.
2. HRANICE PARCEL JSOU PŘEKRESLENY Z MAPY KATASTRU NEMOVITOSTÍ M 1:2000, NELEZE POUŽÍT K VYTÝČENÍ HRANIC POZEMKU.


POZNÁMKA :

SOUŘADNICE VYTÝČOVACÍCH BODŮ VODOVODU
VIZ VÝKR. č. D.1.3. a D.1.4.


VYPRACOVANÉ P. KREJČÍ ING. Z. HEJTMAN		ZODPOVĚDNÝ PROJEKTANT ING. Z. HEJTMAN	
INVESTOR : Město Dačice Krajčova 27/1, 380 13 Dačice		Ing. Zdeněk Hejtmán Palackého nám. 3/1 380 01 Dačice IČO : 102 91 121	
AKCE : VODOVOD HOSTKOVICE-LÍPOLEC		DATUM : 11-2016 MĚŘÍTKO : 1 : 500 FORMÁT : 2x A4 ZAK. Č. : 35/2016	
OBJEKT : SO 01-VODOVOD		Č. VÝKRESU : Část Č. KOPIE :	
OBSAH : PODROBNÁ SITUACE-LIST č. 4		5 D.1.	

LEGENDA SÍTÍ A OBJEKTŮ:

STÁVAJÍCÍ

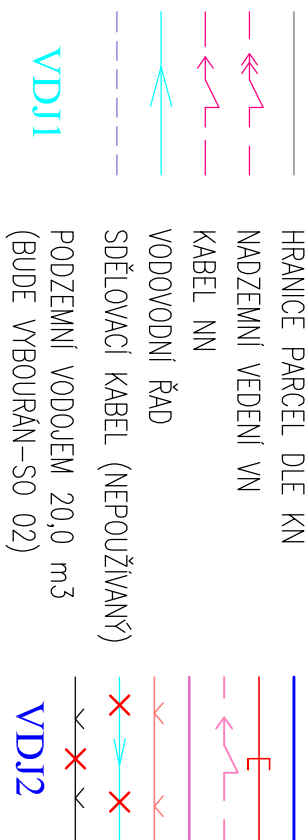

NAVŘŽENÉ

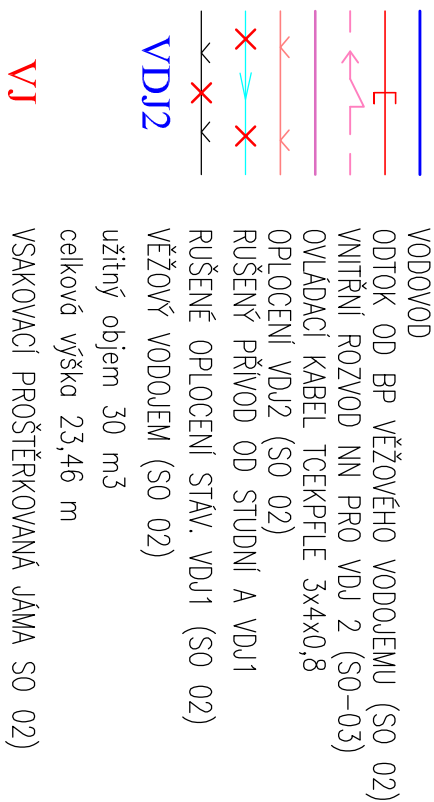

VODOVOD
ODTOK OD BP VĚŽOVÉHO VODOJEMU (SO 02)
VNITRNÍ ROZVOD NN PRO VDU 2 (SO-03)
OVLADACÍ KABEL TCEKPFLE 3x4x0,8
OPLOČENÍ VDU2 (SO 02)
RUŠENÝ PŘÍVOD OD STUDNÍ A VDU1
RUŠENÉ OPLOČENÍ STAV. VDU1 (SO 02)
VĚŽOVÝ VODOJEM (SO 02)
užitný objem 30 m3
celková výška 23,46 m
VSAKOVACÍ PROŠTĚRKOVANÁ JÁMA SO 02)