


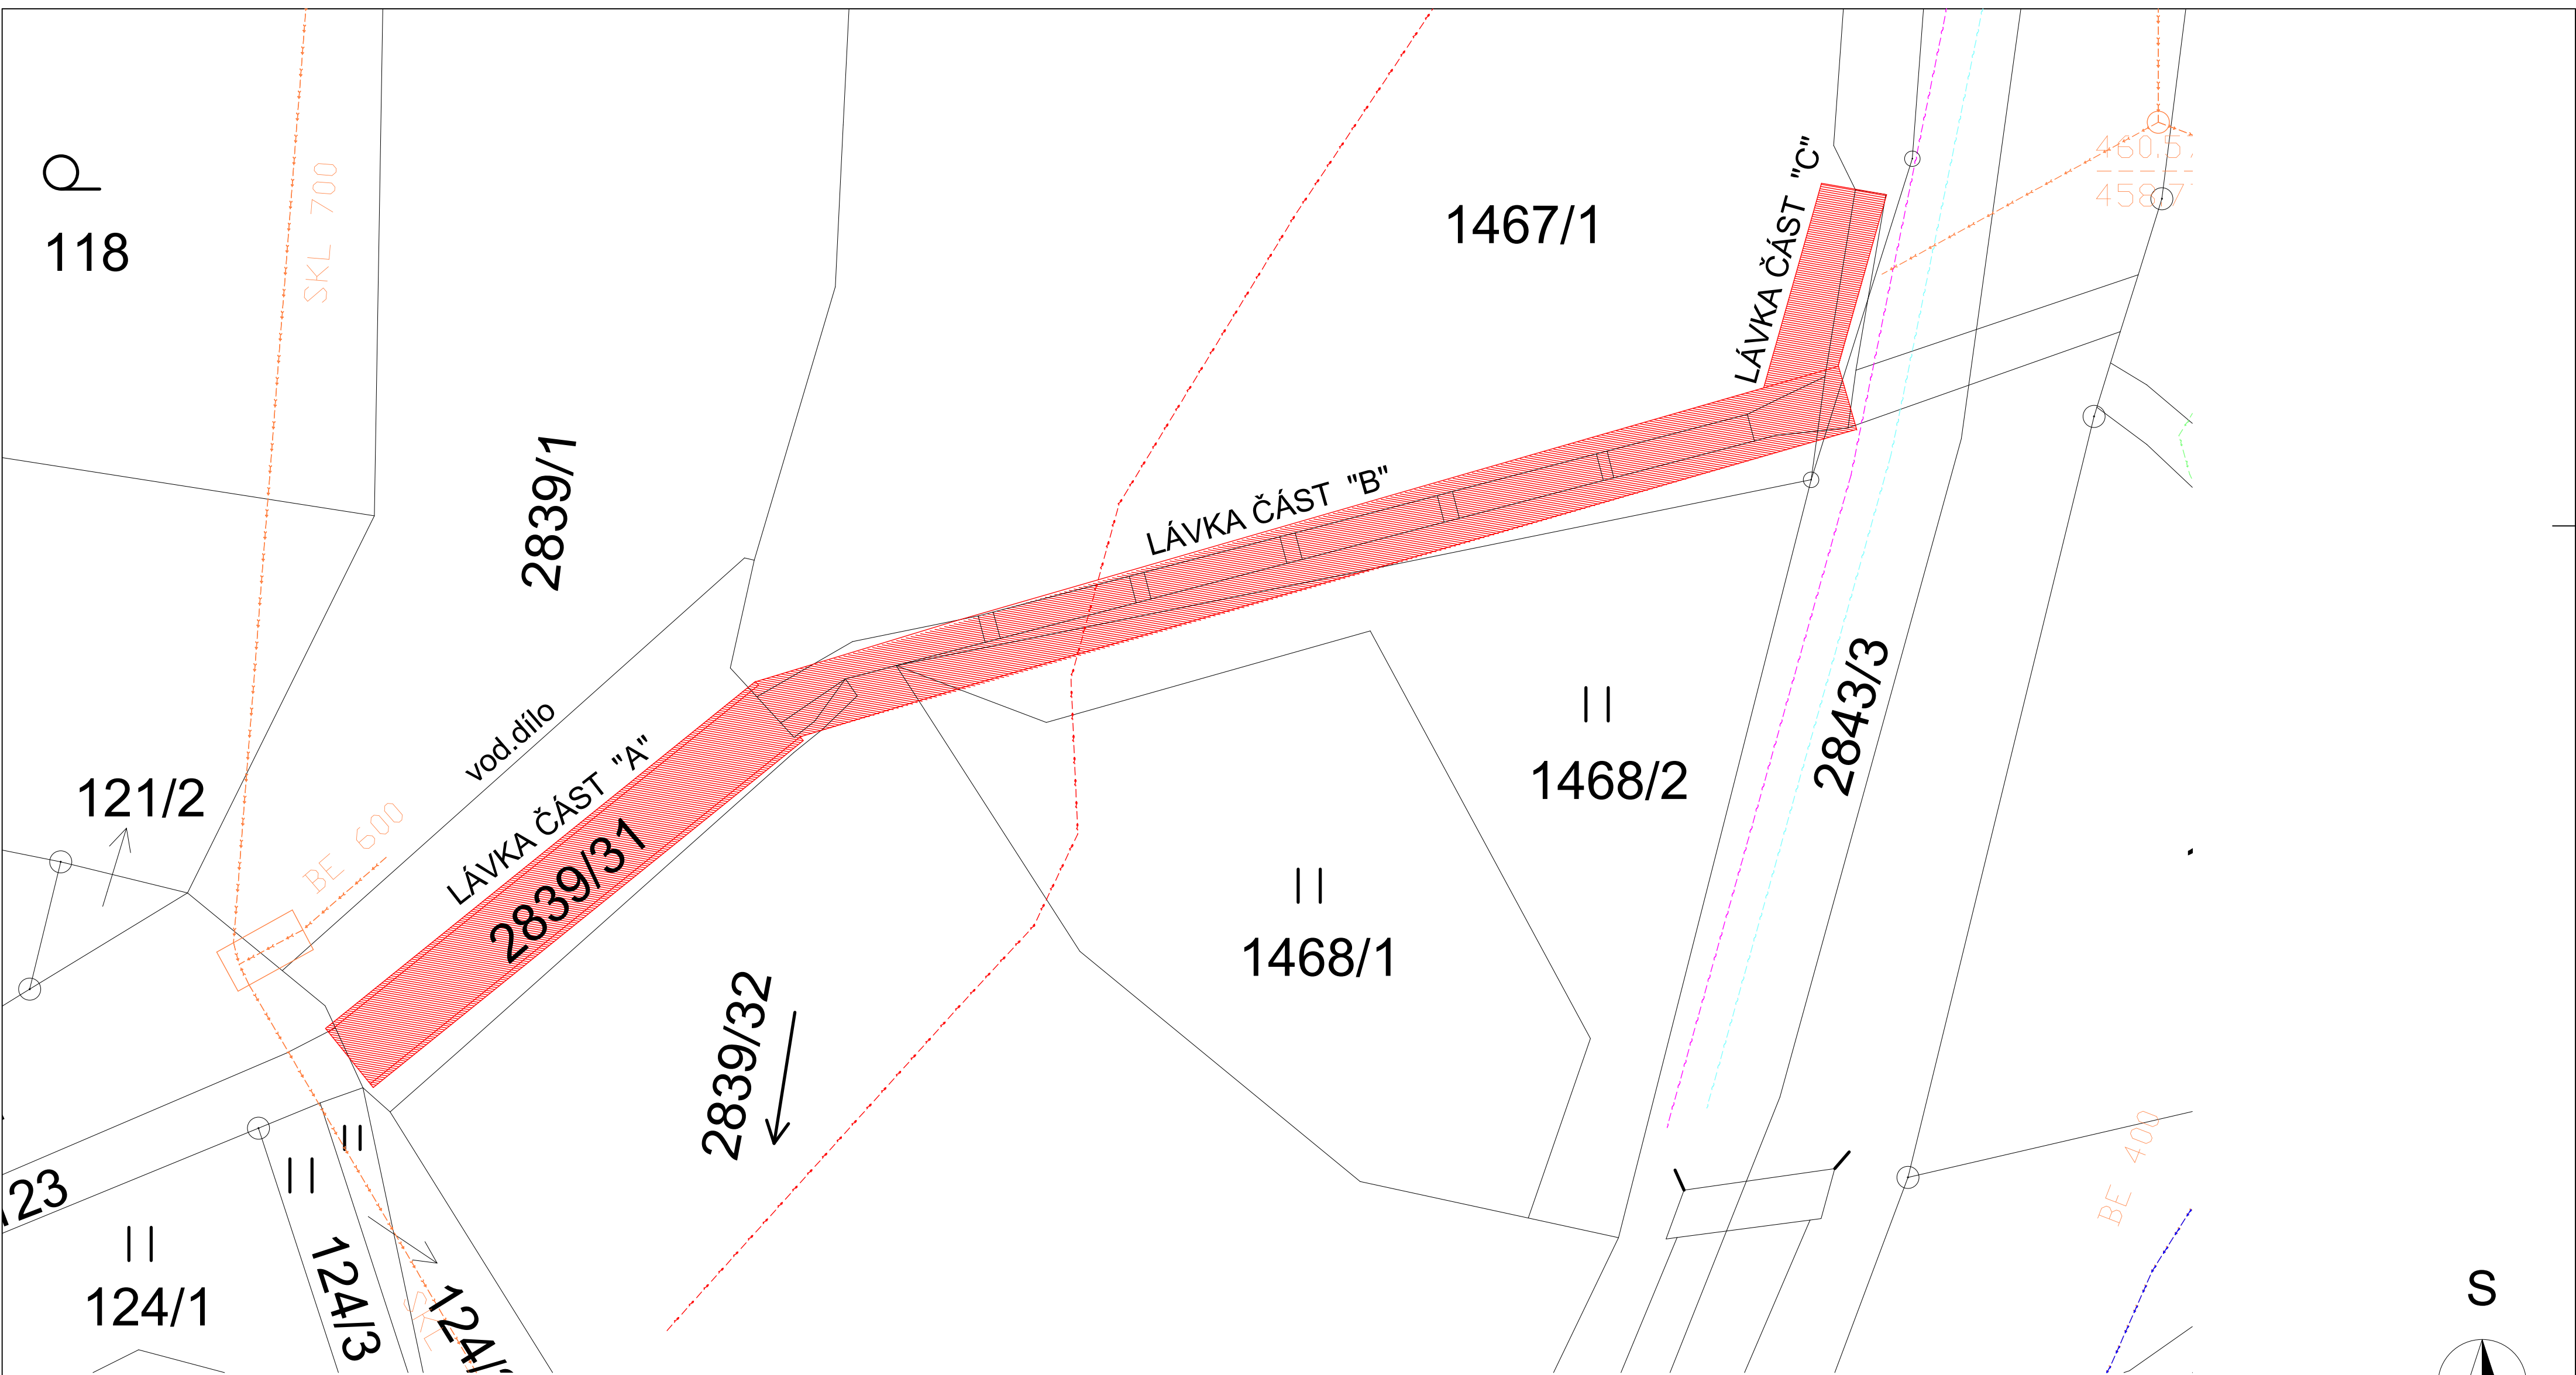

- VODOVOD (ČEVAK a.s.)
- KANALIZACE (ČEVAK a.s.)
- SDĚLOVACÍ VZDUŠNÉ VEDENÍ ČD
- KABELOVÁ TRASA SSZT
- KABELOVÁ VEDENÍ VN (E-ON)
- DOTČENÝ OBJEKT LÁVKY

Souřadný systém: JTSK

Výškový systém: BpV

Dokumentace pro zadání stavby

REPRODUKCE TĚTO DOKUMENTACE NEBO JEJICH ČÁSTI BEZ PÍSEMNÉHO SOUHLASU fy P-atelier JH s.r.o. JE ZAKÁZÁNA!

Zodp. projektant:	Ing. Václav Chýle	Navrhl:	Ing. Václav Chýle
Kontroloval:	Petr Vlášek	Vypracoval:	Ing. Václav Chýle
Místo:	k.ú. Dačice	Obec:	Dačice
Investor:	Město Dačice, Krajčova 27/I, 380 13 Dačice		
Stavba:	OPRAVA LÁVKY PŘES MORAVSKOU DYJI V DAČICÍCH		
	k.ú. Dačice, p.č. 2839/1, 1467/1, 2800/3, 2843/3, 2839/31, 2839/32, 1468/1, 1468/2		
Oddíl:	C. Situační výkresy		
Obsah výkresu:	Situace se zákresem do KN		

P-atelier JH s.r.o.
Projektová a inženýrská kancelář
Nádražní 249/II,
377 01 J.Hradec

VŠECHNA PRAVA VYHRAZENA
Kooperace:

Stupeň PD: DZS	
Datum: 06/2017	Formát:
Čís.zak.: J-19-17	Čís.arch.: J-19-17
Měřítko: 1:200	Č. výkresu: C.1.