



AGIN s.r.o.
Bohumilice 88
384 81 Čkyně

IČO: 05502683
DIČ: CZ05502683
e-mail: jana.pinkeova@agin.cz
www.agin.cz

OPRAVA SYSTÉMU PŘEDČIŠTĚNÍ ODPADNÍCH VOD

Místo stavby: k.ú. Český Rudolec; obec Český Rudolec; okres: Jindřichův Hradec; kraj: Jihočeský

Investor: Obec Český Rudolec, 378 83 Český Rudolec č.p. 123

Stupeň PD: pro povolení stavby

Obsah: Půdorys objektů zařízení

Číslo zakázky: 25 AG 03

Datum: 01/2025

Kreslil: Jana Pinkeová

Zodp. projektant: Jana Pinkeová

Razítko:



Podpis:

Paré č.:


1

Formát: A3

Měřítko: M 1:50

Číslo výkresu: D.1.2.

Tato dokumentace je majetkem zhotovitele. Nesmí být použita a kopírována třetí osobou, ji předána či jinak s ní nakládáno bez písemného souhlasu zhotovitele.

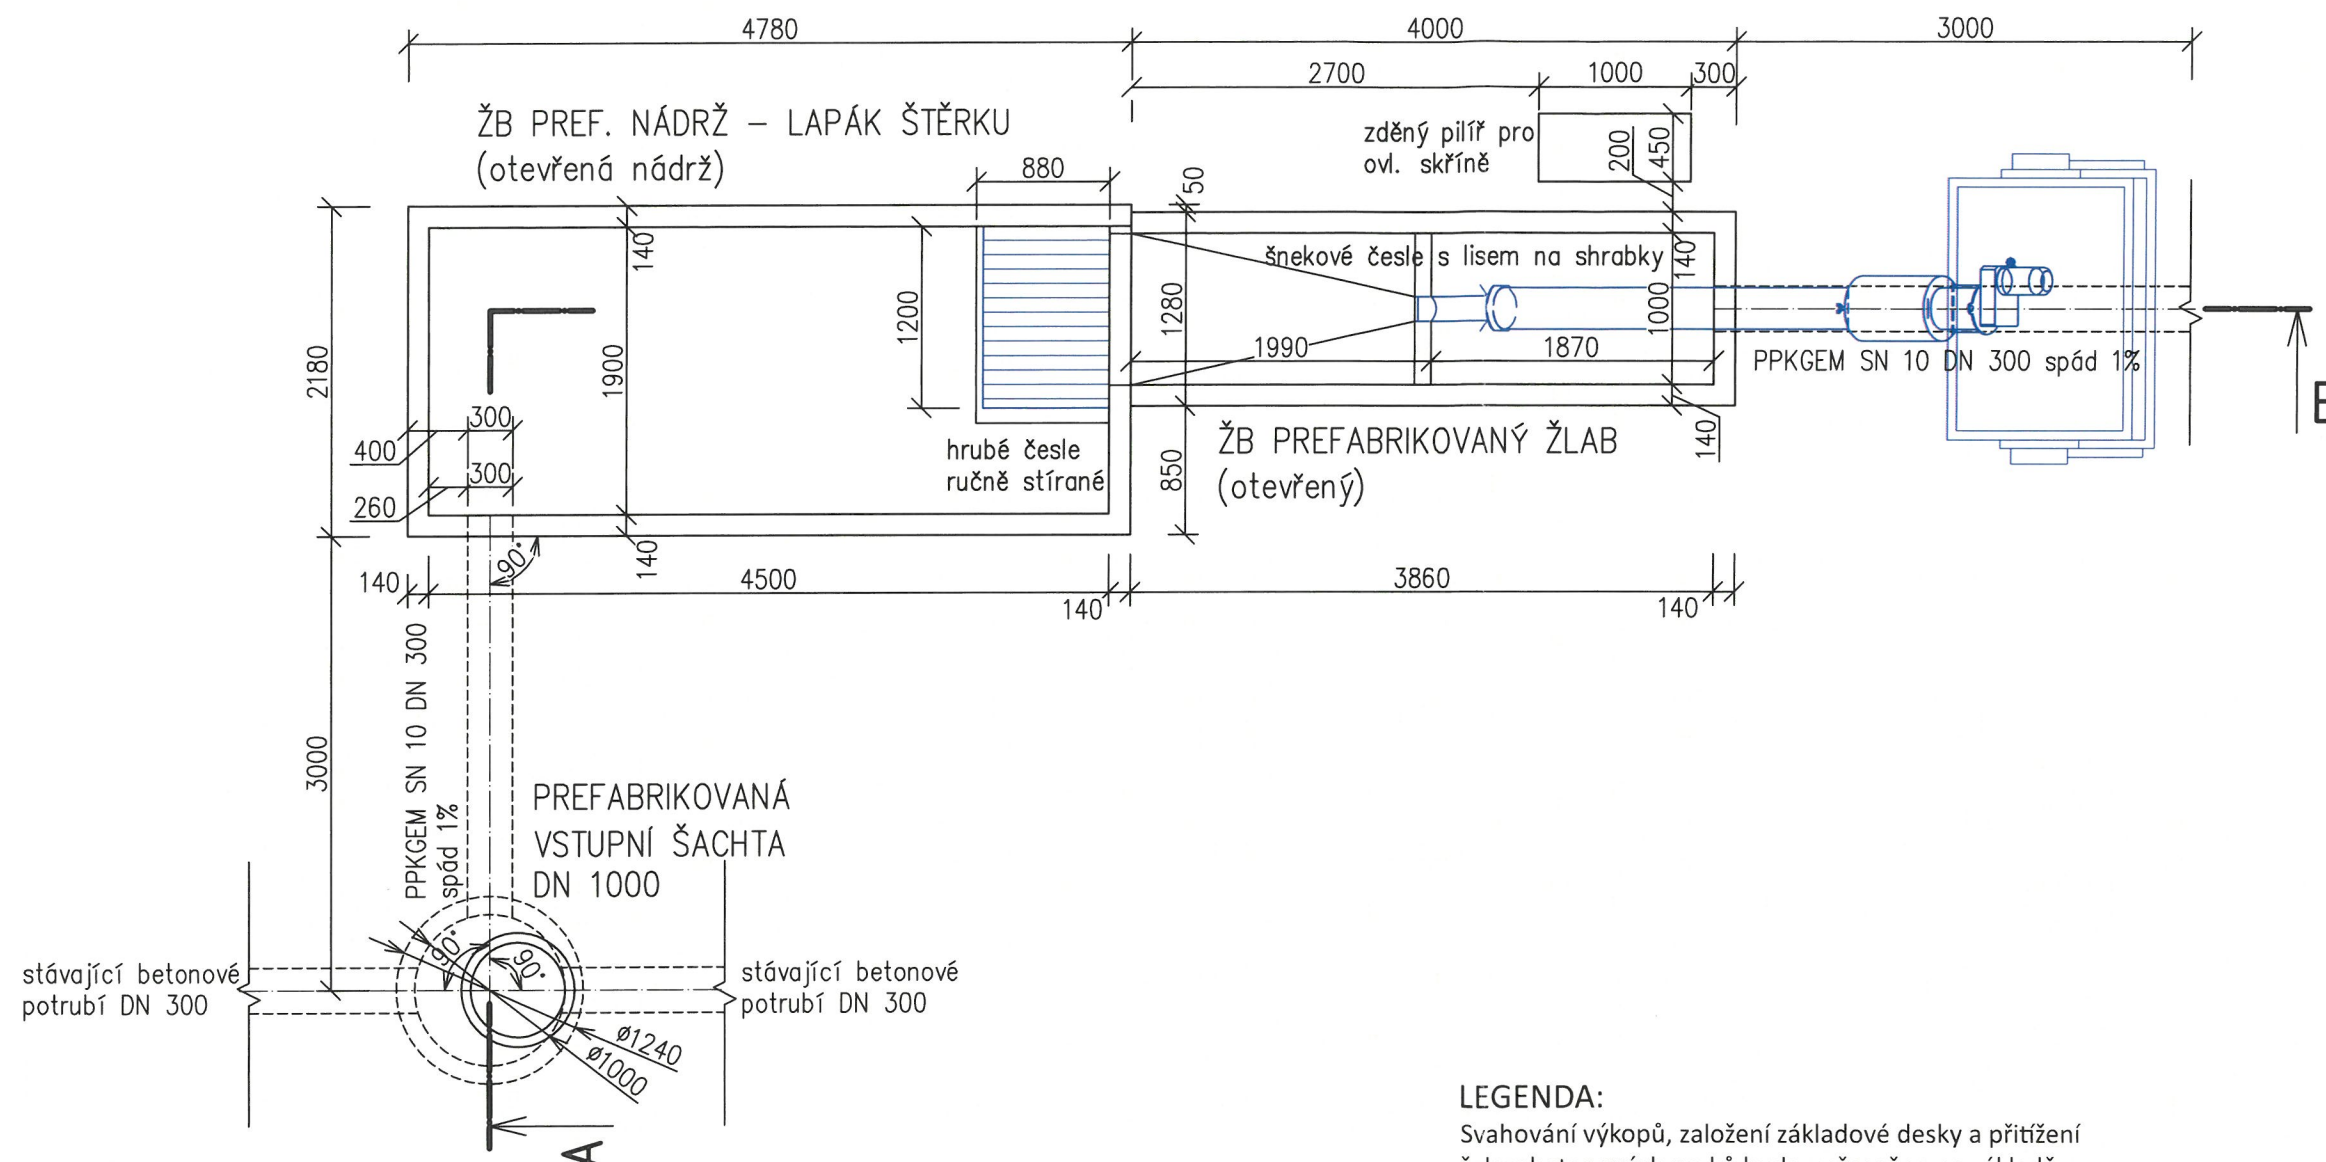

LEGENDA:

Svahování výkopů, založení základové desky a přitížení železobetonových prvků bude upřesněno na základě statického posouzení dle reálného hydrogeologického průzkumu.

Všechny nádrže jsou prefabrikované železobetonové, budou osazeny dle montážních předpisů výrobce.

PROJEKTOVÁ DOKUMENTACE JE VYHOTOVENA POUZE V ROZSAHU PRO POTŘEBY STAVEBNÍHO POVOLENÍ A NIKOLIV PRO REALIZACI. PRO REALIZACI JE NUTNÉ DOPRACOVAT PROVÁDĚCÍ PROJEKT. DOKUMENTACE PRO STAVEBNÍ POVOLENÍ NESLOUŽÍ K VLASTNÍMU PROVÁDĚNÍ DÍLA A ZPRACOVATEL NEPŘEBÍRÁ ZÁRUKY ZA ŠKODY ZPŮSOBENÉ POUŽITÍM DOKUMENTACE K JINÉMU ÚČELU NEŽ JE URČENA.