



**ŘEZ A-A'**

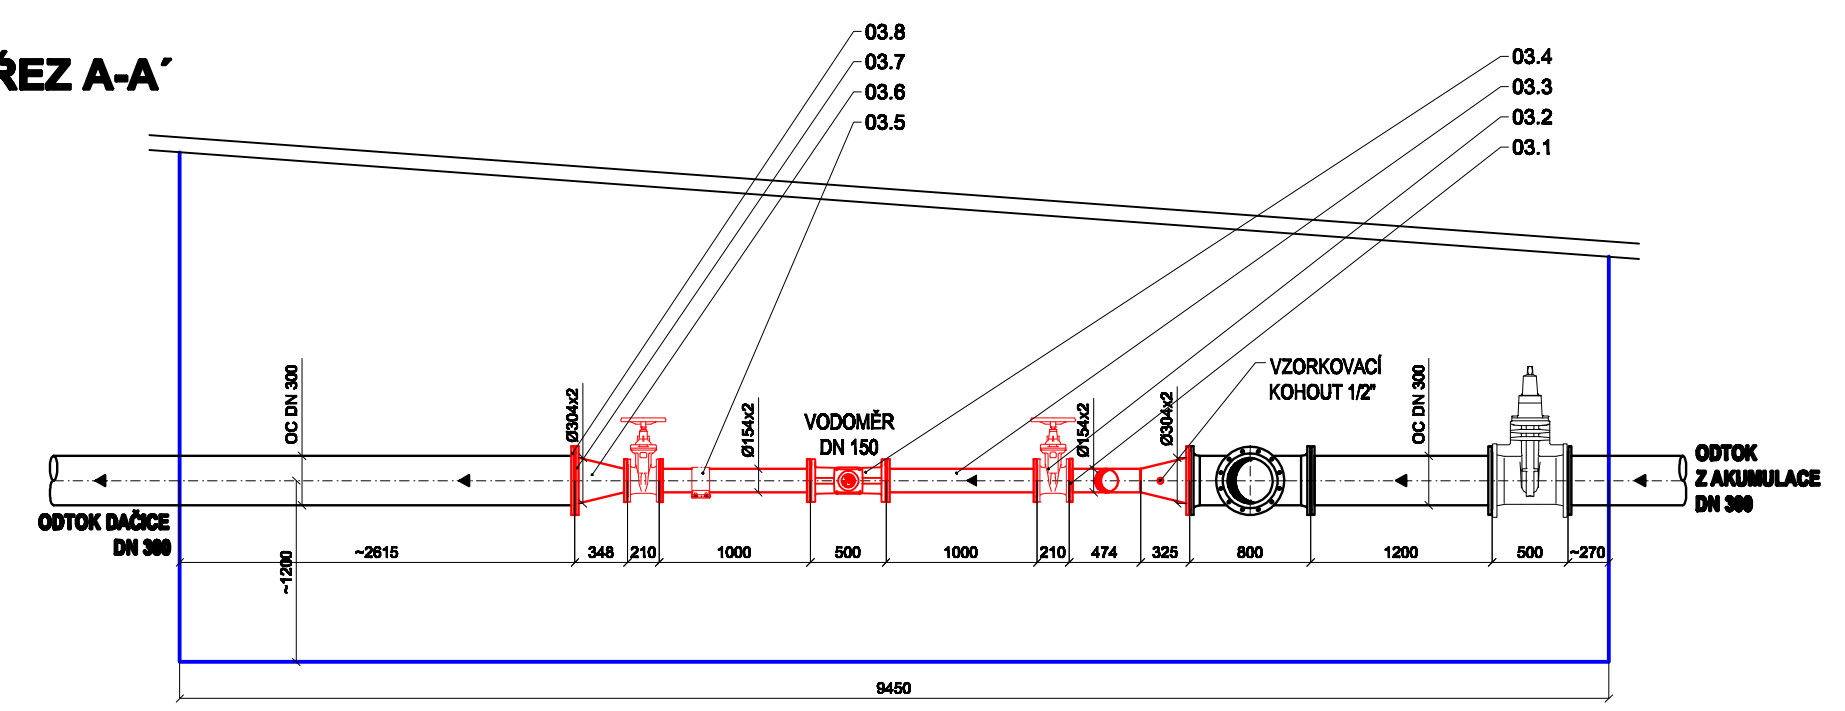

**ŘEZ B-B'**

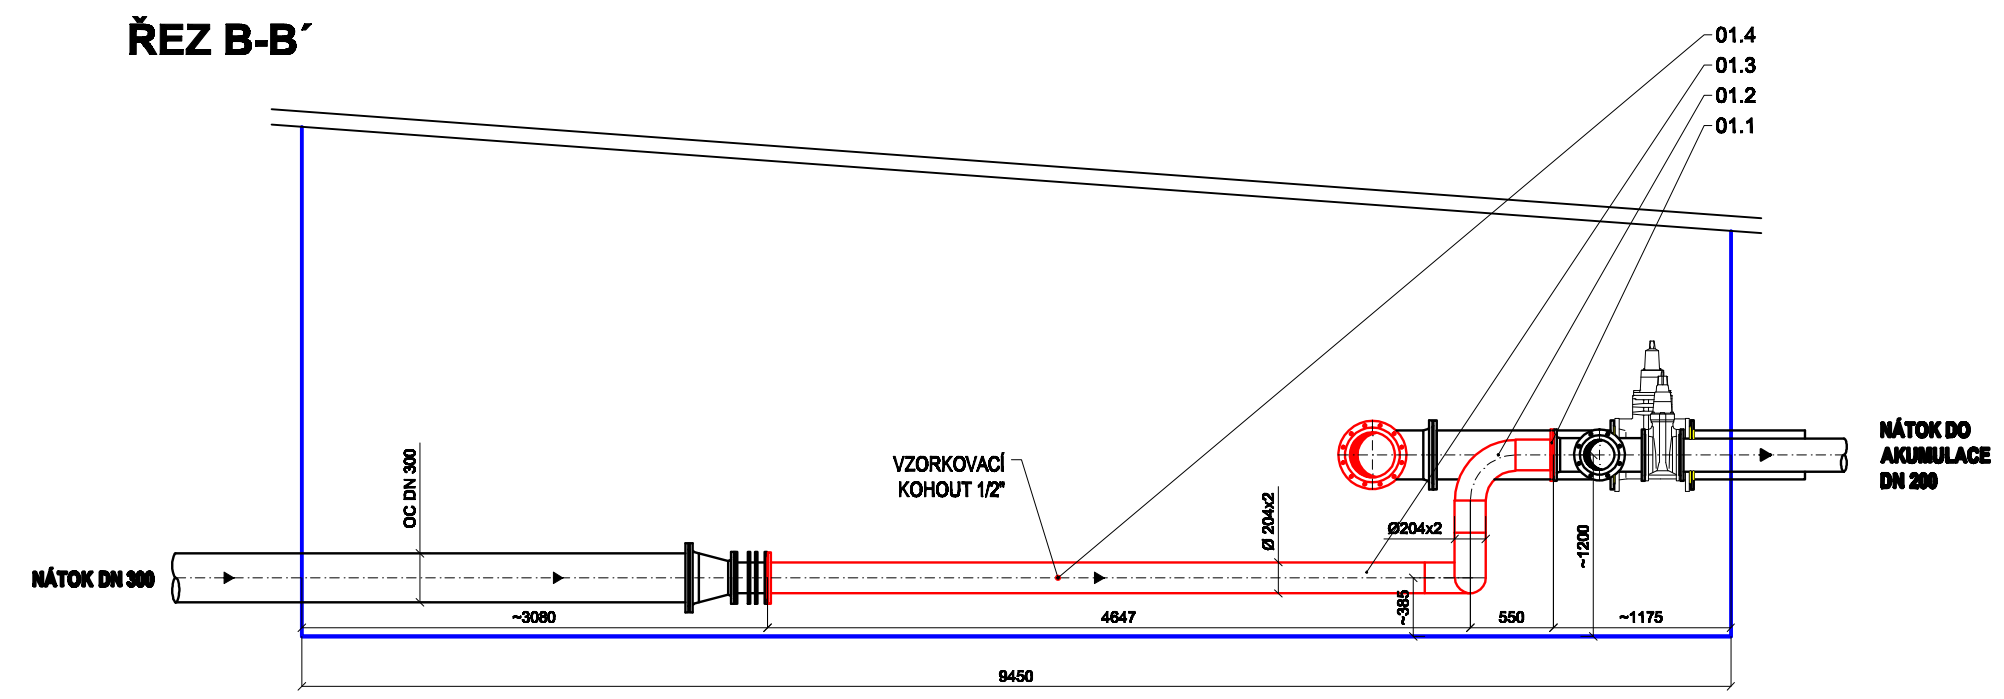

PŘED ZAHÁJENÍM PRACÍ JE NUTNÉ PROVÉST DŮKLADNÉ ZAMĚŘENÍ STAVBY A TECHNOLOGICKÉHO ZAŘÍZENÍ, ROZMĚRY V PROJEKTOVÉ DOKUMENTACI JSOU POUZE ORIENTAČNÍ. PŘI ZHOTOVOVÁNÍ PROJEKTOVÉ DOKUMENTACE NEBYLO MOŽNÉ ROZMĚRY A DIMENZE POTRUBÍ OVĚŘIT.

<b>VAK projekt</b> s.r.o.				B. Němcové 12/2, 370 01 České Budějovice Tel.: 602 150 148; Email.: vakprojekt@vakprojekt.cz, www.vakprojekt.cz
ZODP. PROJEKTANT VALENTA MICHAL	VYPRACOVAL VALENTA MICHAL	KRESLIL VALENTA MICHAL	VEDOUČÍ ÚTVARU ING. PUDIL JIŘÍ	KOPIE ČÍSLO
OKRES Jindřichův Hradec - Jihočeský kraj				STUPEŇ PROJEKTU PROJEKTOVÁ DOKUMENTACE PRO VYDÁNÍ
MÍSTO STAVBY k. ú. Kostelní Vydří (370002), k. ú. Dašice (324402)				STAVEBNÍHO POVOLENÍ A PROVÁDĚNÍ STAVBY DSP + DPS
INVESTOR DSO Vodovod Landštejn, Kojálova č. p. 27, 390 01 Dašice I				DATUM PROJEKTU 1/2014
NÁZEV AKCE STAVEBNÍ A TECHNOLOGICKÉ ÚPRAVY NA PROPOJENÍ VODOJEMŮ KOSTELNÍ VYDRŽÍ				FORMÁT VÝKRESU 3x A4
STAVEBNÍ OBJEKT PS-01 VYSTROJENÍ NOVÉHO VDJ				MĚŘÍTKO 1:50
OBSAH VÝKRESU VYSTROJENÍ - PŮDORYS, ŘEZ A-A', ŘEZ B-B'				Č. VÝKRESU D.2.1.3

**LEGENDA:**

- STÁVAJÍCÍ VYSTROJENÍ:
- NOVÉ VYSTROJENÍ:
- DODÁVKA STAVEBNÍ ČÁST: