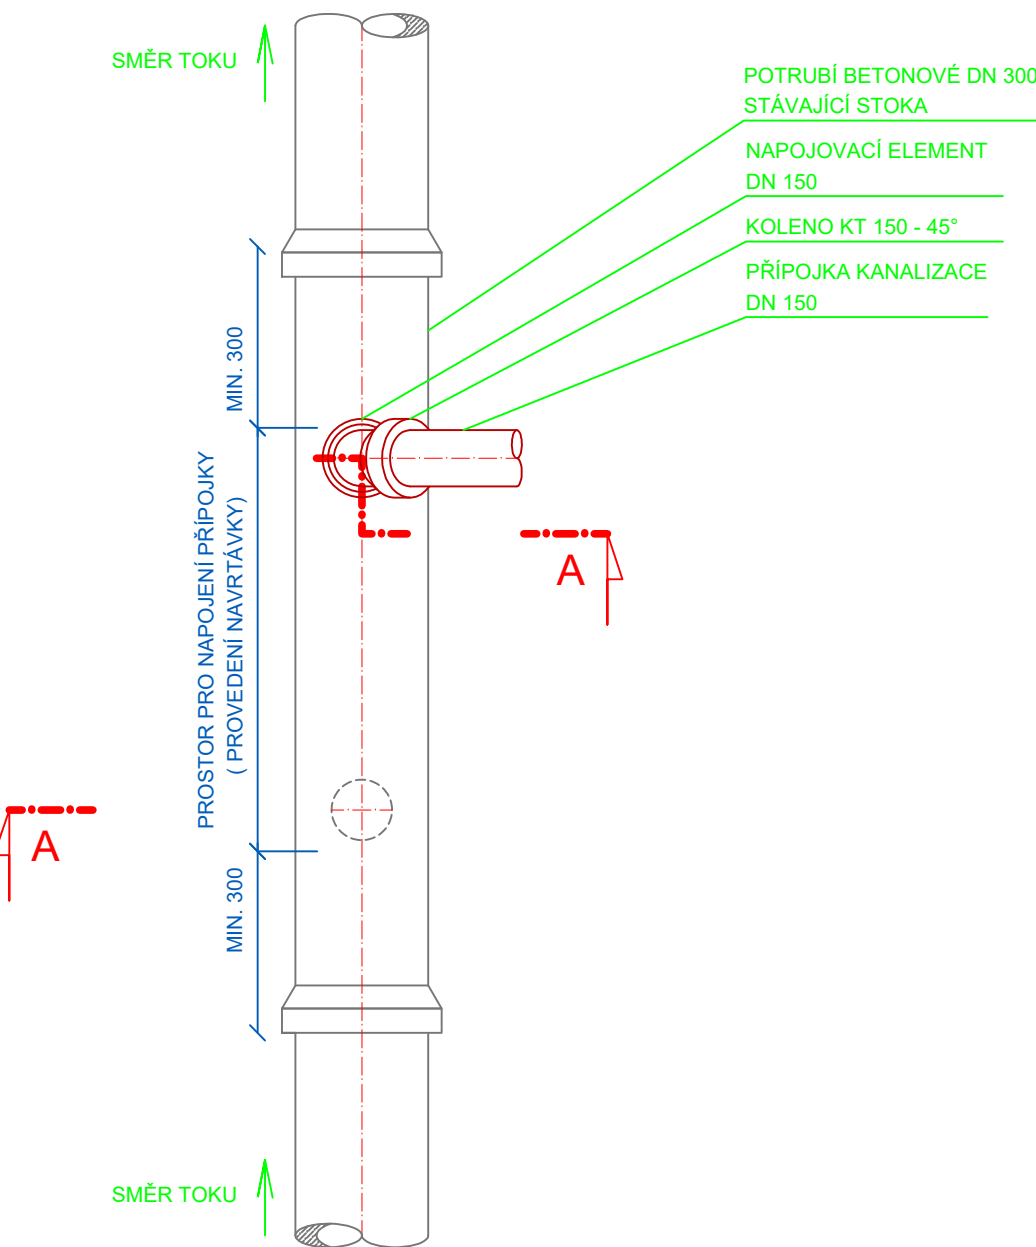
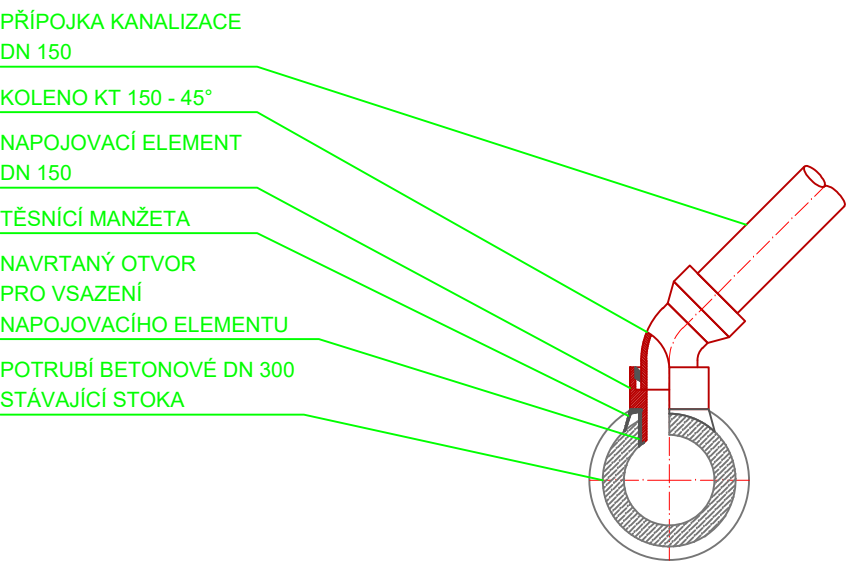


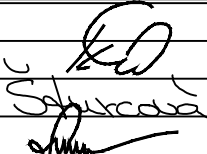

DETAIL NAPOJENÍ PŘÍPOJKY KANALIZACE NA ŘAD

PŮDORYS



ŘEZ A - A



| | | | | |
|--|-------------|---|--|---------------------|
| VEDOUČÍ PROJEKTANT | ING. KOTLÁN |  |  PROfi Jihlava, spol. s r.o., Pod Příkopem 6, 586 01 Jihlava tel.: 567 579 151, www.profi-jl.cz | |
| ZODP. PROJEKTANT | ING. KOTLÁN | | | |
| VYPRACOVAL | ŠTURCOVÁ | | | |
| KONTROLOVAL | ING. SEDLÁK | | | |
| OBJEDNATEL MĚSTO DAČICE, KRAJÍŘOVA 27/I, 380 13 DAČICE | | | FORMÁT 2 A4 | |
| NÁZEV AKCE: PŘÍJEZDOVÁ KOMUNIKACE NA ČÁSTI PARCELY 2746 A 236/1 A PARKOVACÍ STÁNÍ NA ČÁSTI PARCELY 237 (u č.p. 88) V K.Ú. DAČICE | | | DATUM 06/2020 | |
| | | | STUPEŇ DÚR+DSP | |
| | | | ZAK. Č. 2020-000054 | |
| | | | PARÉ Č. | |
| OBSAH VZOROVÉ NAPOJENÍ PŘÍPOJKY NA STOKU | | | MĚŘÍTKO 1:25 | Č. VÝKRESU D.1.1.5. |